



衛生設備等改修工事		
建築工事の部		
撤去工事	1 式	天井石膏ボード撤去、在来トイレブース撤去、洗面台撤去
	1 式	CB壁撤去
左官工事	1 式	不陸調整
	1 式	床長尺シート仕上げ
仕上工事	1 式	壁メラミン化粧合板仕上げ等
	1 式	天井メラミン化粧合板仕上げ等
電気工事の部		
撤去工事	1 式	在来照明撤去
配線工事	1 式	自動洗浄トイレ用配線工事
照明工事	1 式	LED照明取付
設備工事の部		
撤去工事	1 式	衛生陶器撤去（大便器）
	1 式	各種配管撤去（給水、汚水、雑排水）※通気管を含む
衛生設備設置工事	1 式	冷水器移設・工事完了後復旧
	1 式	衛生陶器設置（大便器は官給する）
配管工事	1 式	各種配管設置
	1 式	冷水器移設、復旧
換気設備工事	1 式	各種配管敷設（給水、汚水、雑排水）※通気管を含む
	1 式	配管コア抜き、不要配管貫通孔閉止
空調設備工事	1 式	換気扇設置、ダクト敷設、ダクトコア抜き
	1 式	空調装置設置（室内機・室外機セパレート）冷媒管、結線（空調装置は官給する）


訂正事項	年月日	担 当	訂正事項	年月日	担 当	工事名称 海上保安学校（講堂）女子衛生設備等改修工事	図面名称 敷地平面図・立面図	作成日 令和7年11月30日	作成者 海上保安学校事務部会計課	工事年度 令和7年度（2025年度）
	・	・		・	・					
	・	・		・	・					
	・	・		・	・					
	・	・		・	・	図面番号 G-001				

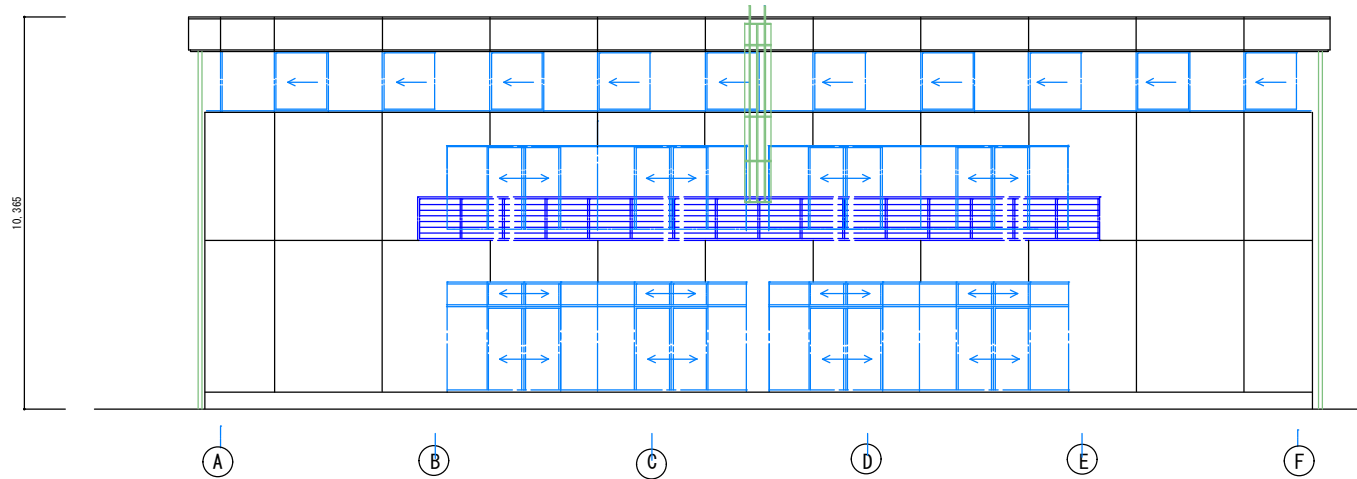


東立面図 S = 1 / 1 0 0

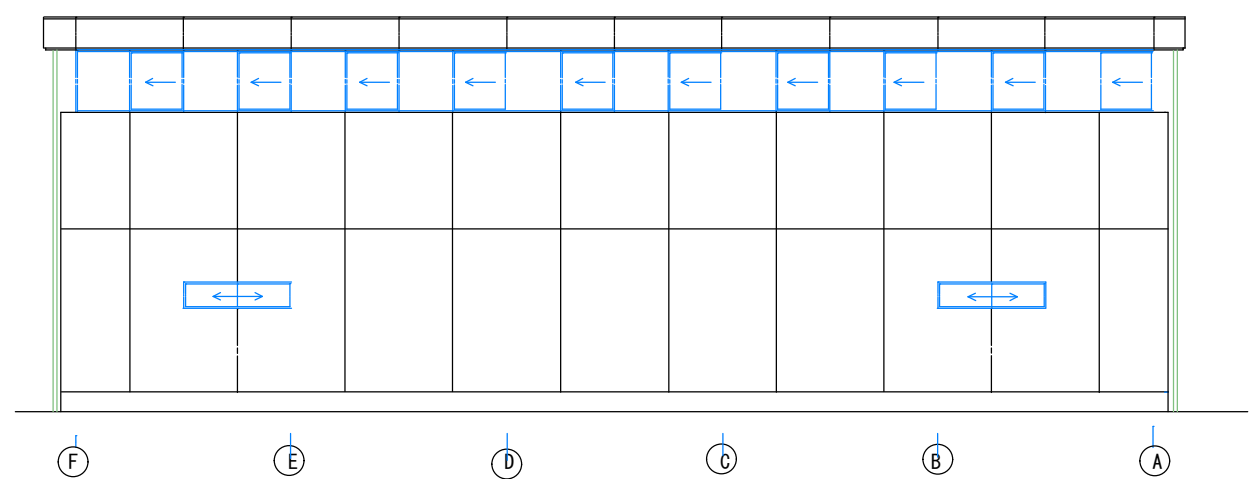



西立面図 S = 1 / 1 0 0

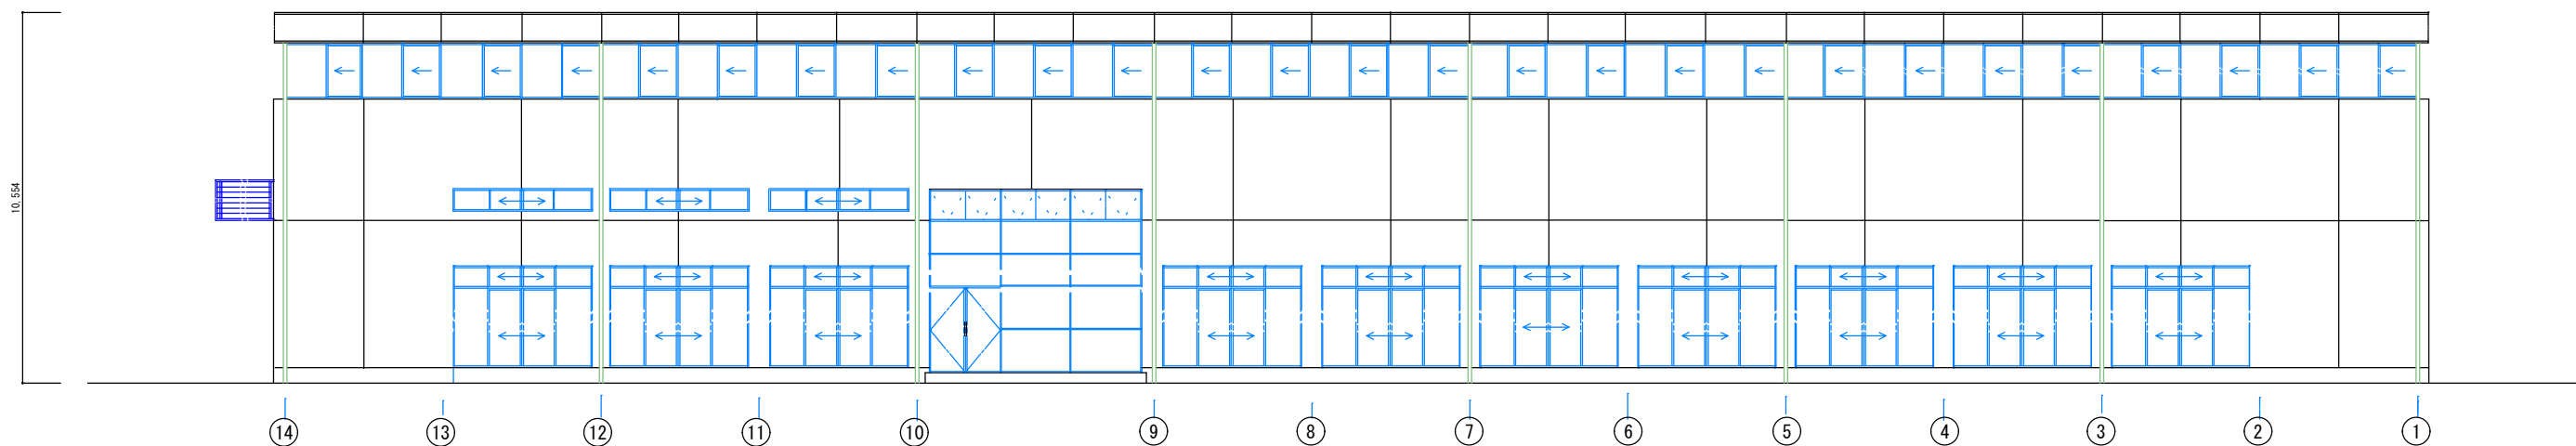

北立面図 S = 1 / 1 0 0

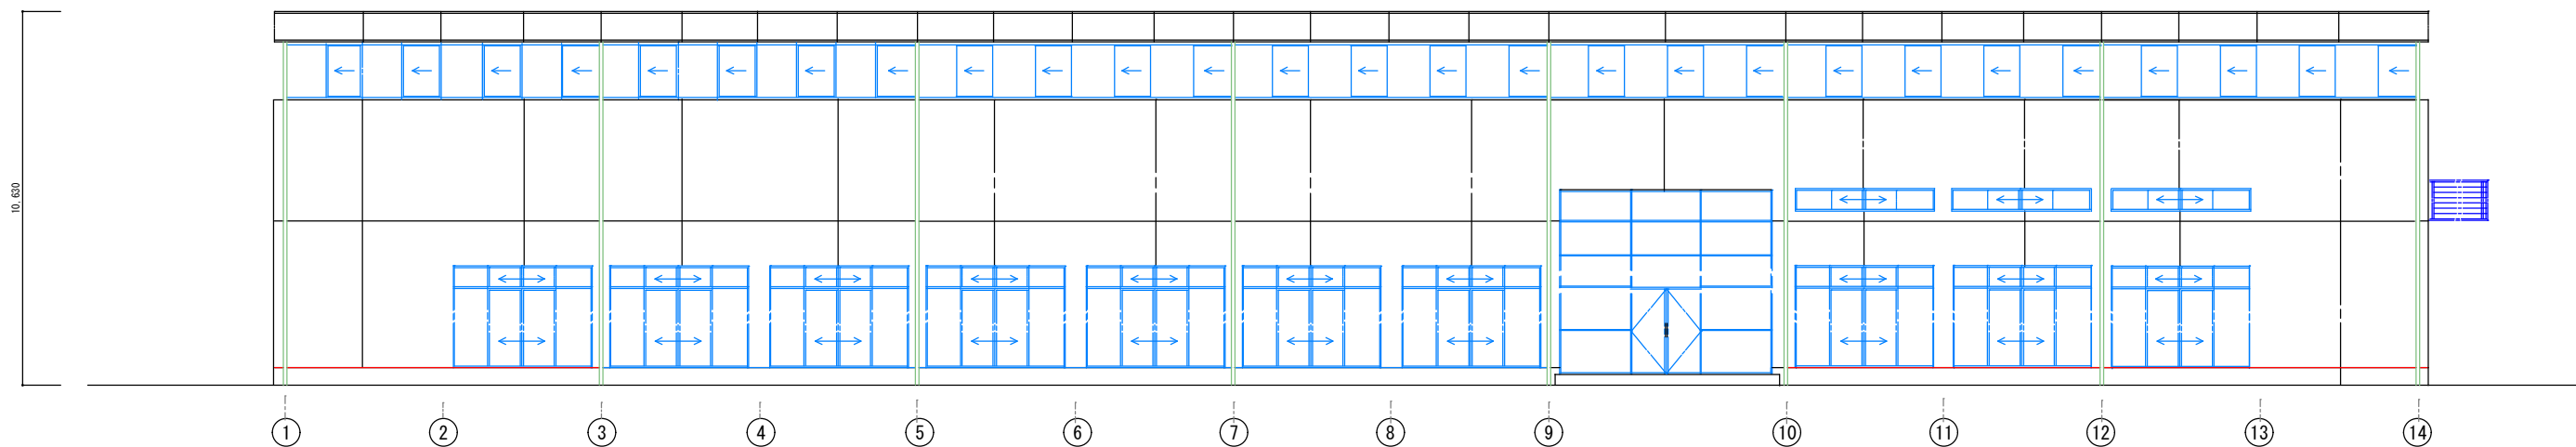


訂正事項	年月日	担 当	訂正事項	年月日	担 当					工事名称	海上保安学校（講堂）女子衛生設備等改修工事		工事年度	令和6年度	
	・ ・			・ ・						図面名称	立面図		縮 尺	図示（原図A1、A2:71%, A3 : 50%）	
	・ ・			・ ・						作成日	令和6年9月17日		作成者	海上保安学校事務部会計課	
	・ ・			・ ・										図面番号	
	・ ・			・ ・										1 / 1	

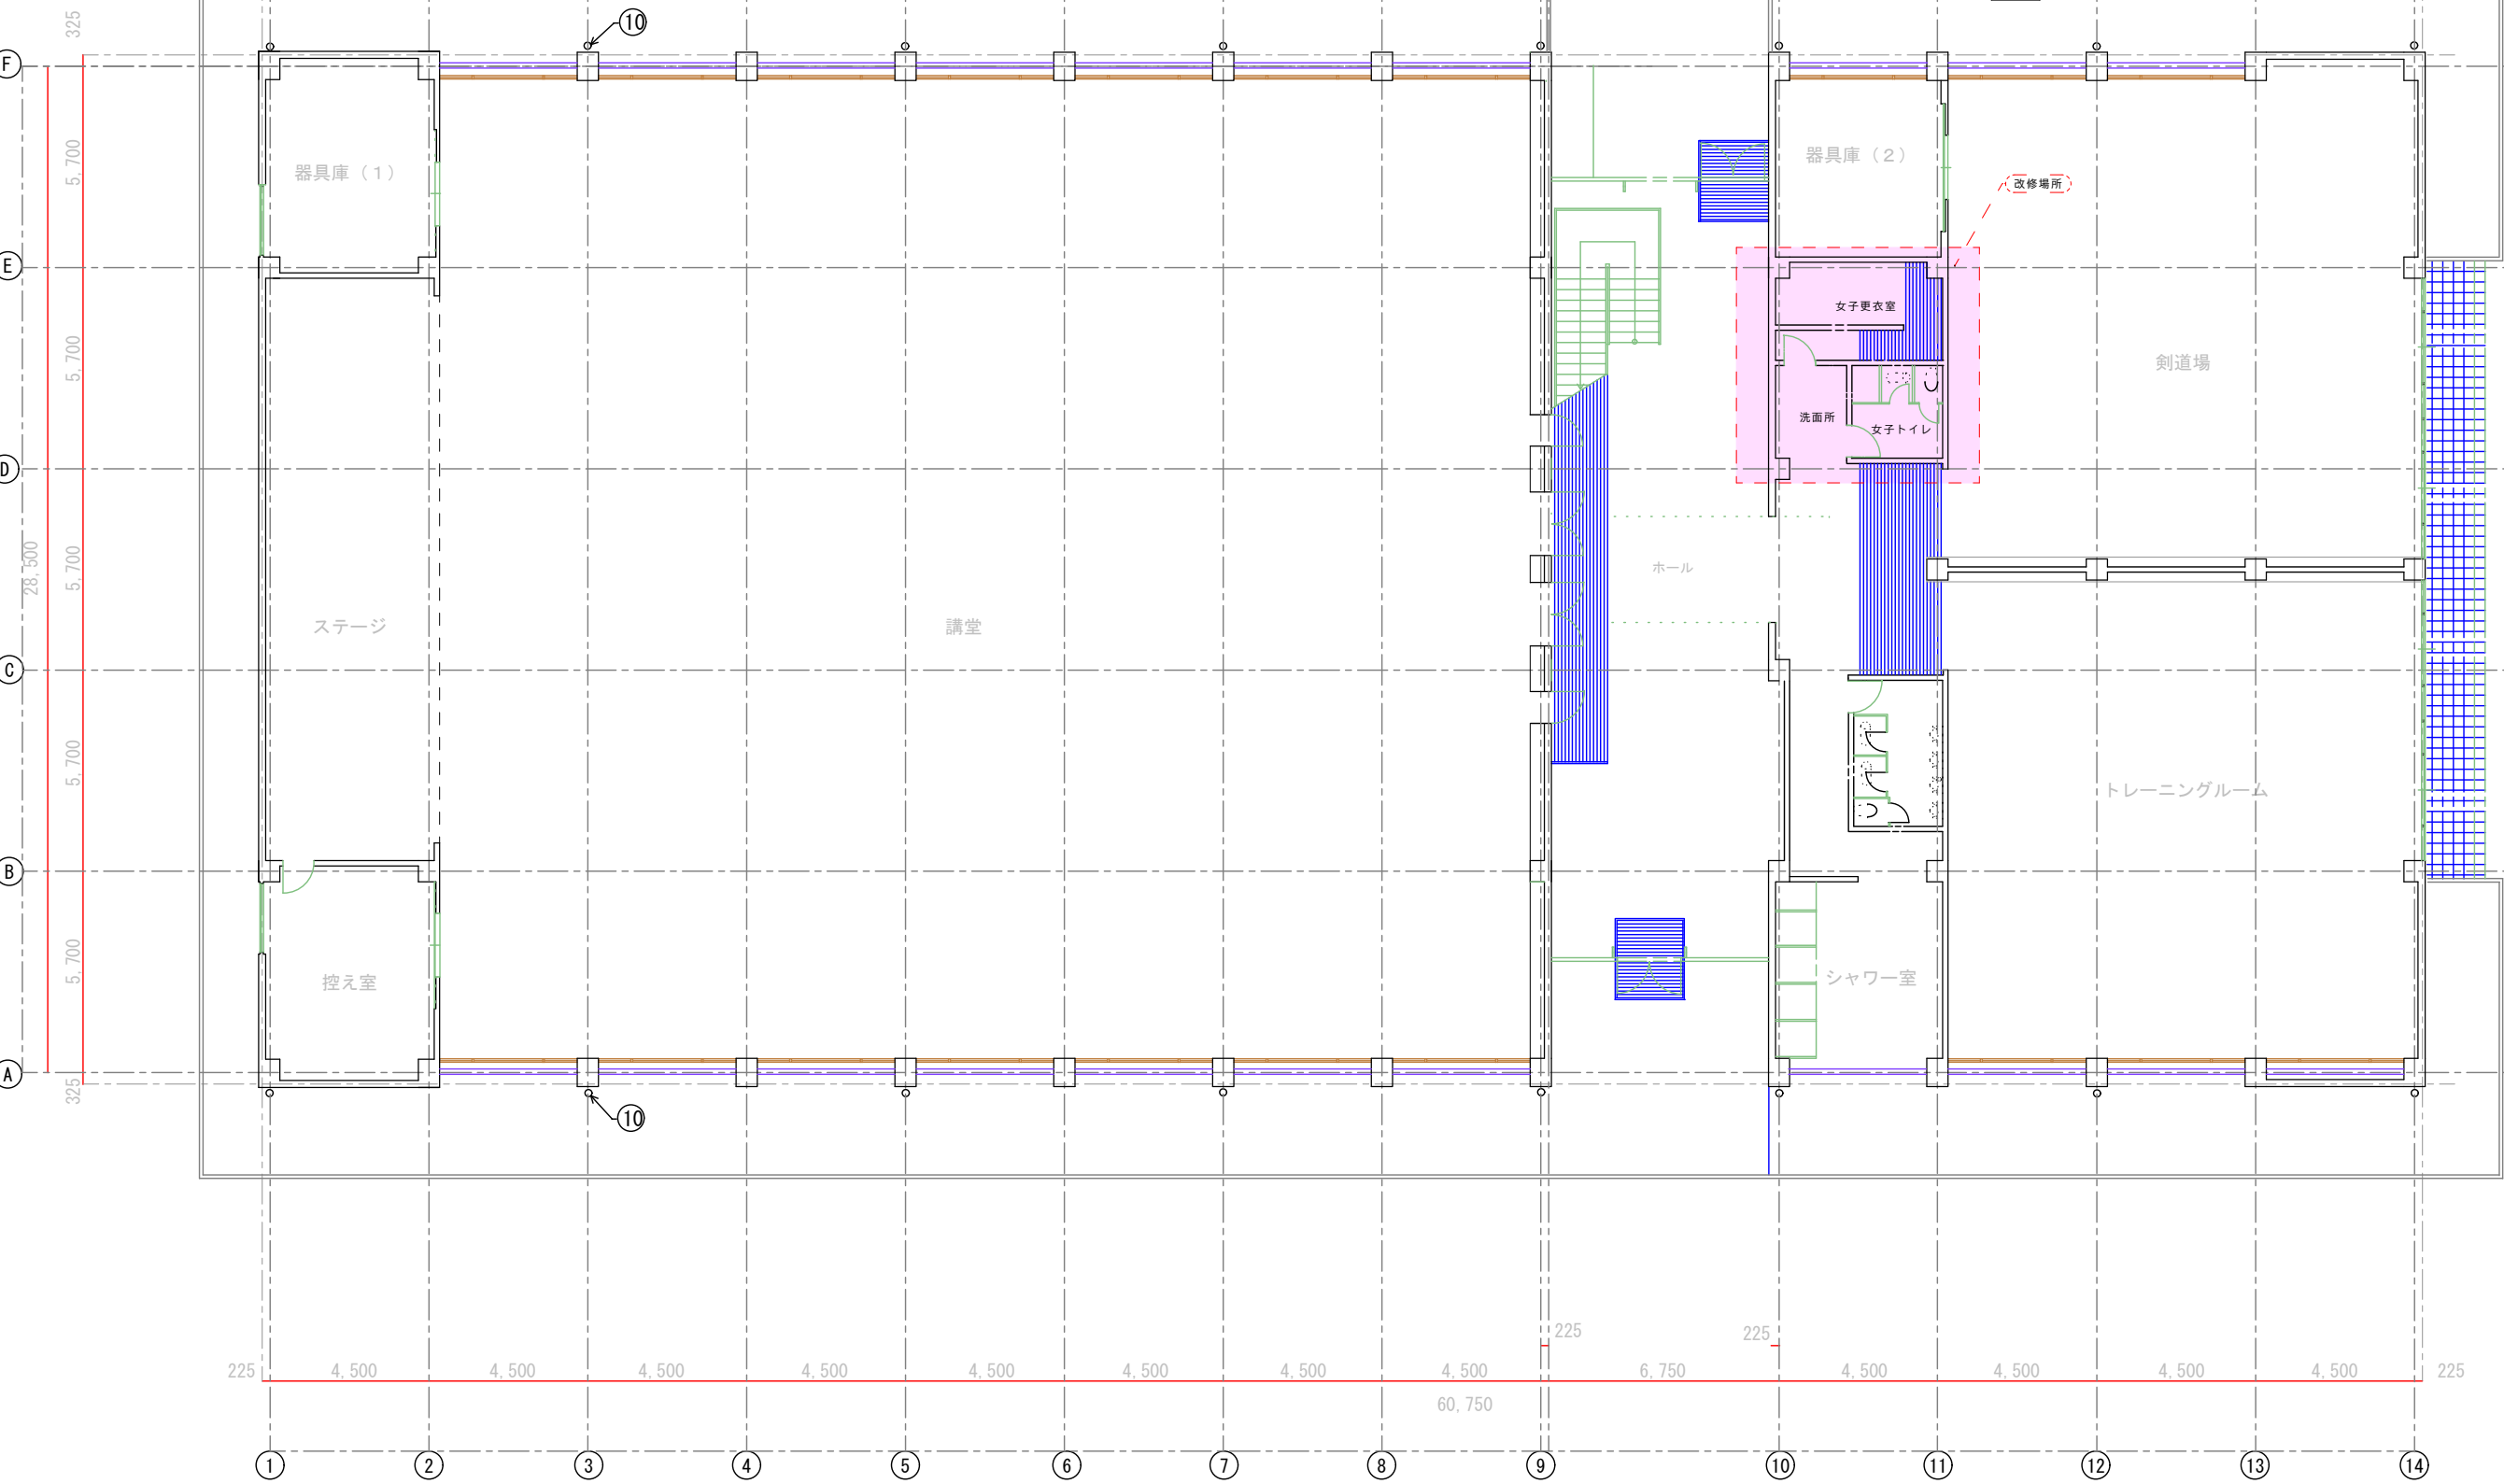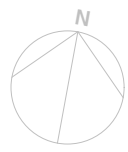


1階平面図 S=1/100


訂正事項	年月日	担 当	訂正事項	年月日	担 当	工事名称	海上保安学校（講堂ほか1棟）女子衛生設備等改修工事	工事年度	令和7年度
	・ ・			・ ・		図面名称	平面図（1FL）	縮 尺	図示（原図A1、A2:71%, A3:50%）
	・ ・			・ ・		作成日	令和7年11月24日	作成者	海上保安学校事務部会計課
	・ ・			・ ・		図面番号	G-003		

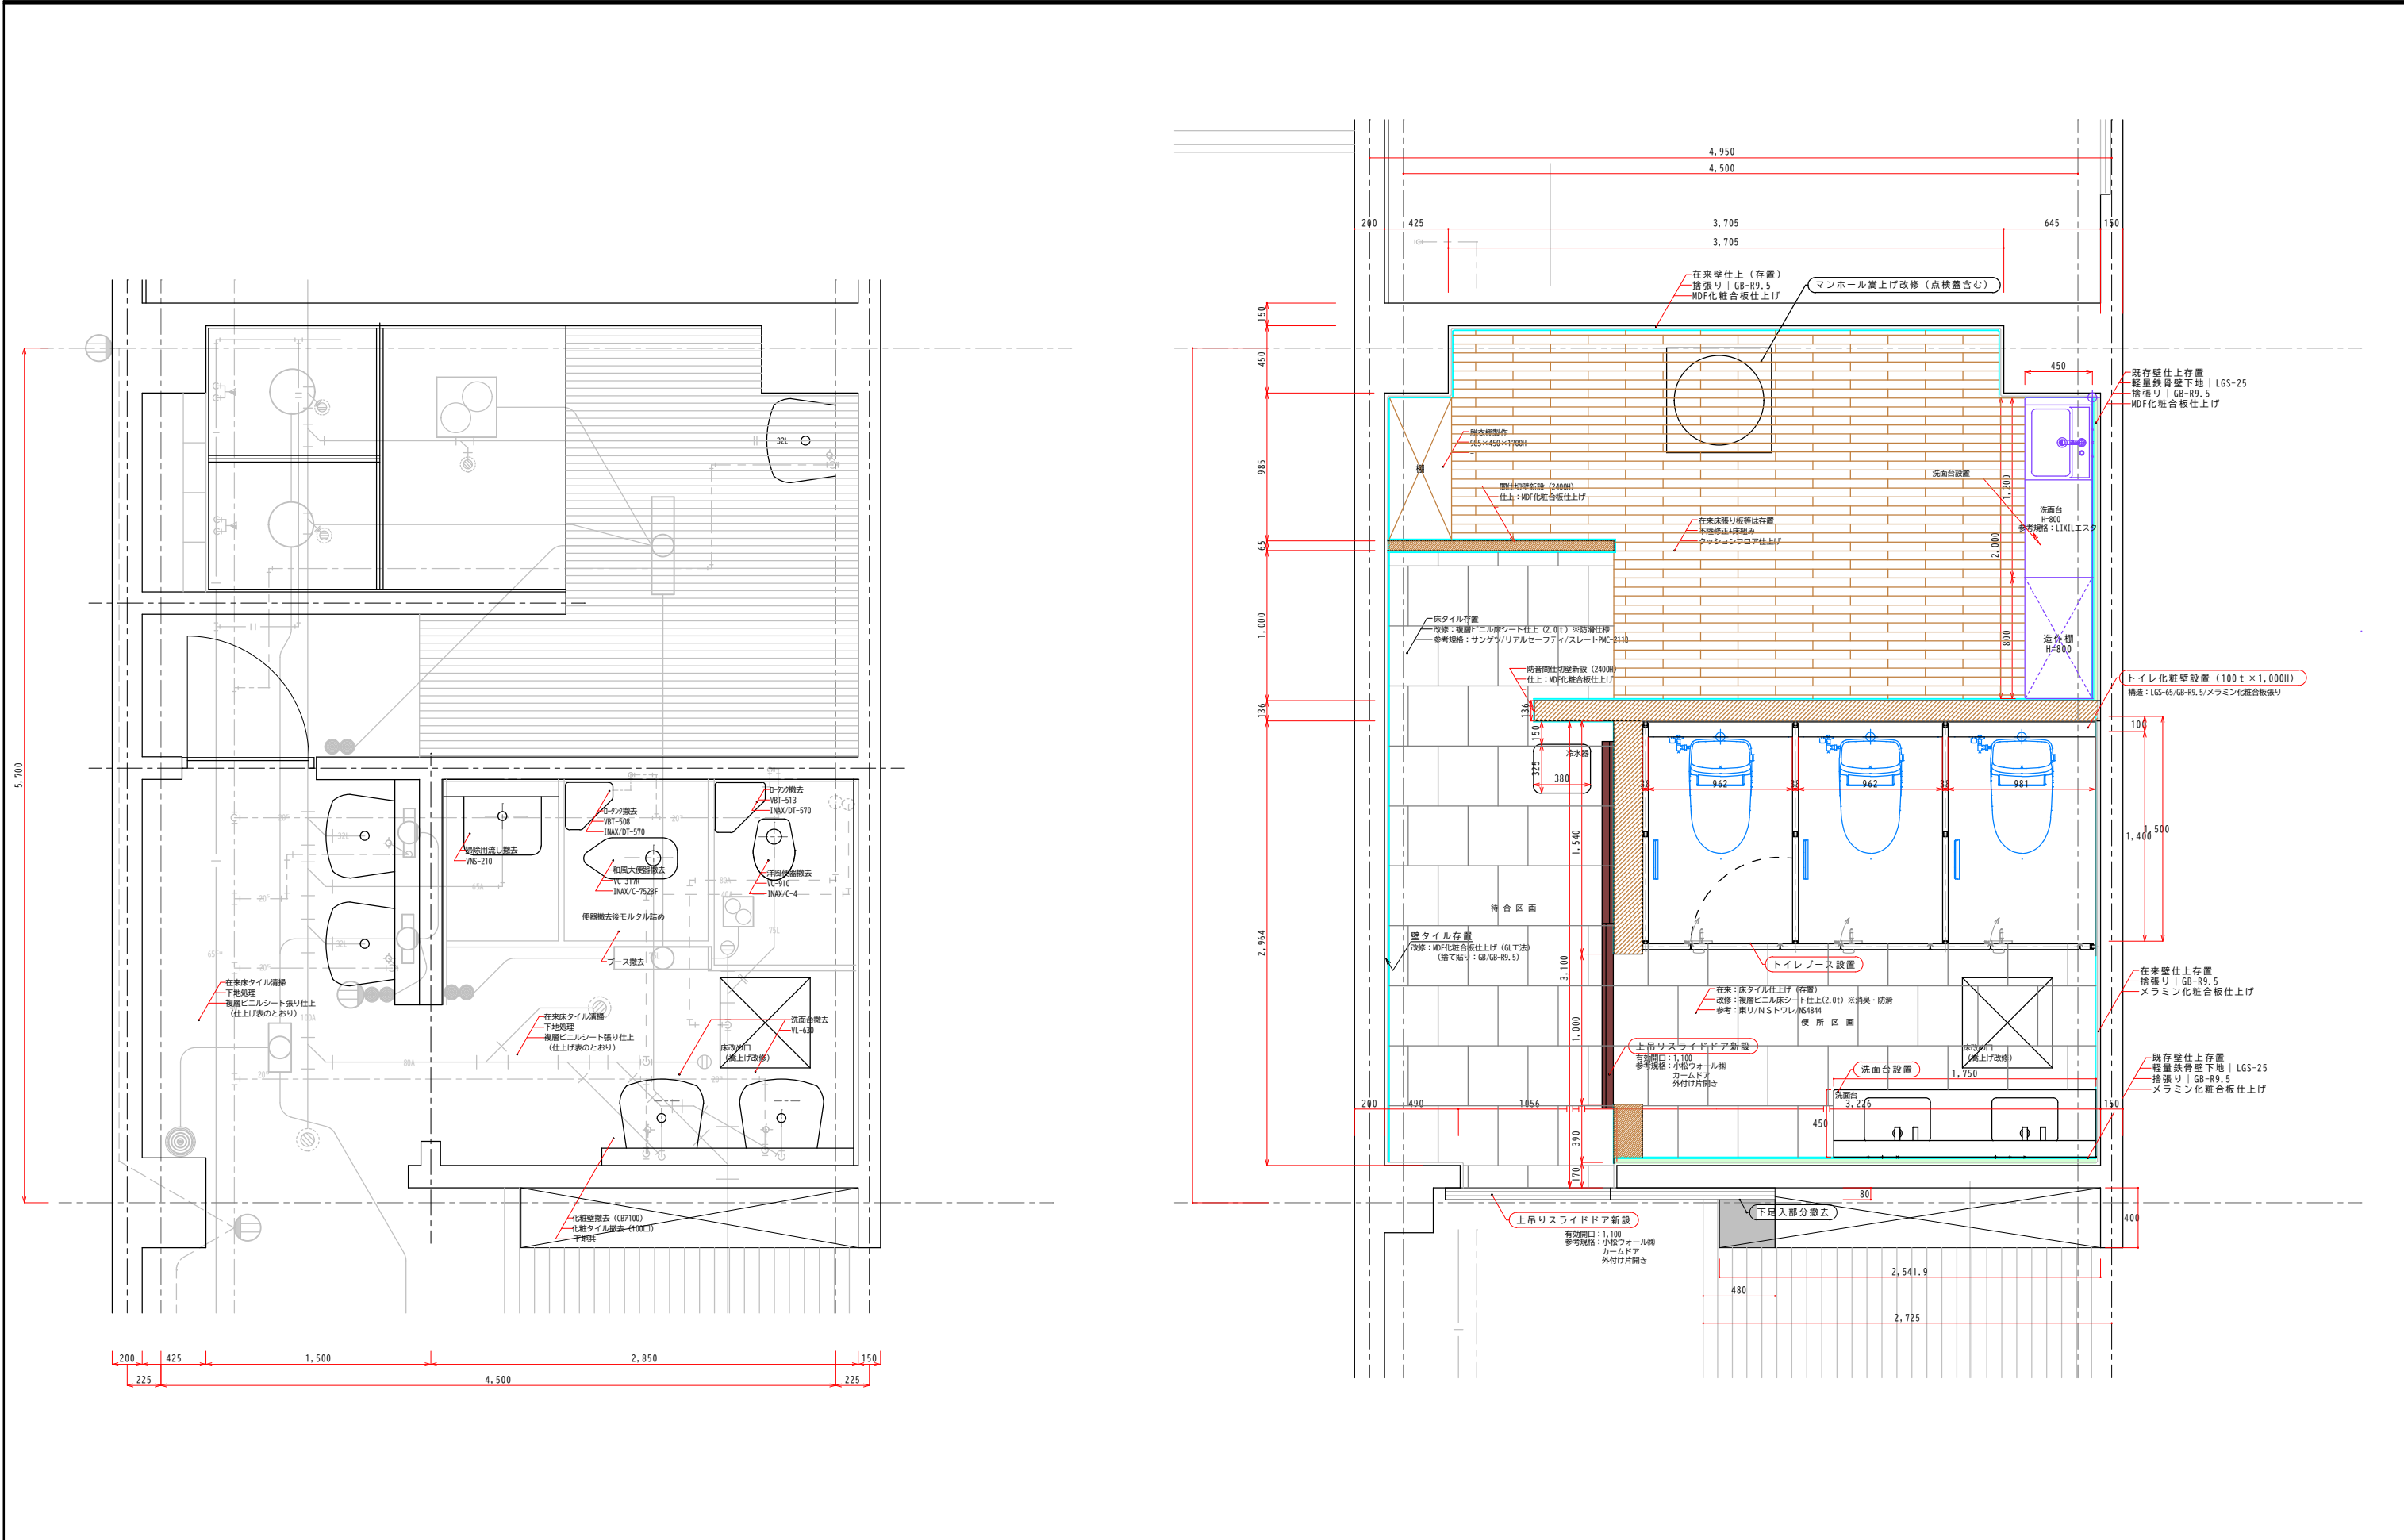




訂正事項	年月日	担 当	訂正事項	年月日	担 当					工事名称	海上保安学校（講堂）女子衛生設備等改修工事	工事年度	令和7年度（2025年度）		
	・ ・			・ ・						図面名称	平面図（既存/改修）	縮 尺	図示（原図A1, A2:71%, A3:50%）		
	・ ・			・ ・						作成日	令和7年9月10日	作成者	海上保安学校事務部会計課	図面番号	A - 0 0 1
	・ ・			・ ・											
	・ ・			・ ・											
	・ ・			・ ・											

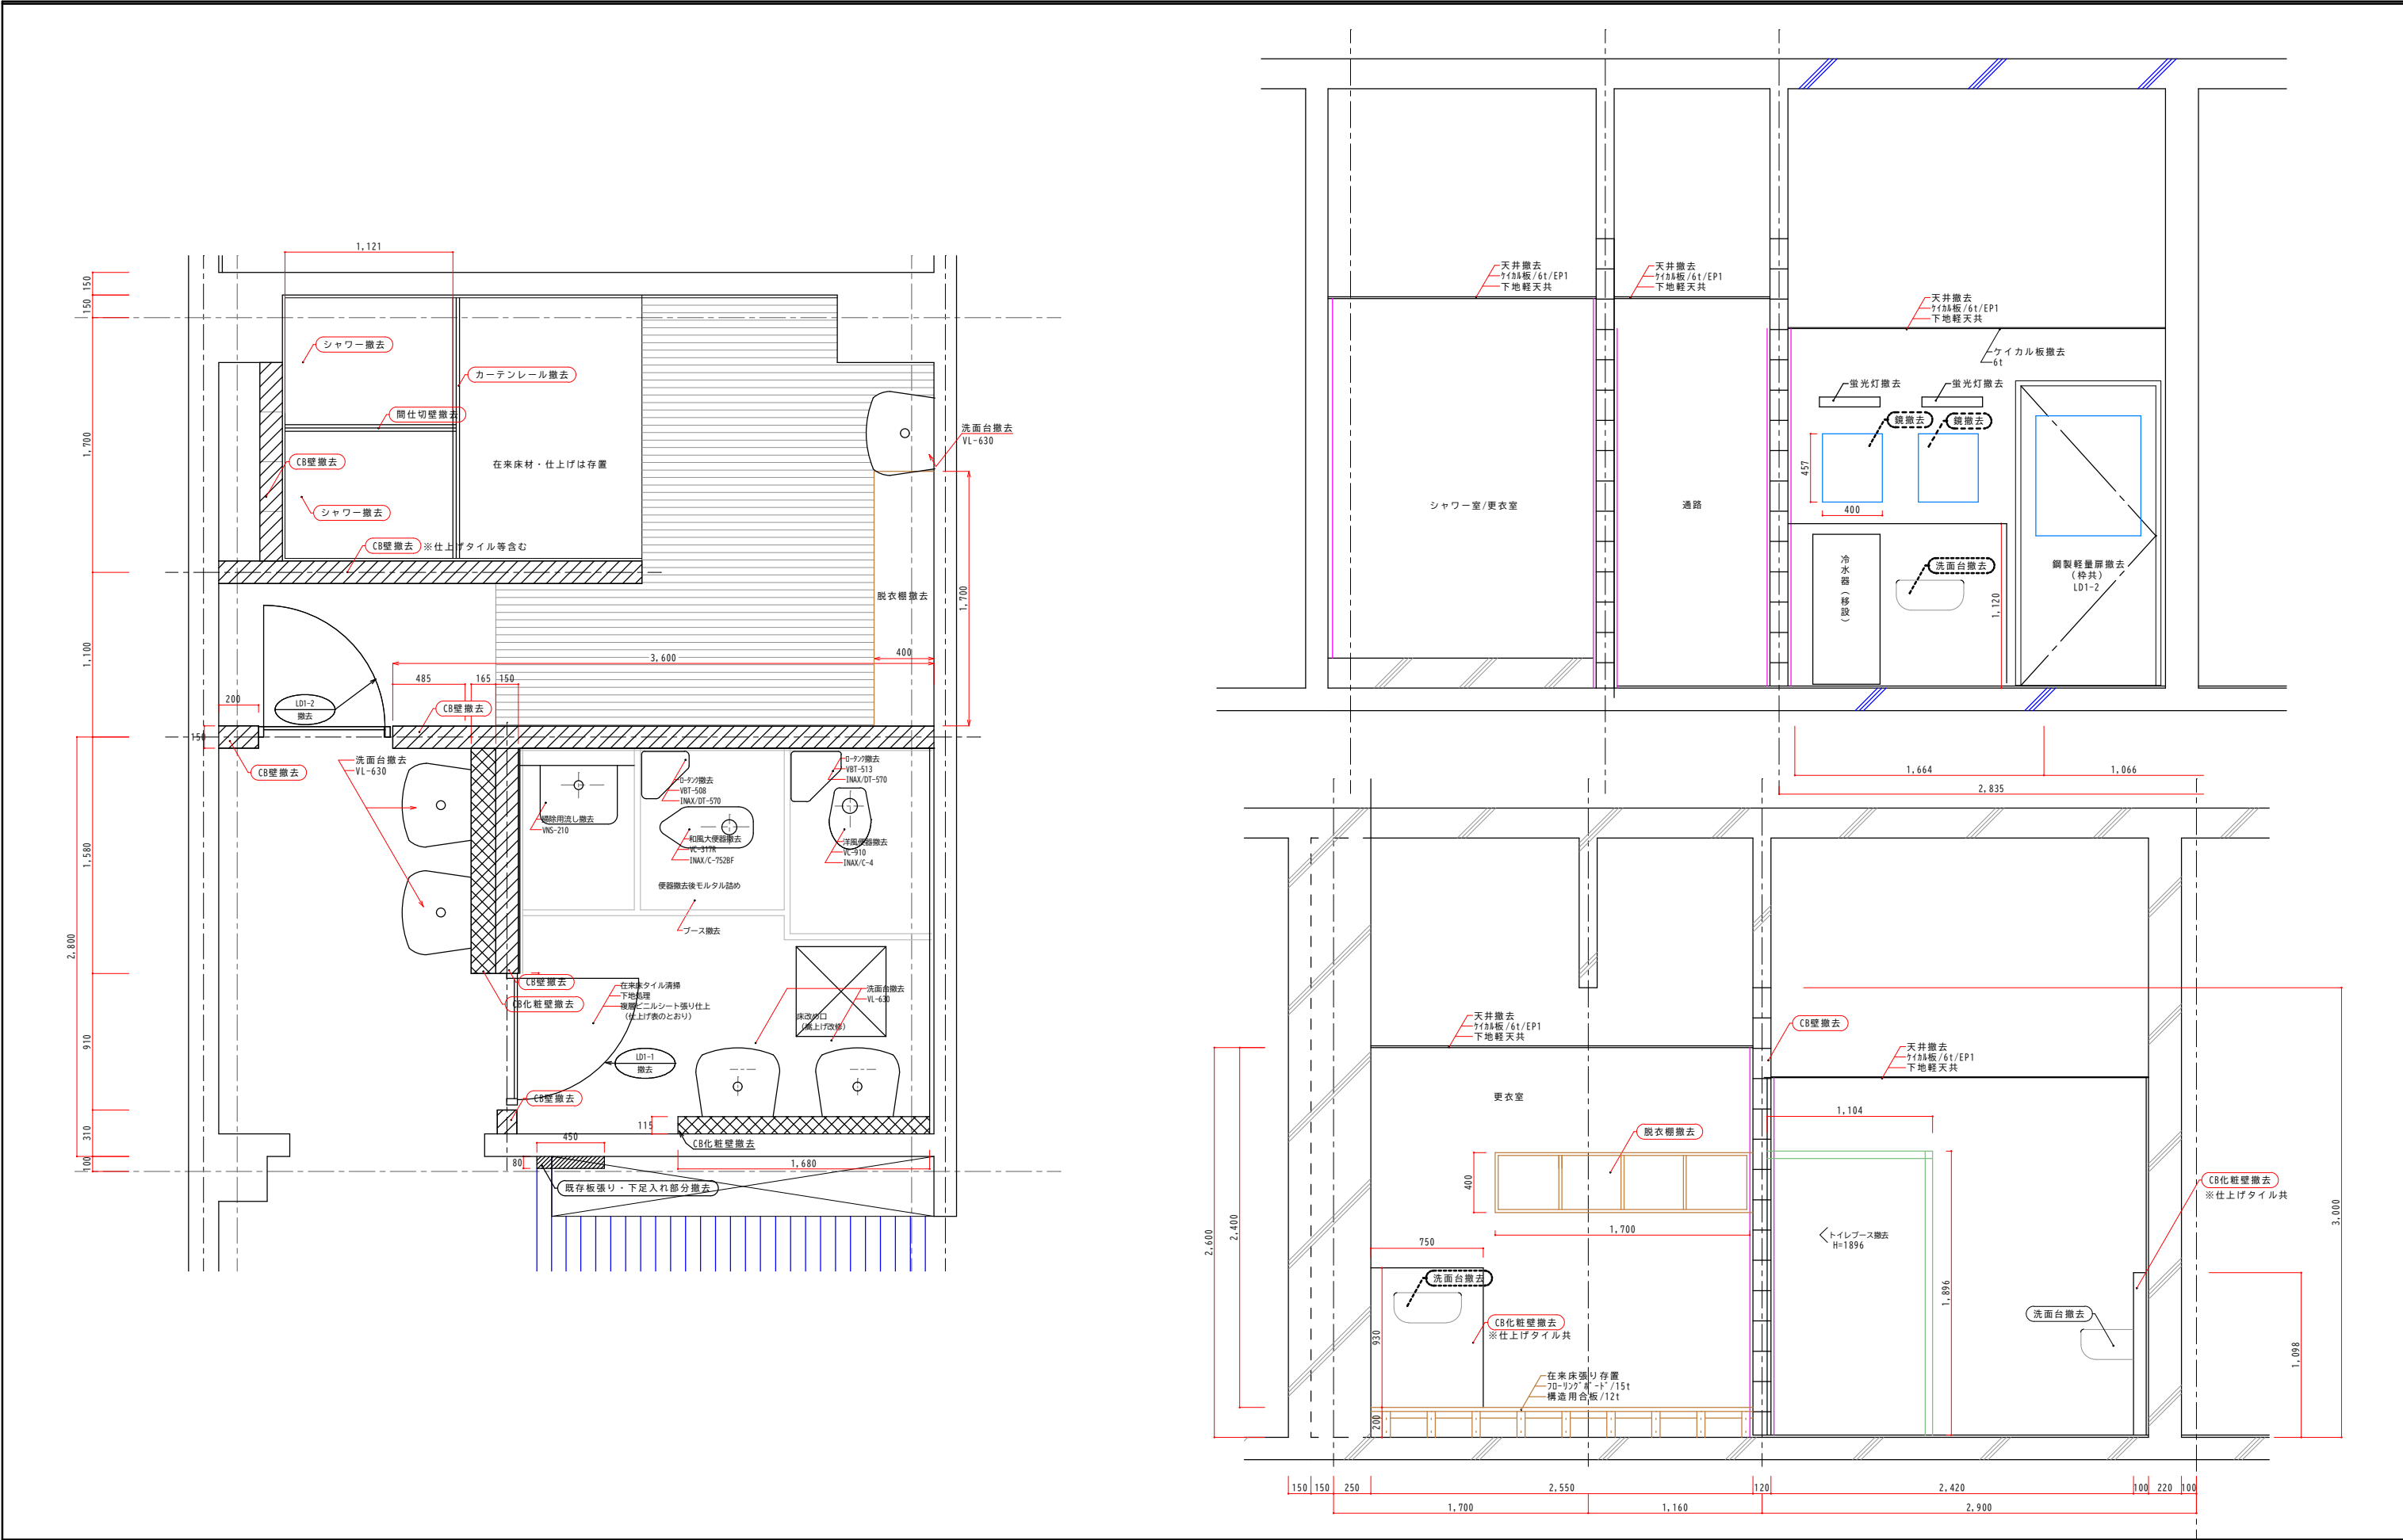





訂正事項	年月日	担 当	訂正事項	年月日	担 当	工事名称	海上保安学校（講堂）女子衛生設備等改修工事	工事年度	令和7年度（2025年度）
	・ ・			・ ・		図面名称	在来展開図（１）	縮 尺	縮 尺 図示（原図A1, A2:71%, A3:50%）
	・ ・			・ ・		作成日	令和7年9月10日	作成者	海上保安学校事務部会計課
	・ ・			・ ・		図面番号	A - 0 0 2		

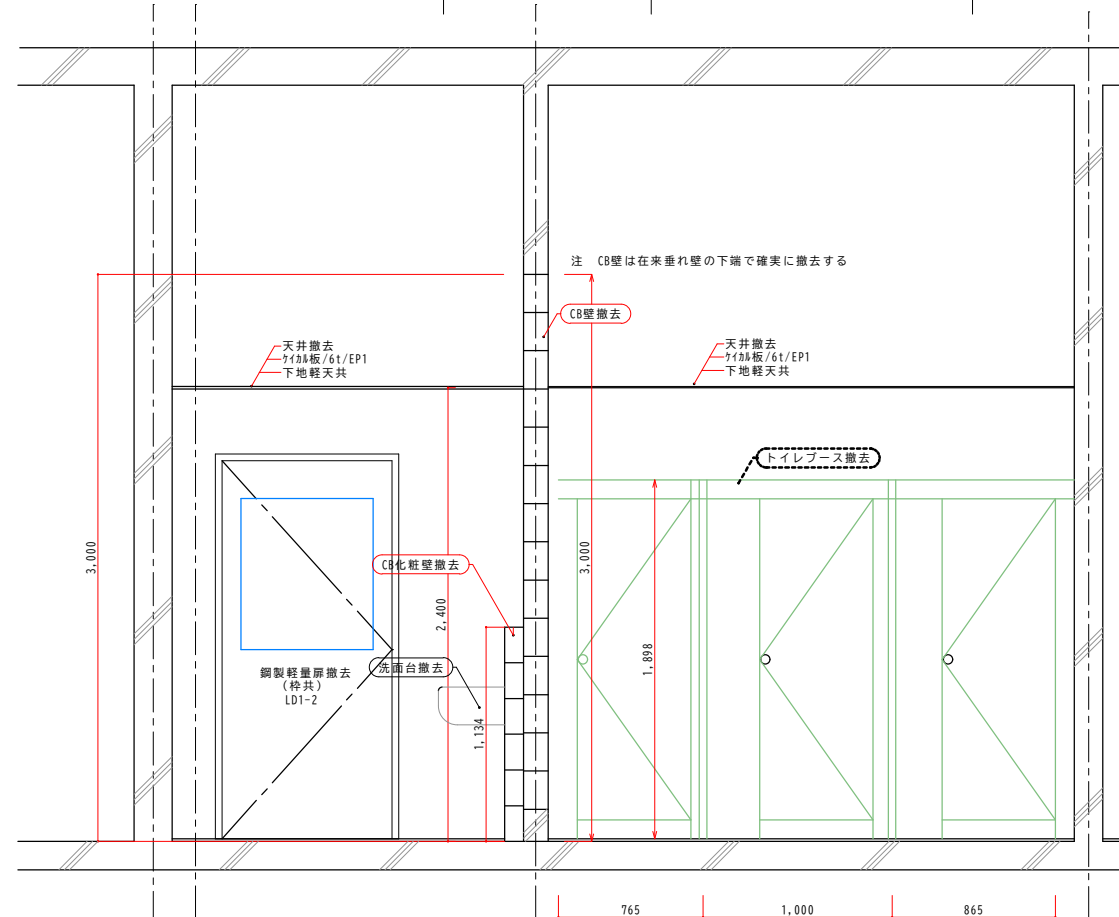


訂正事項	年月日	担 当	訂正事項	年月日	担 当					工事名称 海上保安学校（講堂）女子衛生設備等改修工事	工事年度 令和7年度（2025年度）
	● ●			● ●						図面名称 在来展開図（2）	縮 尺 図示（原図A1, A2:71%, A3:50%）
	● ●			● ●						作成日 令和7年9月10日	作成者 海上保安学校事務部会計課
	● ●			● ●							図面番号 A-2（X/X）
	● ●			● ●							

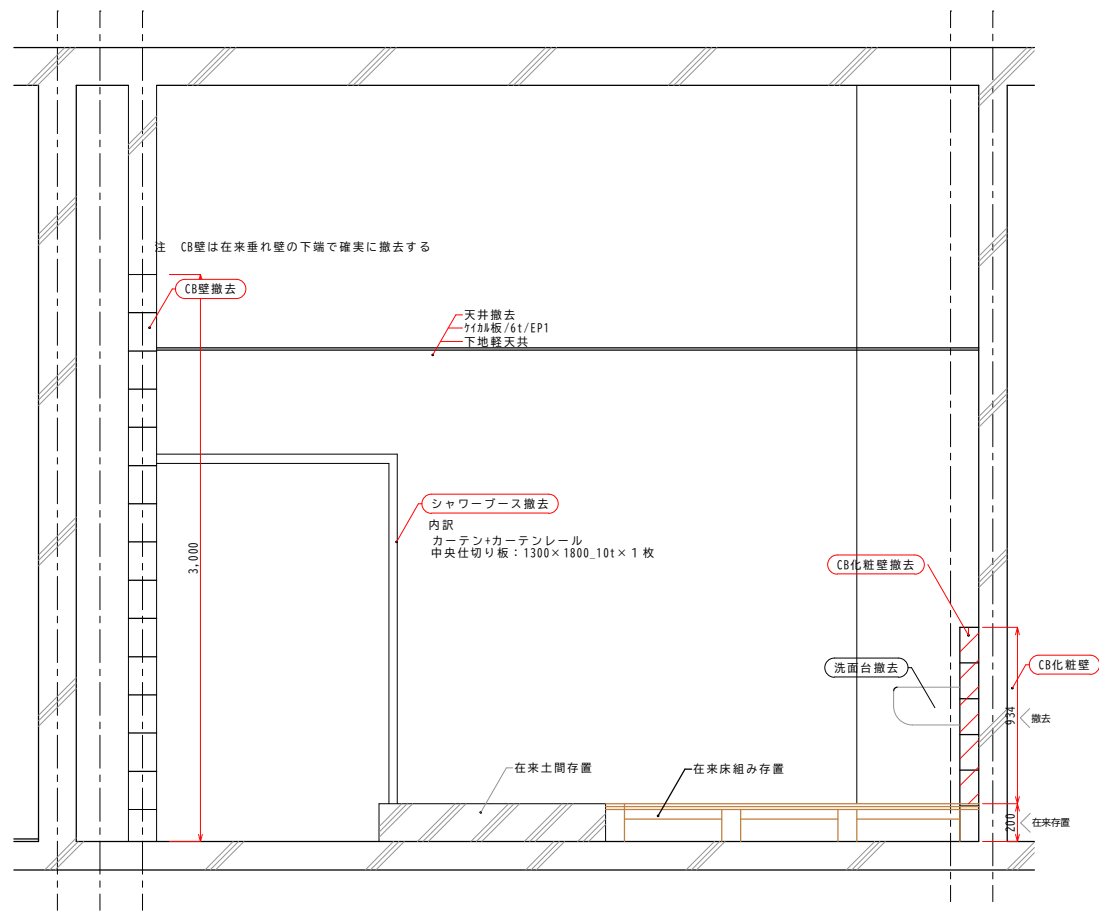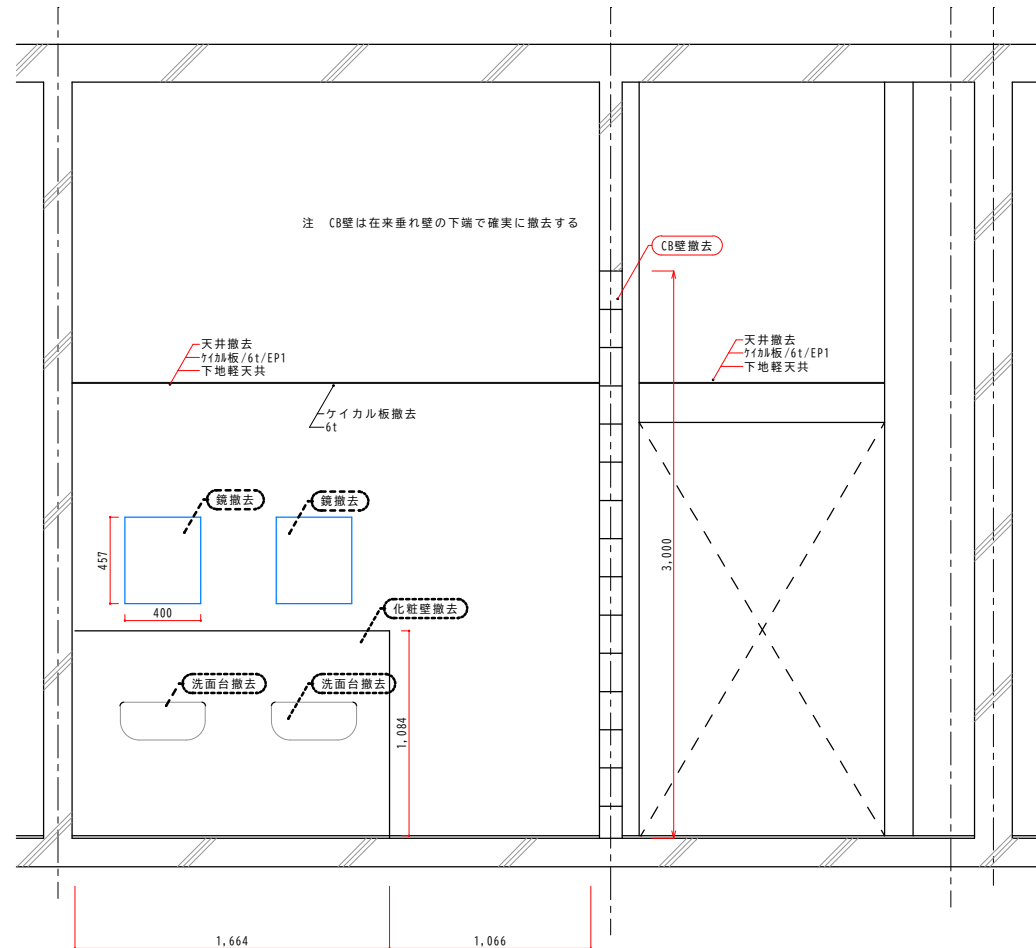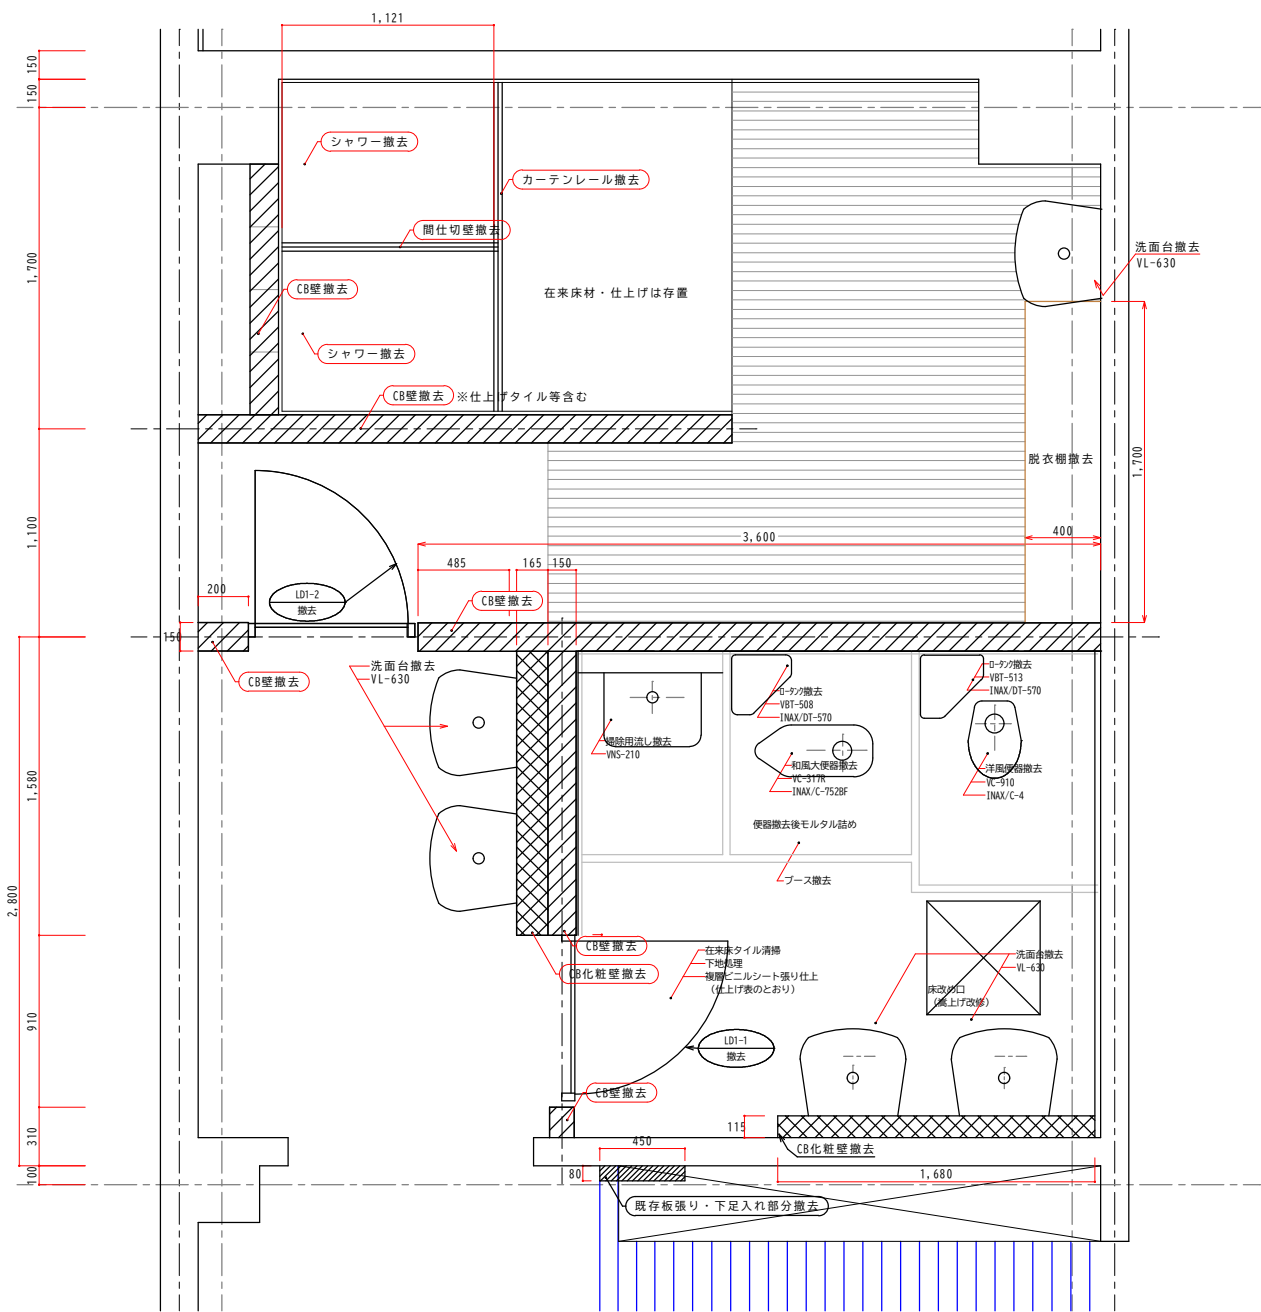


訂正事項	年月日	担 当	訂正事項	年月日	担 当				工事名称 海上保安学校（講堂）女子衛生設備等改修工事	工事年度 令和7年度（2025年度）
	・			・					図面名称 在来展開図（3）	縮 尺 図示（原図A1, A2:71%, A3:50%）
	・			・					作成日 令和7年11月28日	図面番号 A-004
	・			・					作成者 海上保安学校事務部会計課	

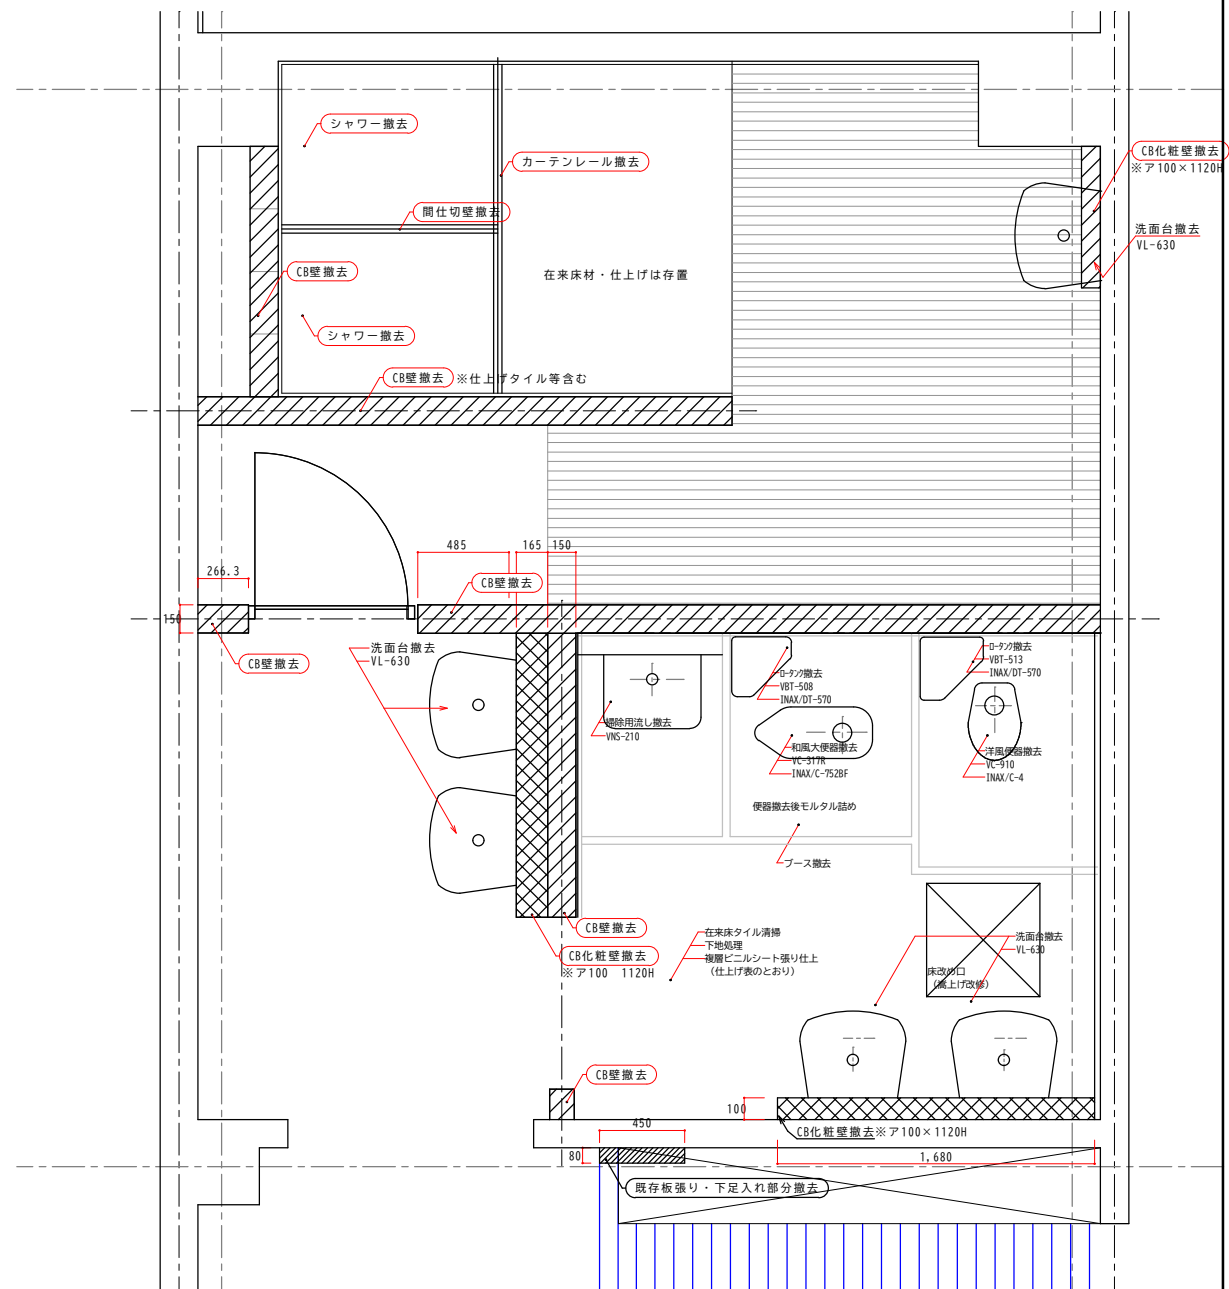   


訂正事項	年月日	担 当	訂正事項	年月日	担 当					工事名称	工事年度	
	● ●			● ●						海上保安学校（講堂）女子衛生設備等改修工事	令和7年度（2025年度）	
	● ●			● ●						図面名称 ブロック壁撤去図	縮 尺 図示（原図A1, A2:71%, A3:50%）	
	● ●			● ●								
	● ●			● ●								
	● ●			● ●								
	● ●			● ●								
	● ●			● ●						作成日 令和7年11月30日	作成者 海上保安学校事務部会計課	図面番号 A - 005

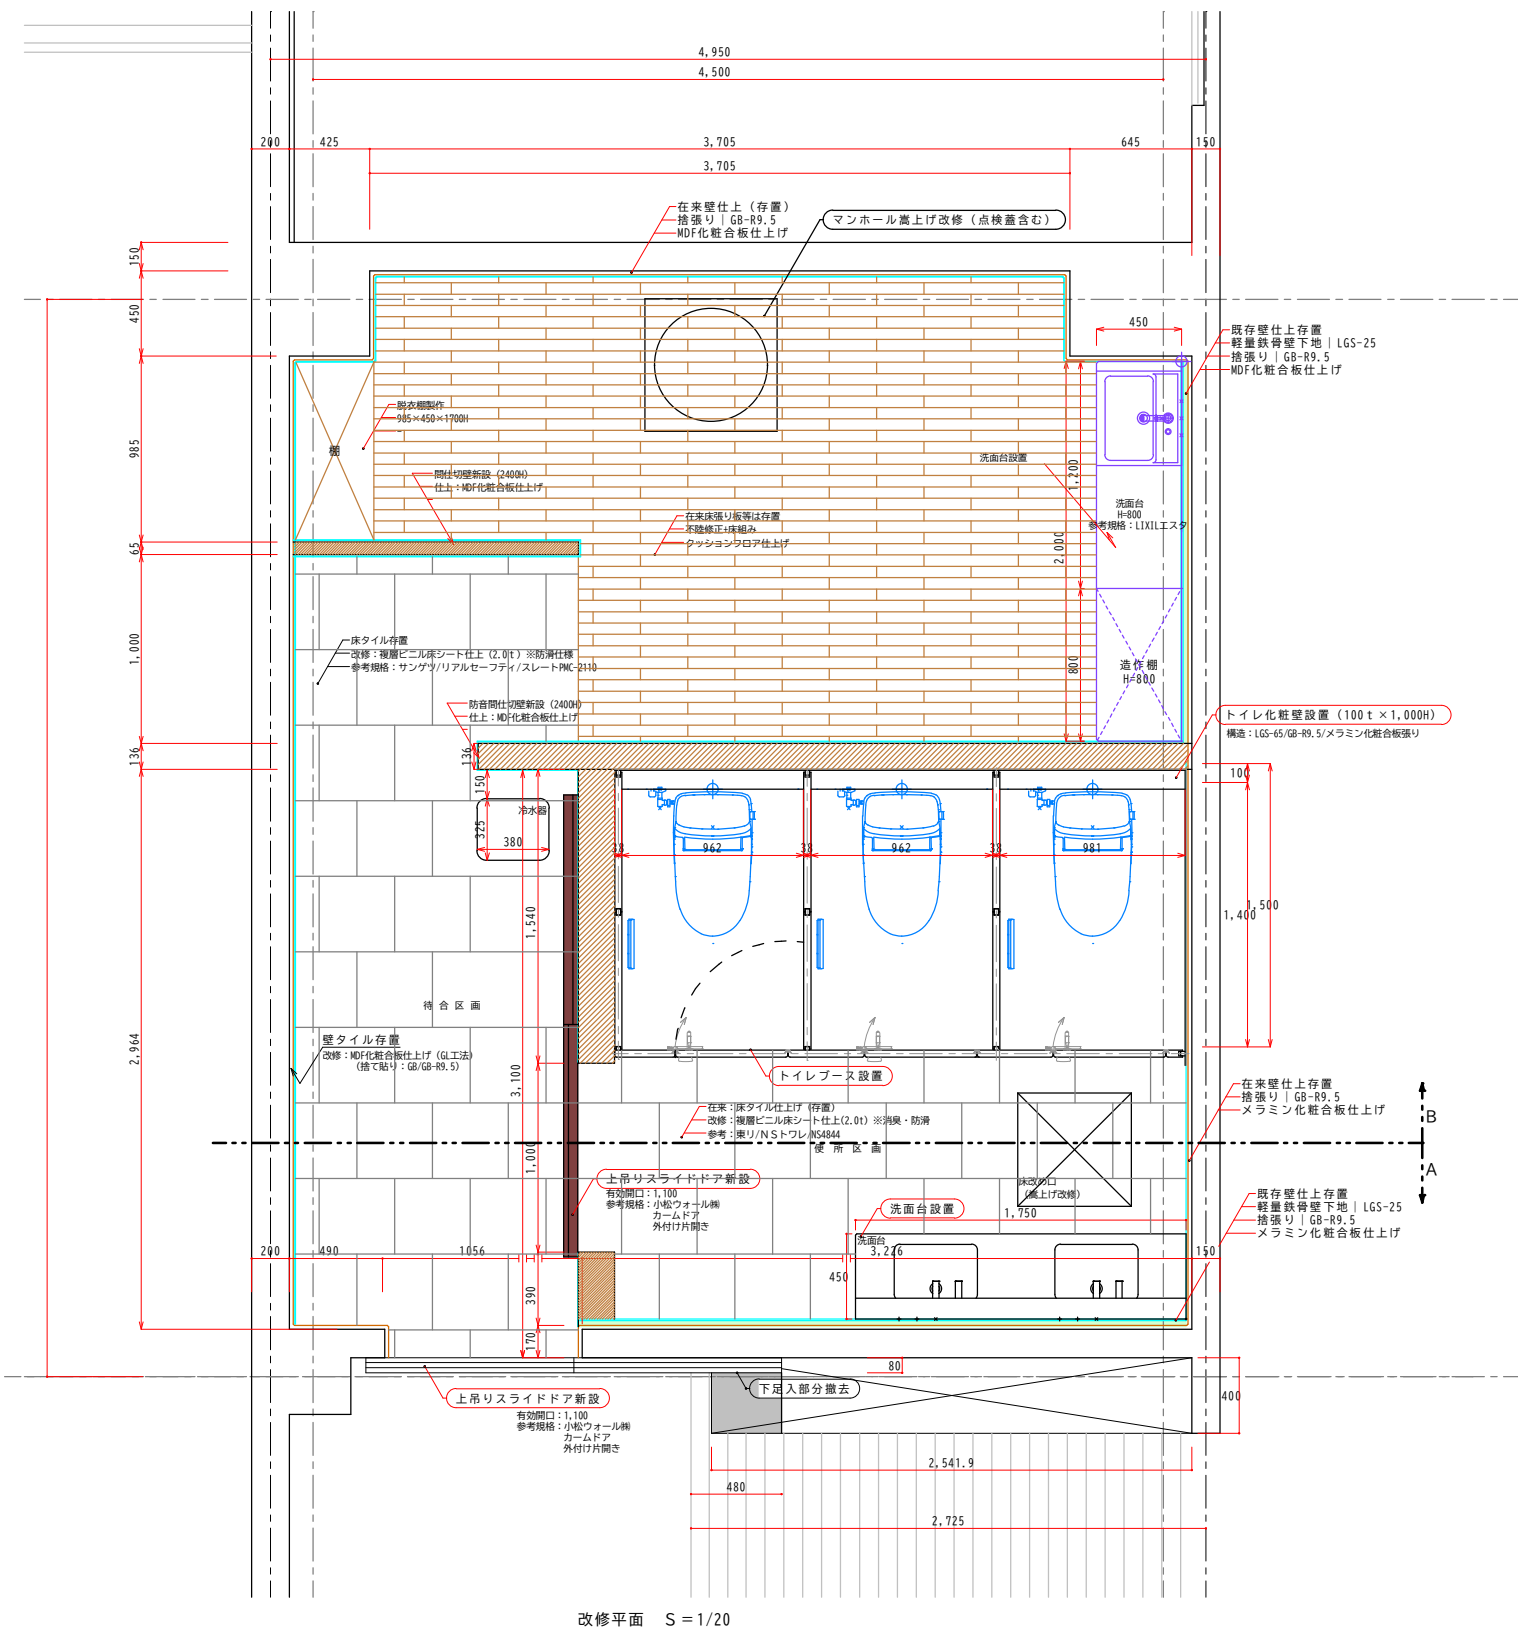

改修平面 S=1/20

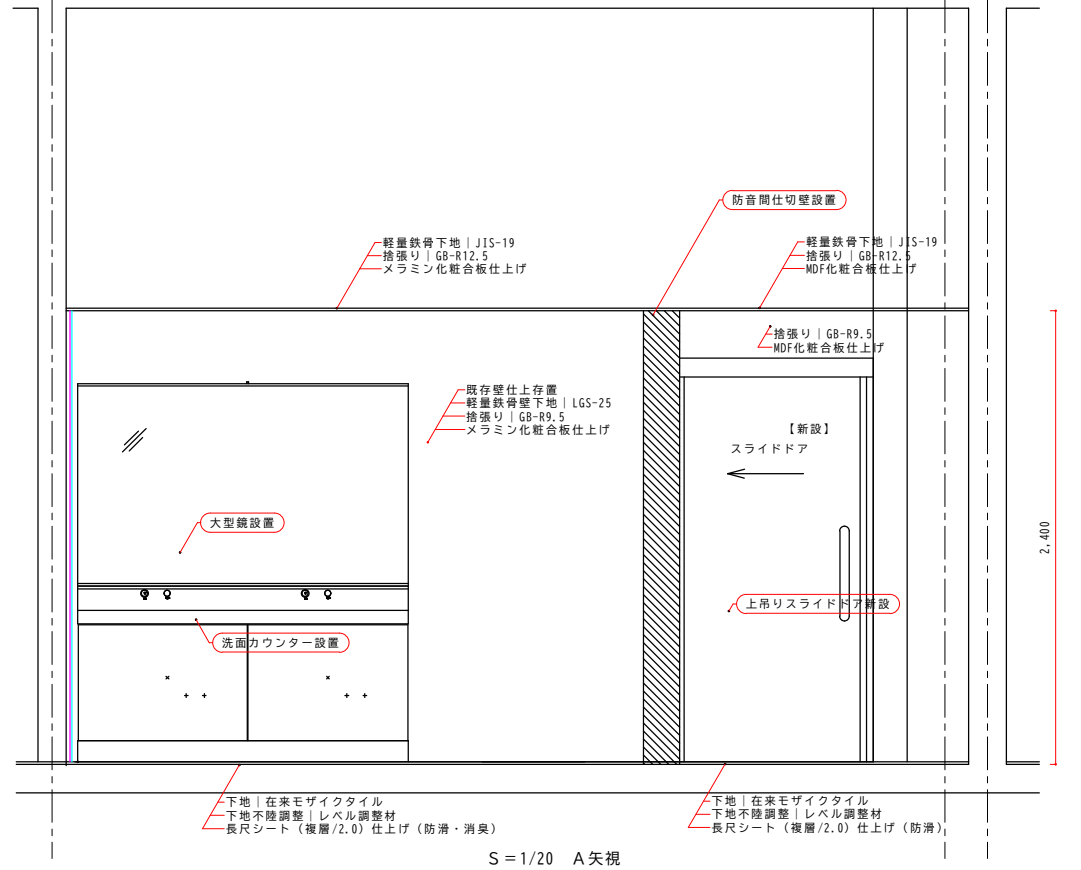


S=1/20 A矢視

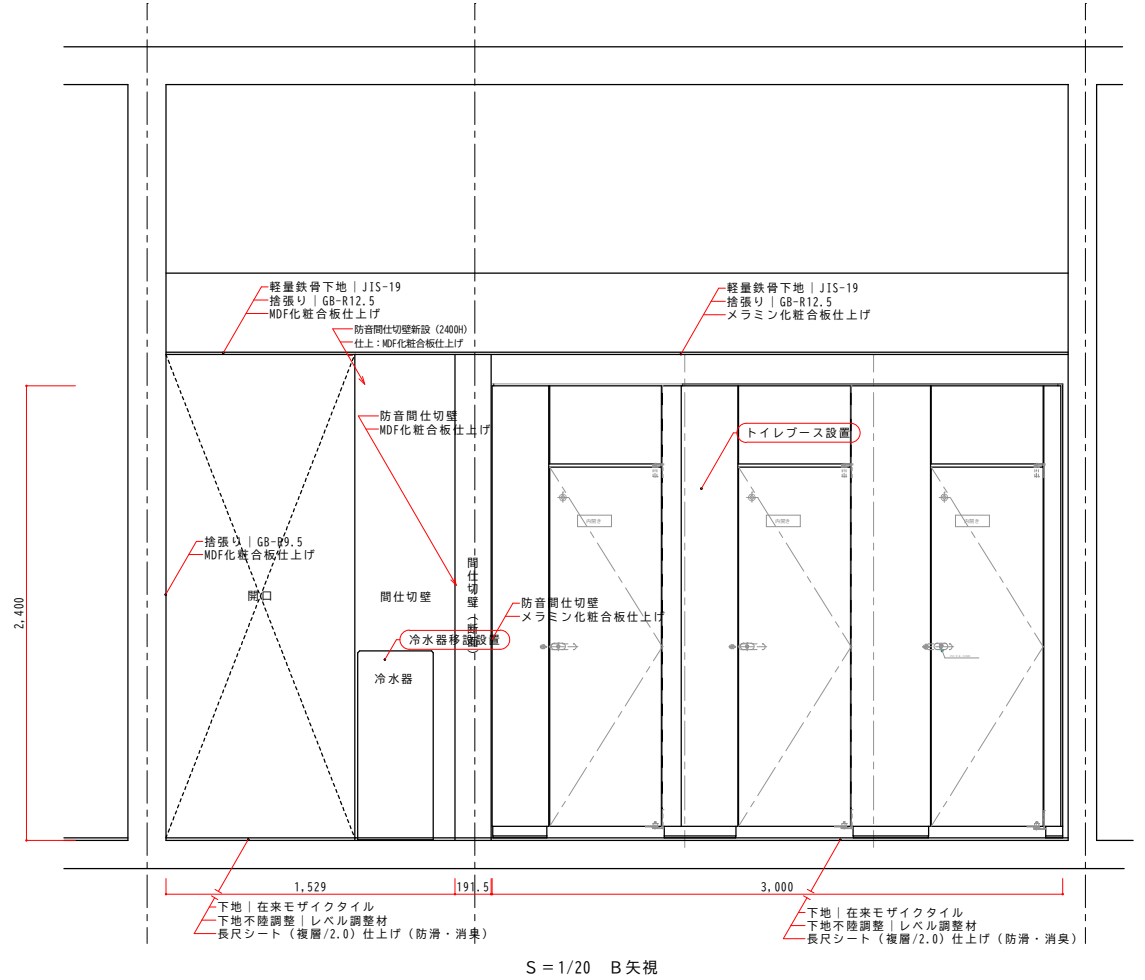


S=1/20 B矢視



訂正事項	年月日	担 当	訂正事項	年月日	担 当	工事名称	海上保安学校（講堂）女子衛生設備等改修工事	工事年度	令和7年度（2025年度）
	・			・		図面名称	改修展開図（1）	縮 尺	1/20 （原図A1, A2:71%, A3:50%）
	・			・		作成日	令和7年11月28日	作成者	海上保安学校事務部会計課
	・			・				図面番号	A-004

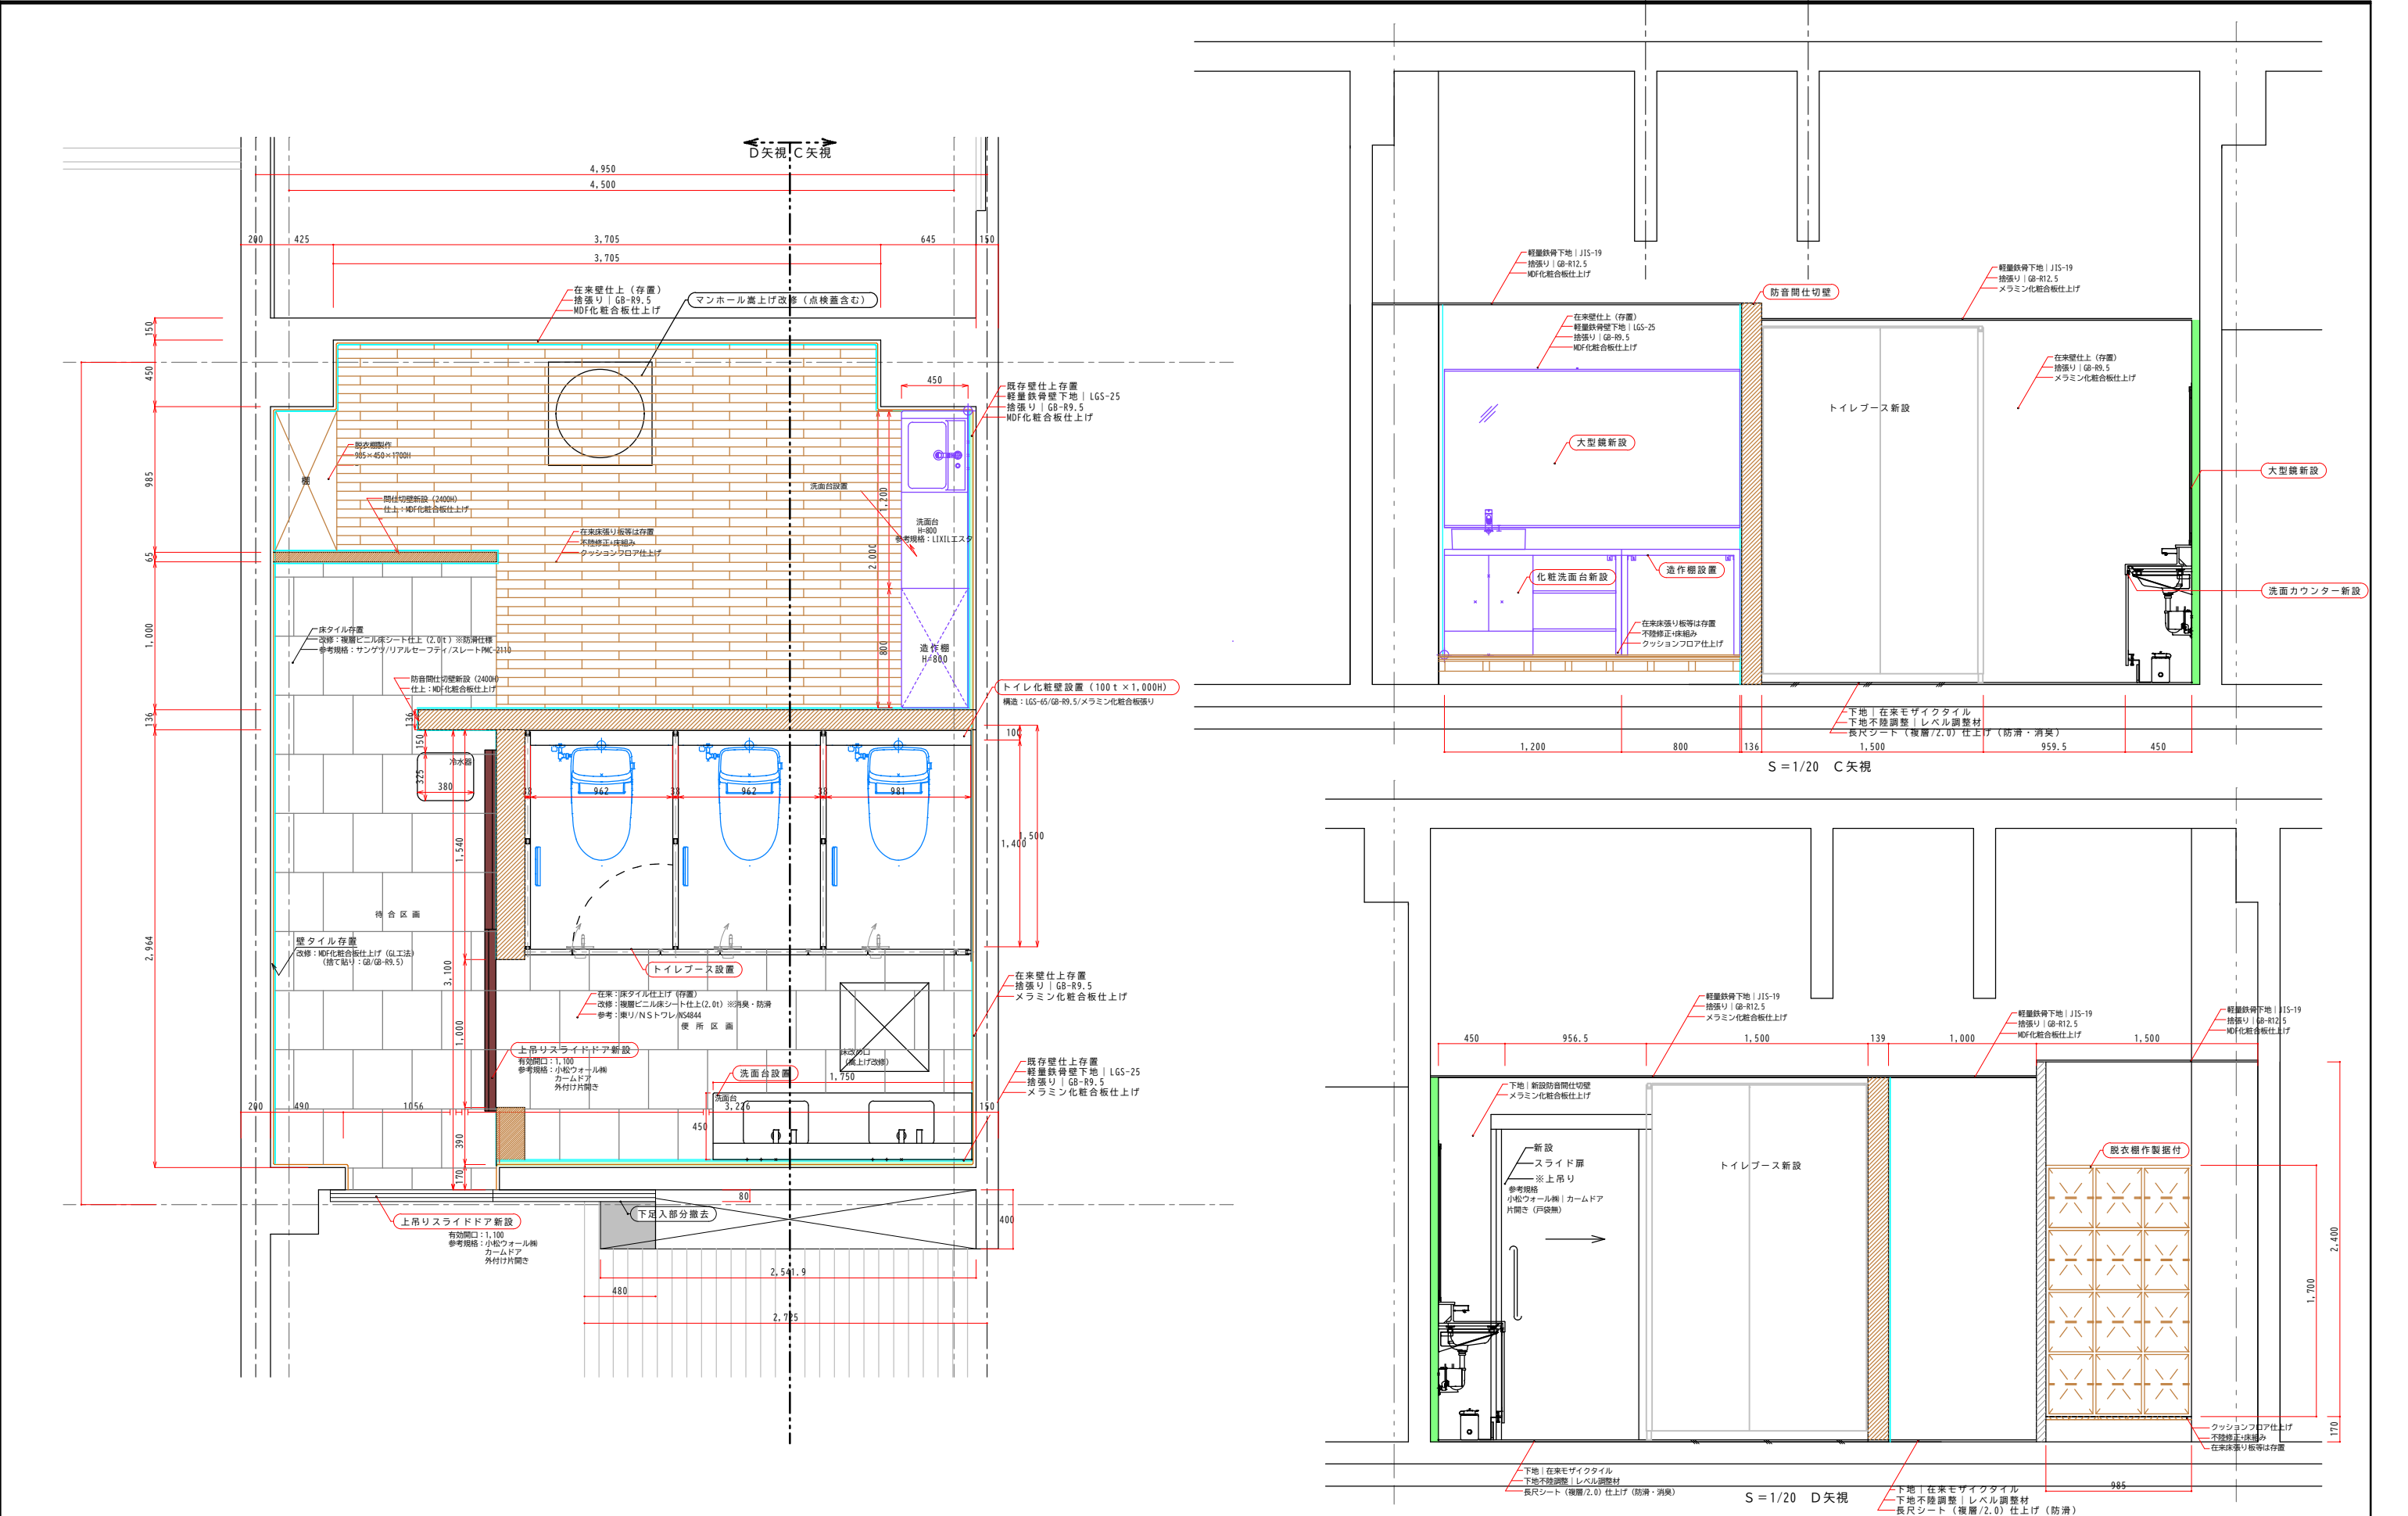

訂正事項			訂正事項						工事名称			工事年度		
	年月日	担 当		年月日	担 当				海上保安学校（講堂）女子衛生設備等改修工事			令和7年度（2025年度）		
	・			・					図面名称			縮 尺：1/20		
	・			・					改修展開図（2）			図示（原図A1, A2:71%, A3:50%）		
	・			・					作成日			図面番号		
	・			・					令和7年11月28日			A-005		
	・			・					作成者			海上保安学校事務部会計課		


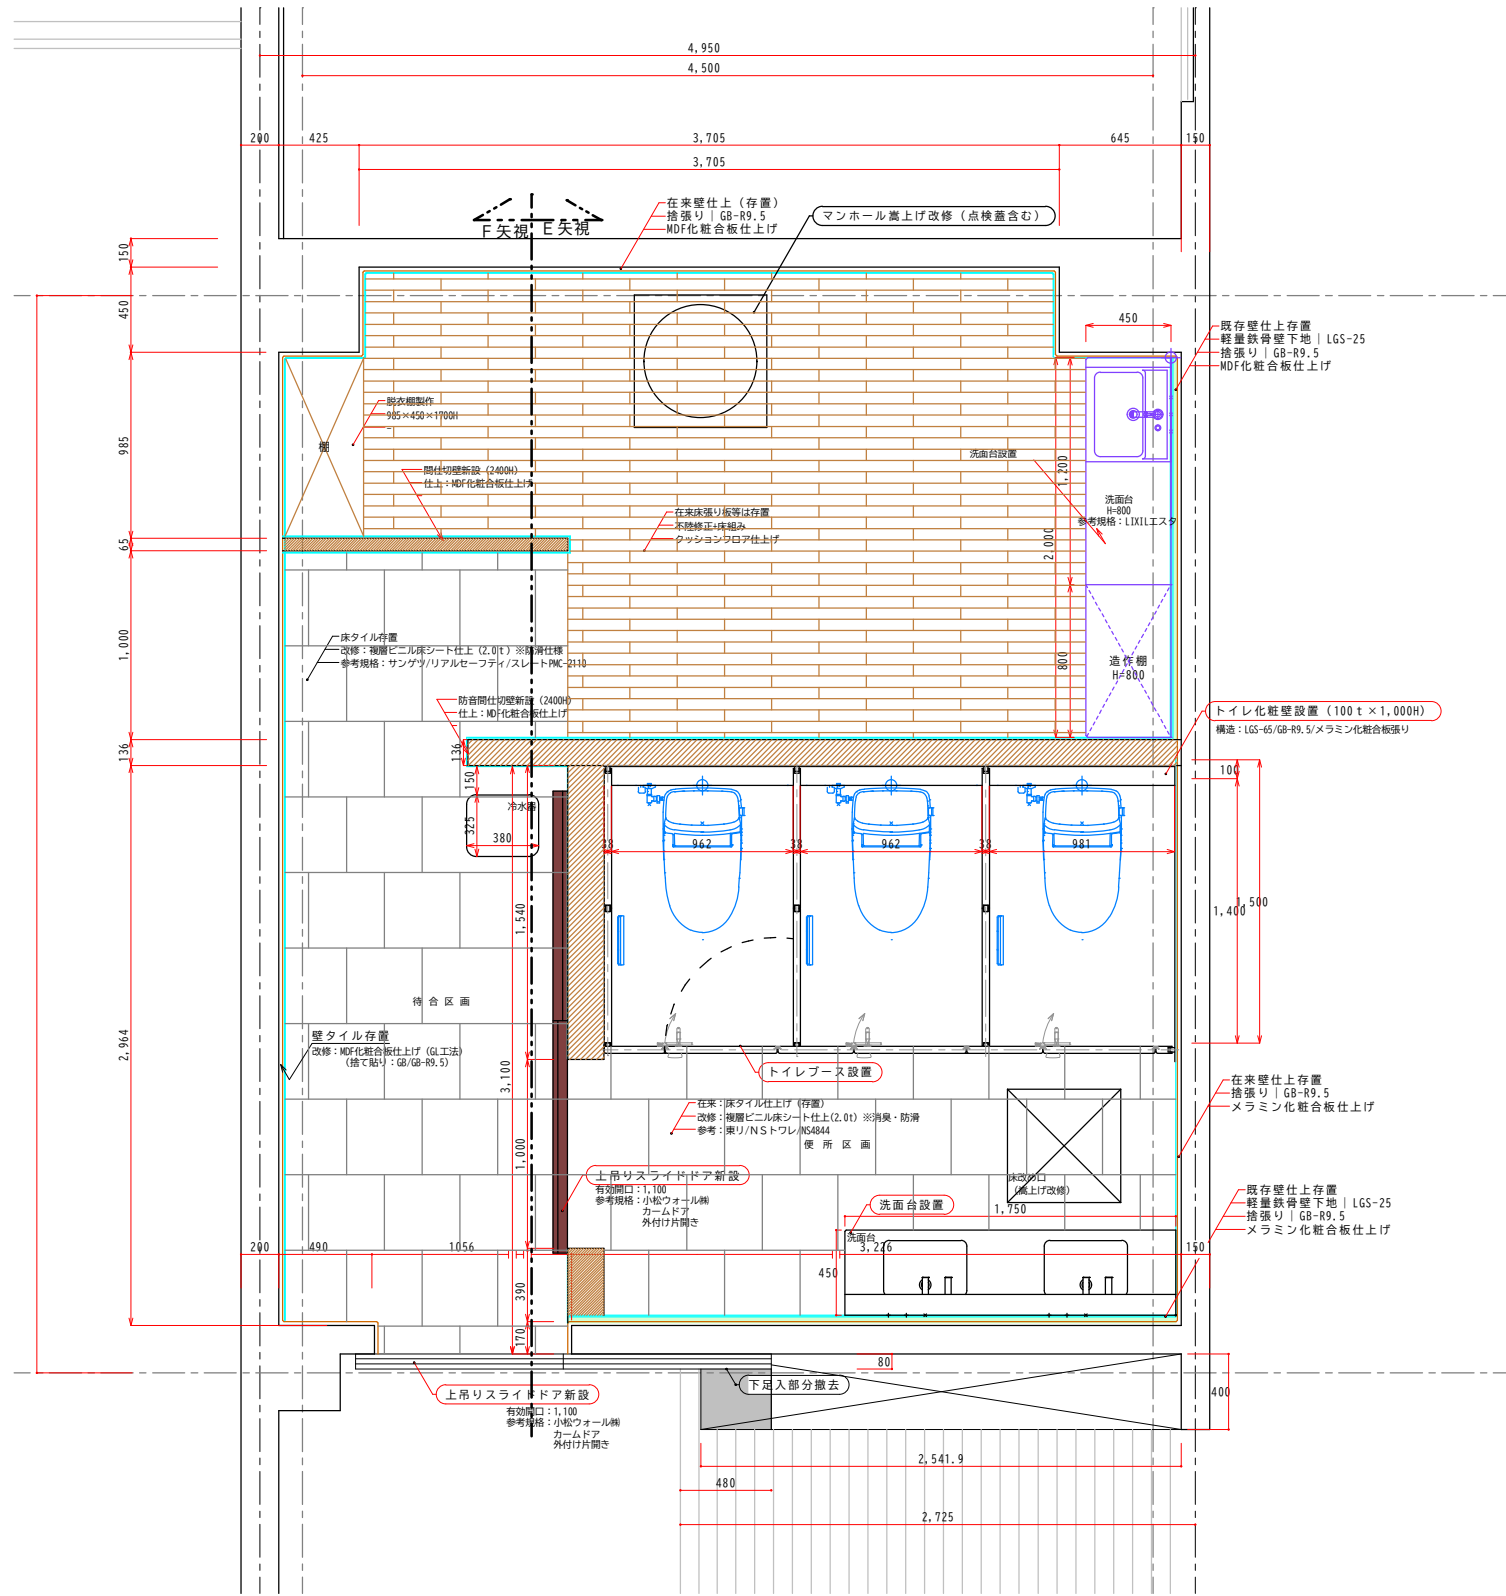


S=1/20

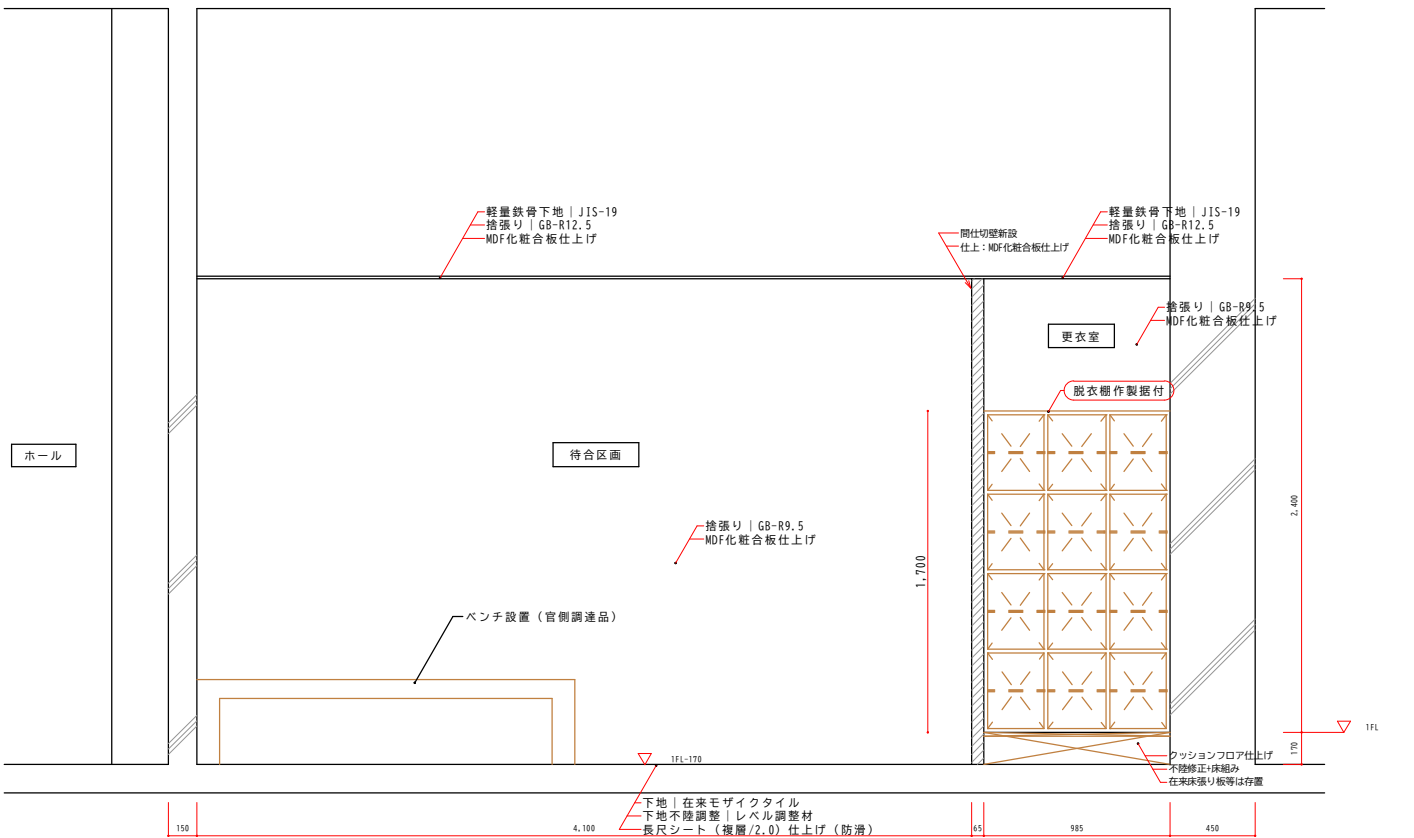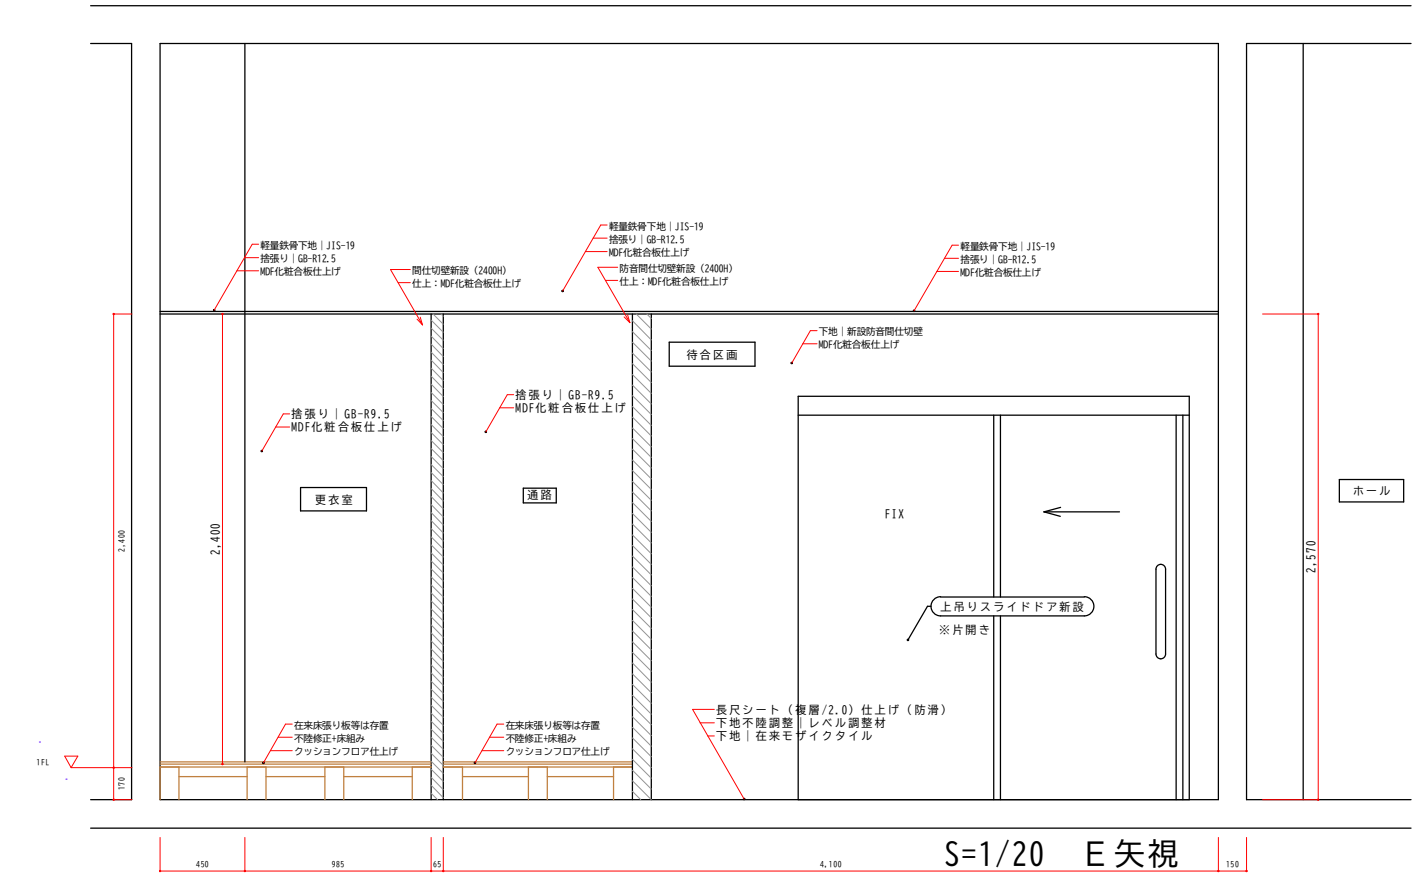


S=1/20 F 矢視

訂正事項	年月日	担当者	訂正事項	年月日	担当者	工事名称	海上保安学校（講堂）女子衛生設備等改修工事	工事年度	令和7年度（2025年度）
	・	・		・	・	図面名称	改修展開図（3）	縮尺	図示（原図A1, A2:71%, A3:50%）
	・	・		・	・	作成日	令和7年11月28日	図面番号	A-006
	・	・		・	・	作成者	海上保安学校事務部会計課		

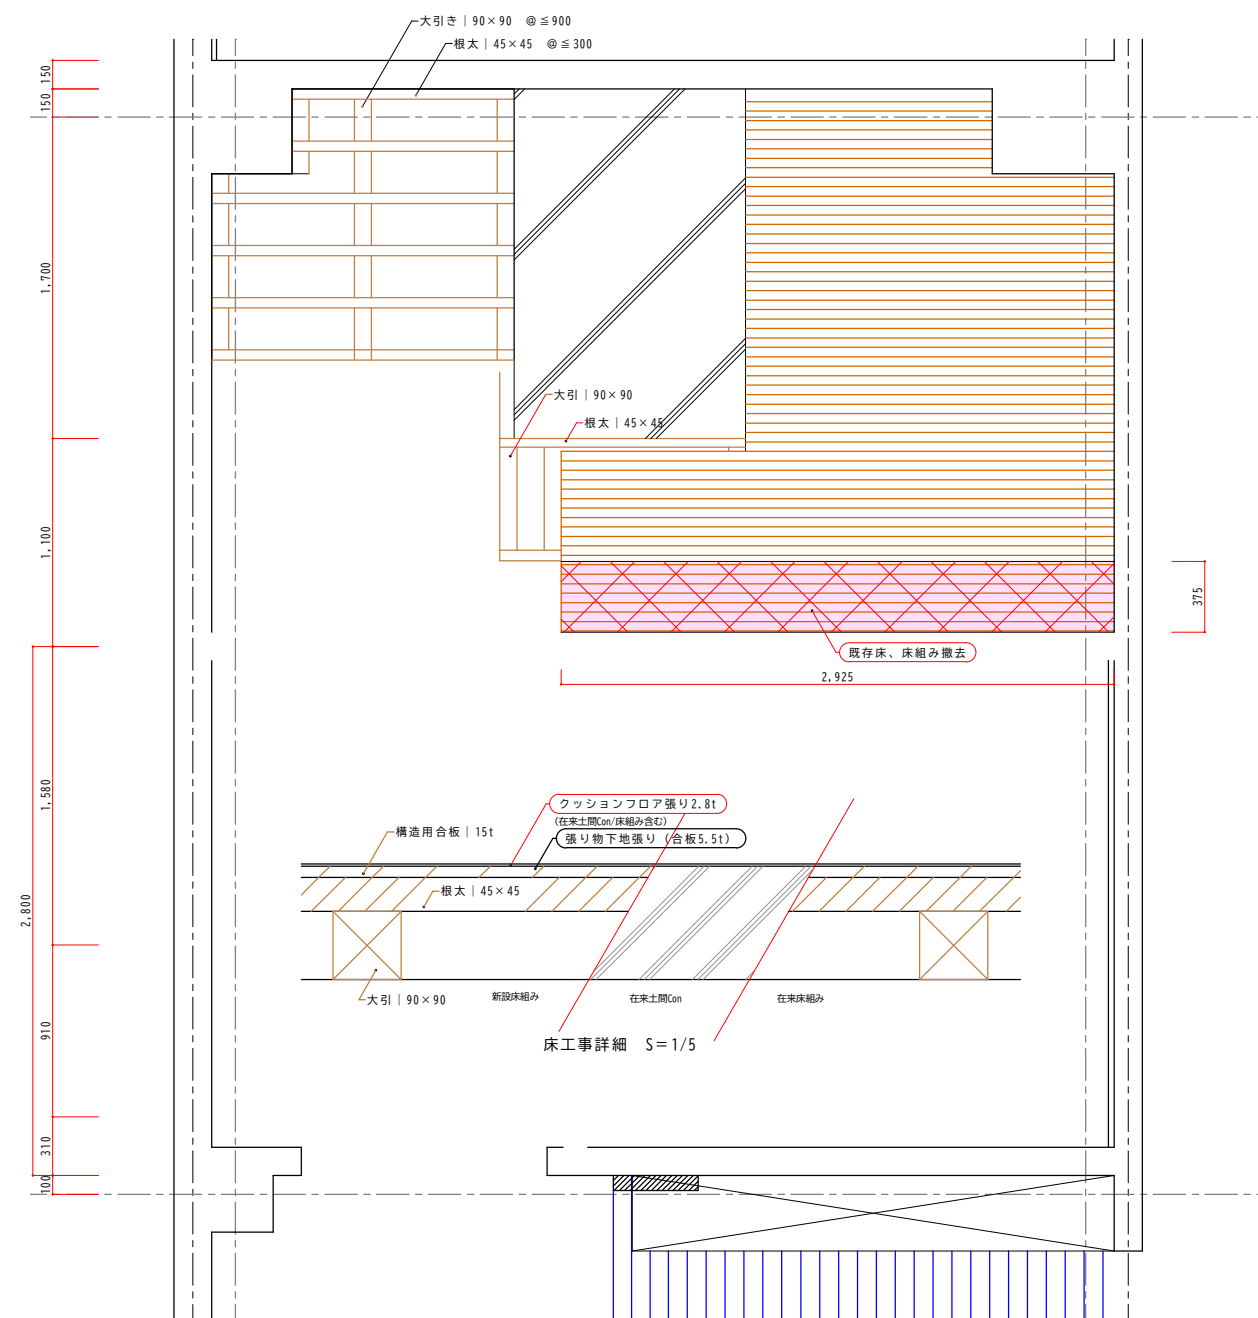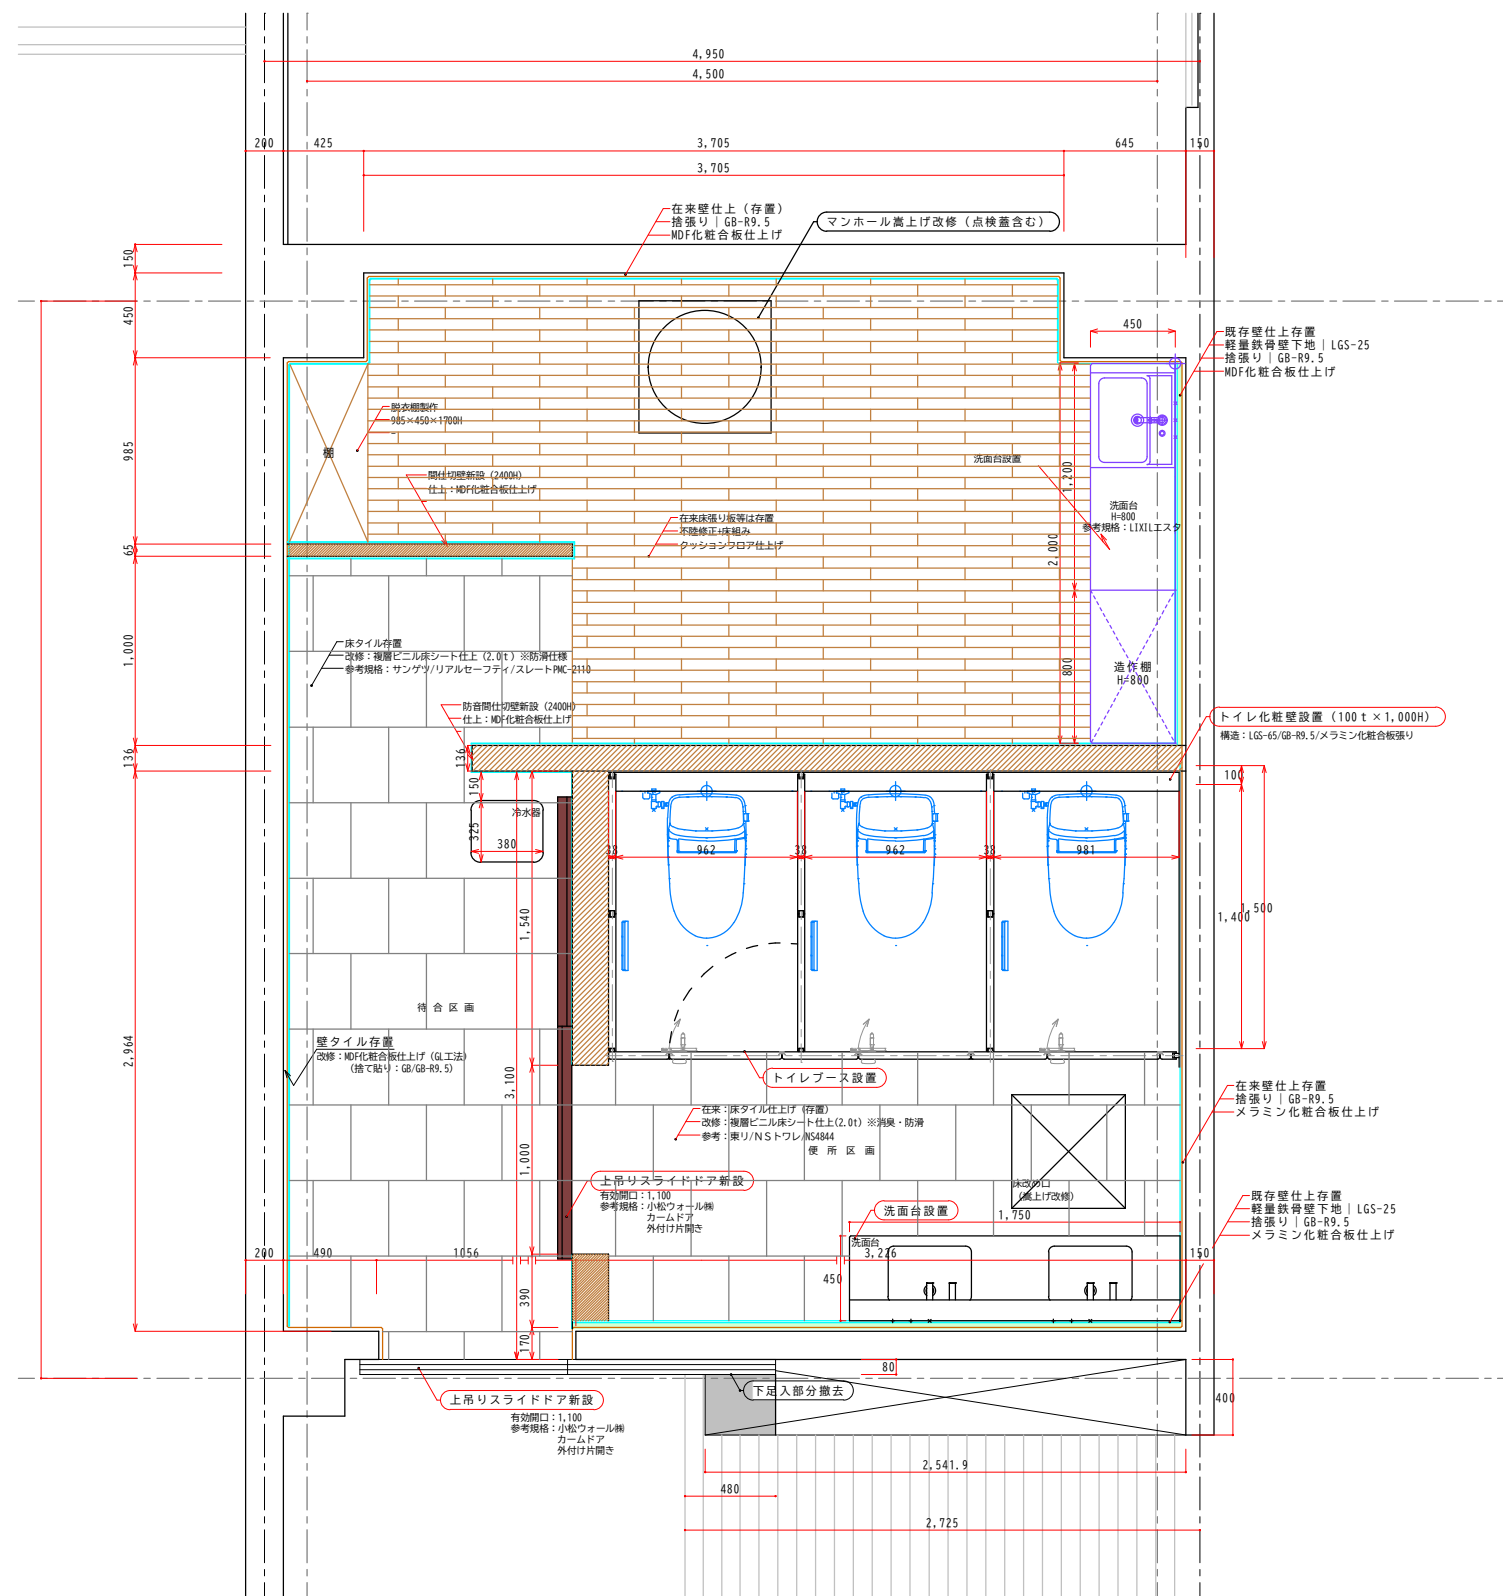





訂正事項	年月日	担 当	訂正事項	年月日	担 当					工事名称 海上保安学校（講堂）女子衛生設備等改修工事	工事年度 令和7年度（2025年度）
	● ●			● ●							
	● ●			● ●						図面名称 改修展開図（5）	縮 尺：1/20 （原図A1,A2:71%, A3:50%）
	● ●			● ●						作成者 海上保安学校事務部会計課	図面番号 A - 0 1 3
	● ●			● ●						作成日 令和7年11月28日	
	● ●			● ●							

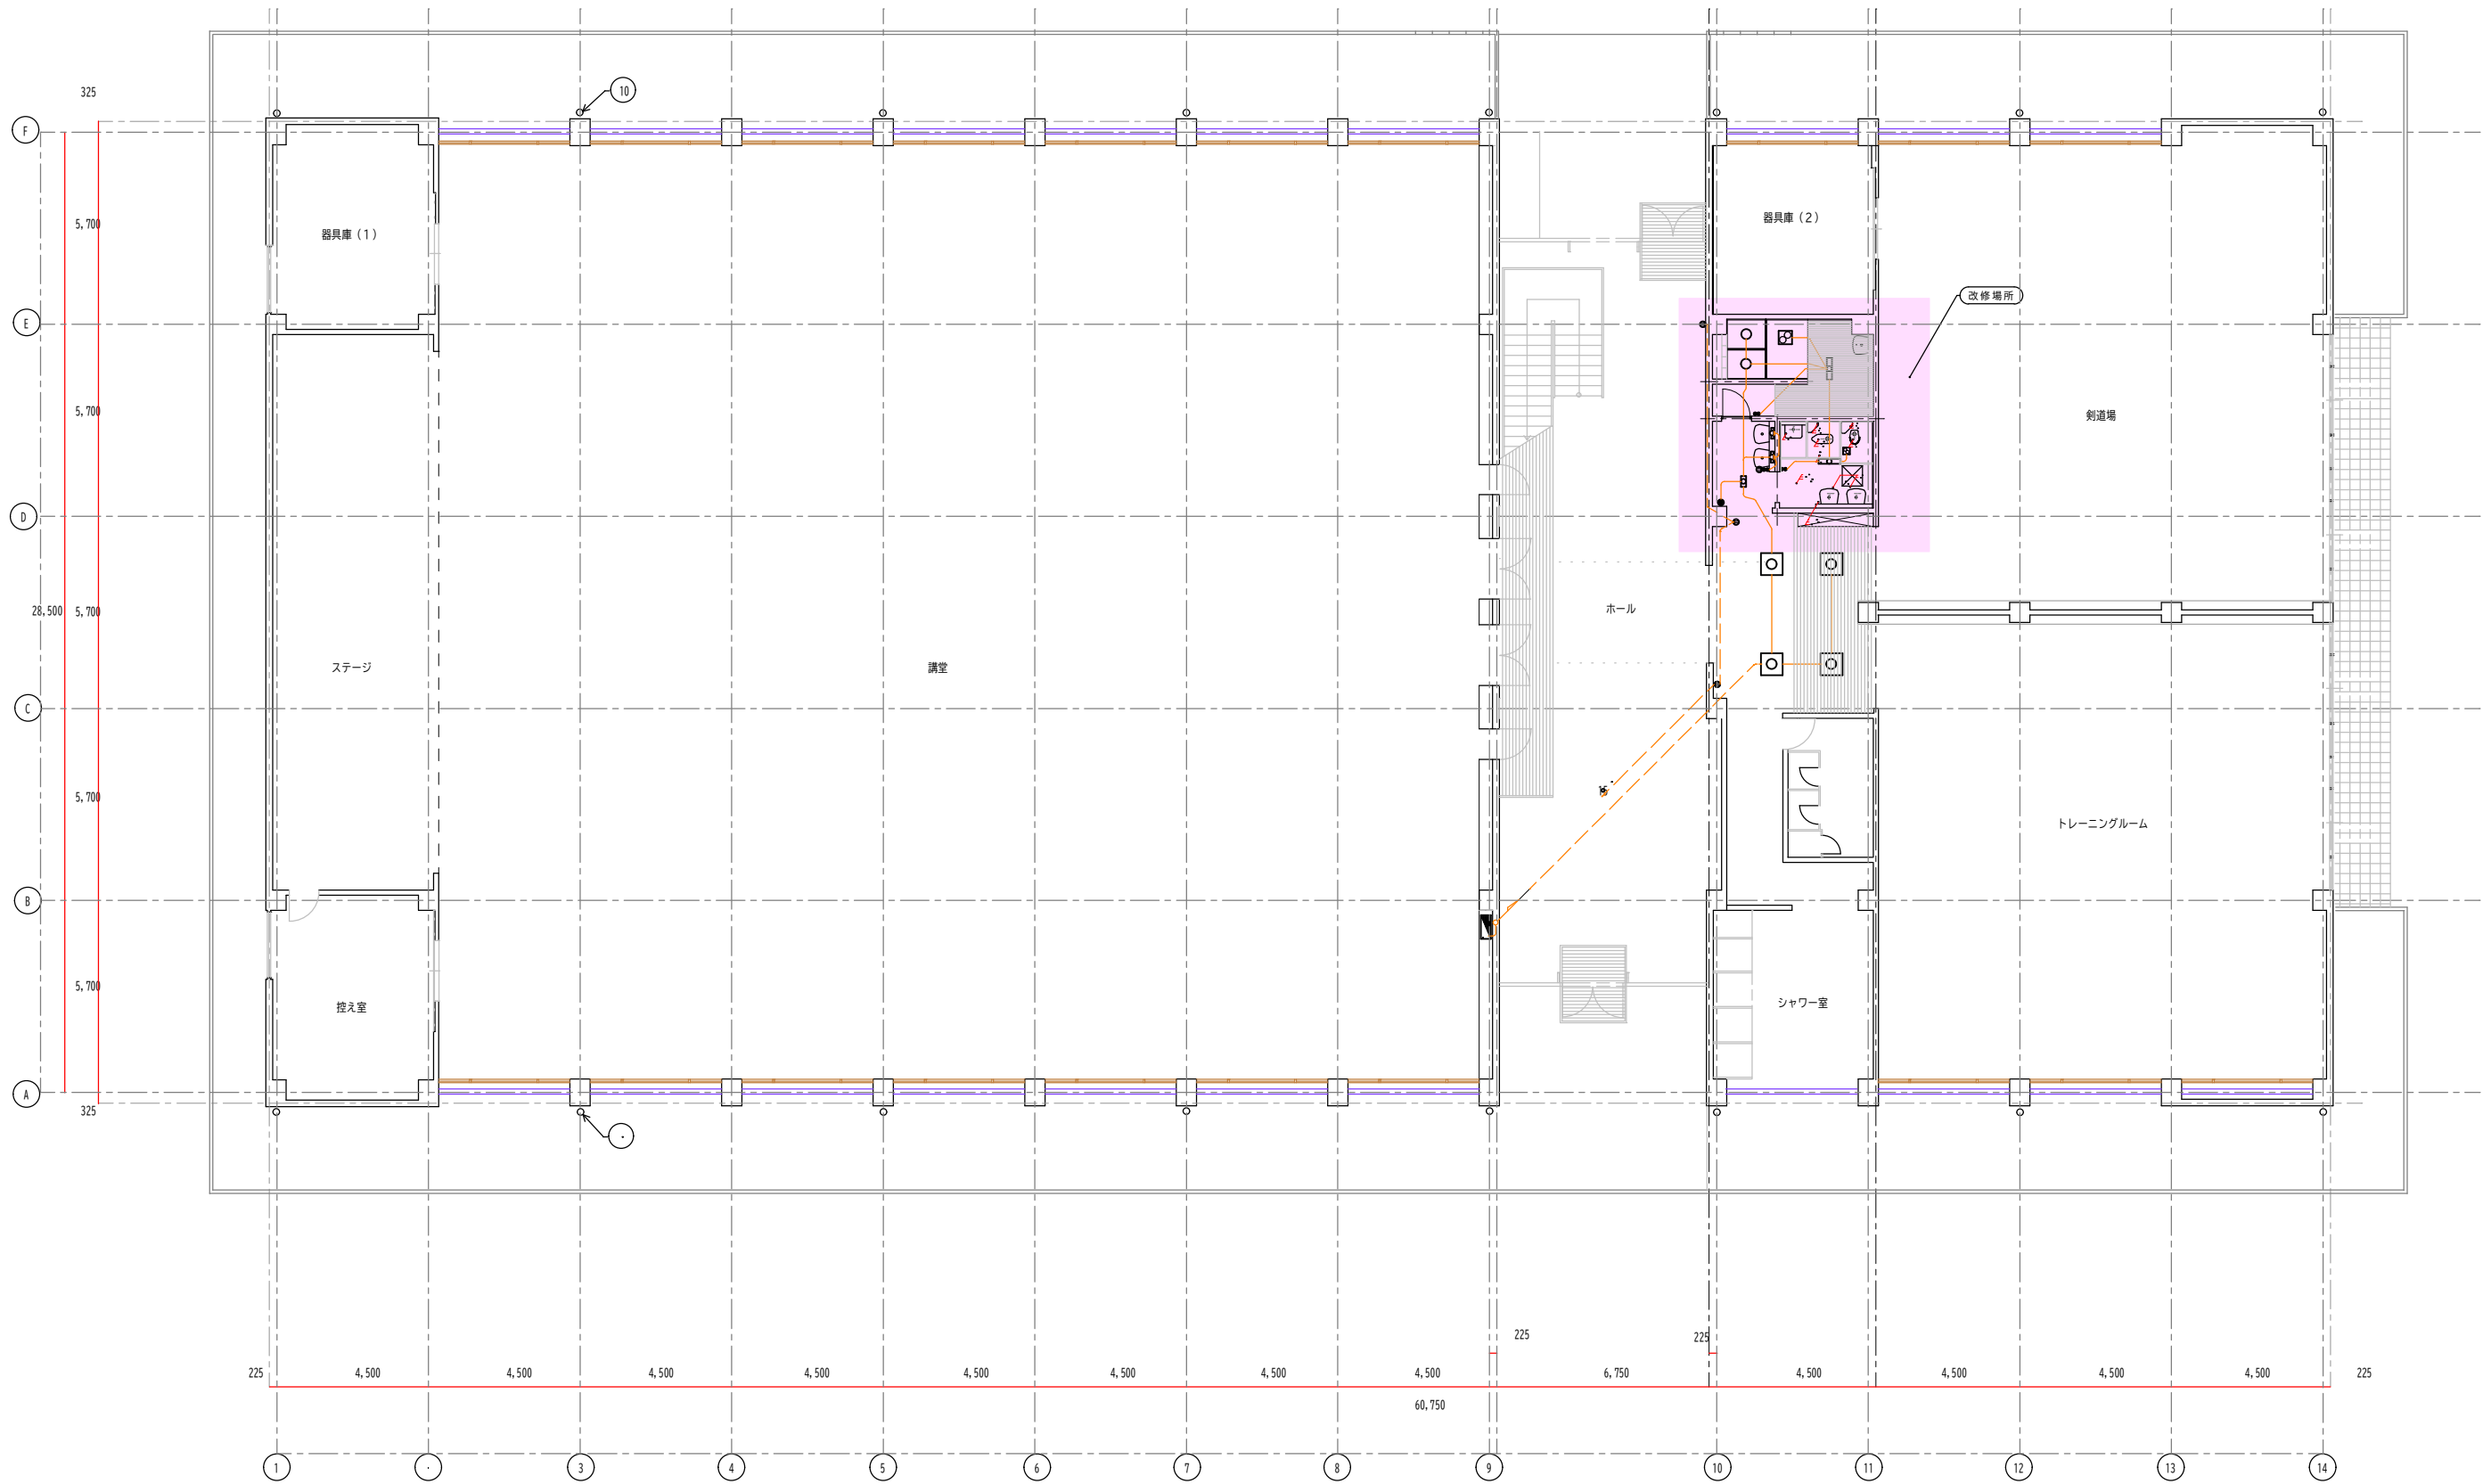



在来

1階平面図 S=1/100

訂正事項	年月日	担 当	訂正事項	年月日	担 当			工事名称	海上保安学校（講堂）女子衛生設備等改修工事		工事年度	令和7年度（2025年度）	
	・ ・			・ ・				図面名称	電気設備平面図		縮 尺	図示（原図A1, A2:71%, A3:50%）	
	・ ・			・ ・				作成日	令和7年12月1日		作成者	海上保安学校事務部会計課	
	・ ・			・ ・								図面番号	E - 0 0 1

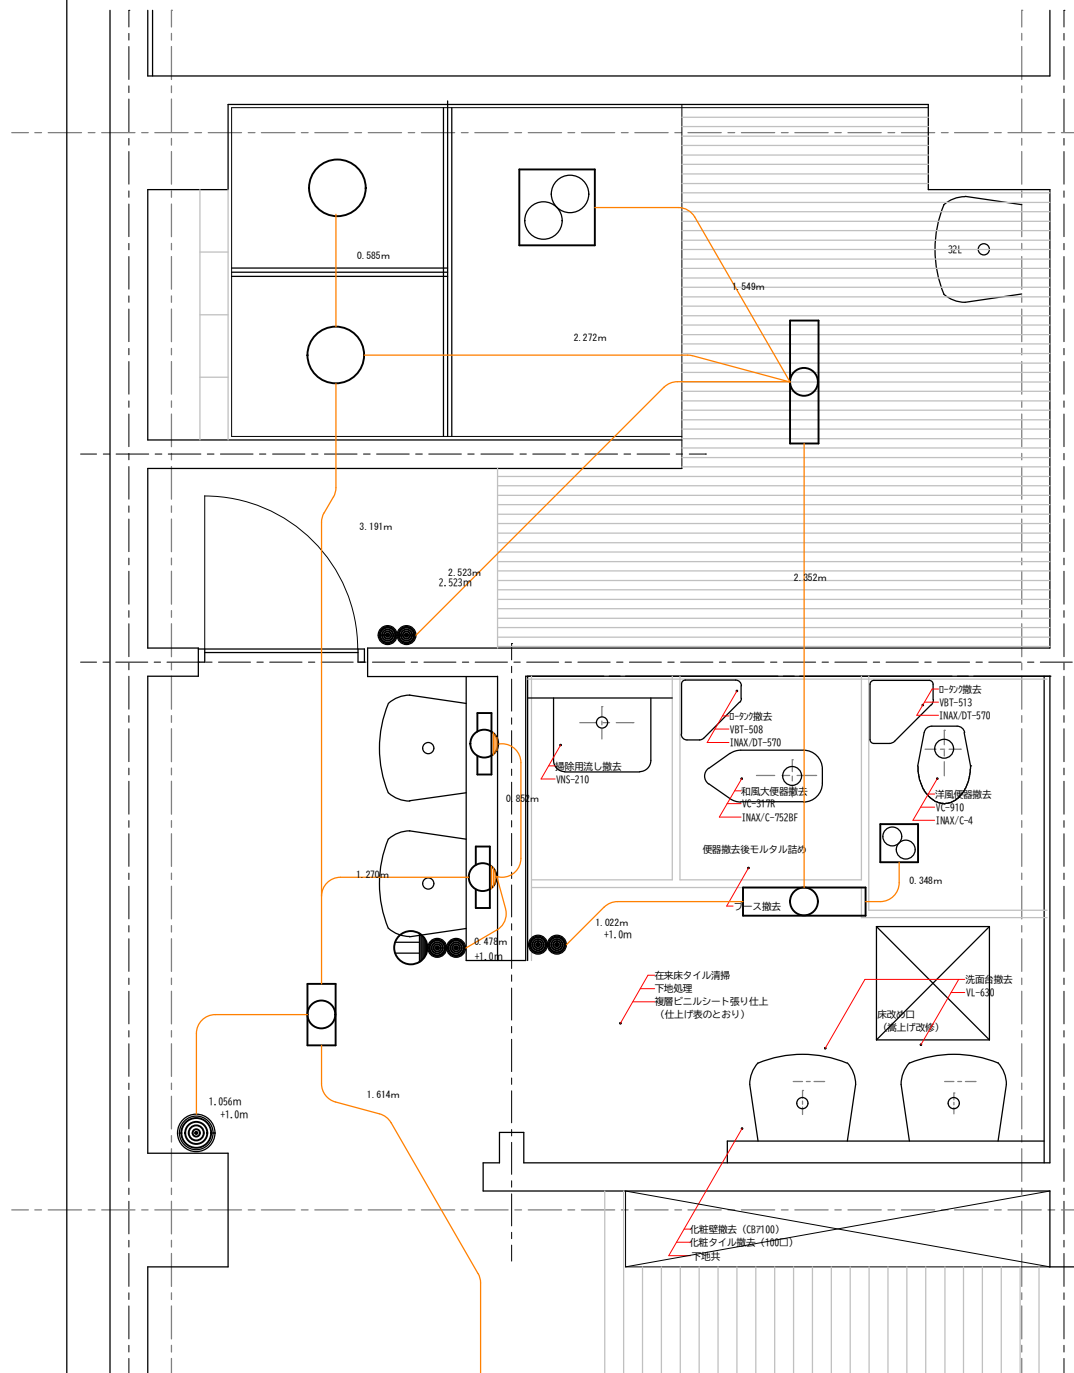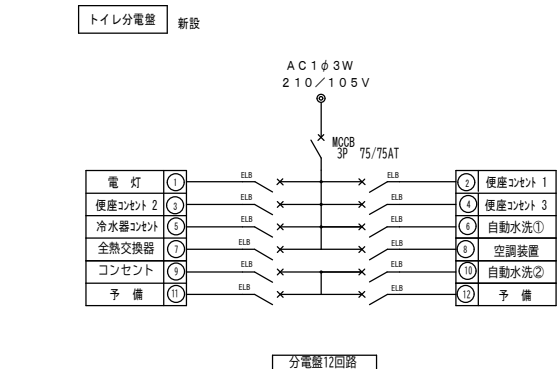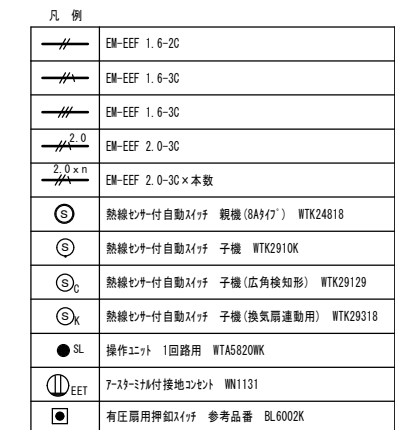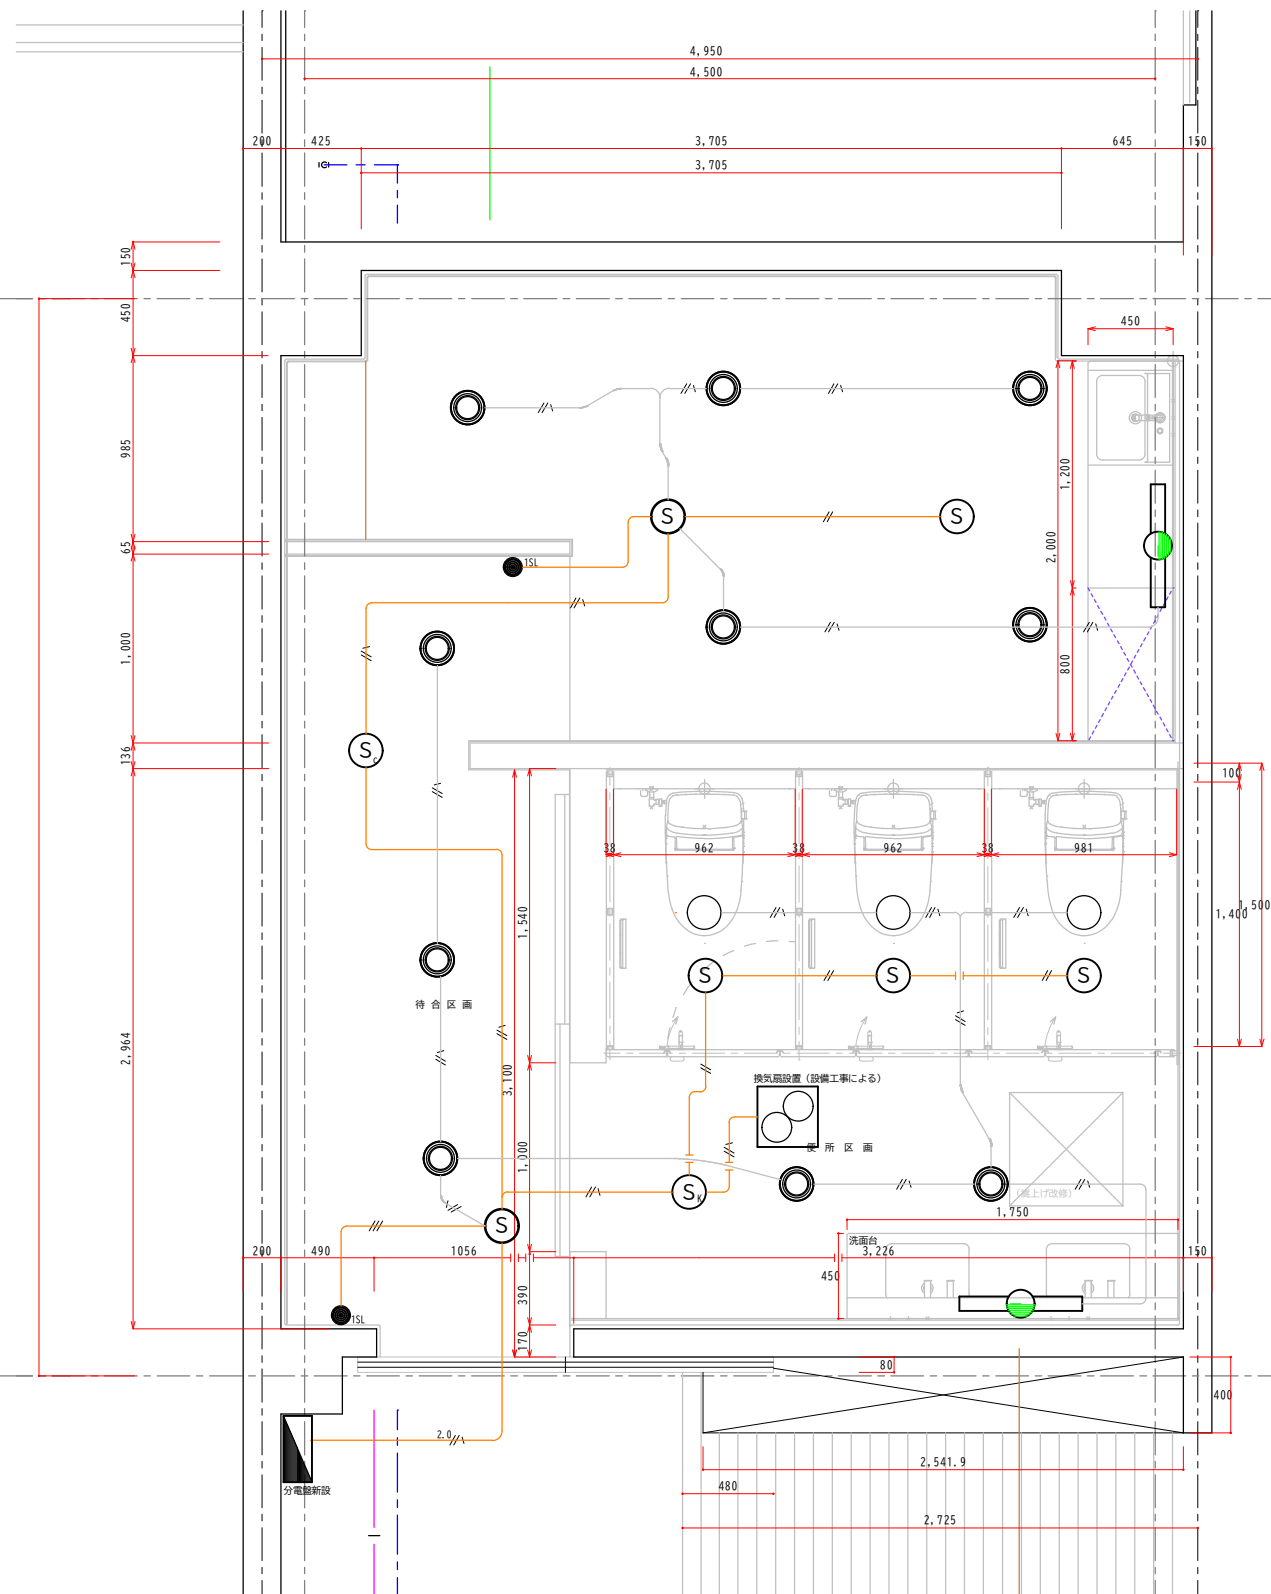

$$S = 1/20$$

$$S = 1/20$$

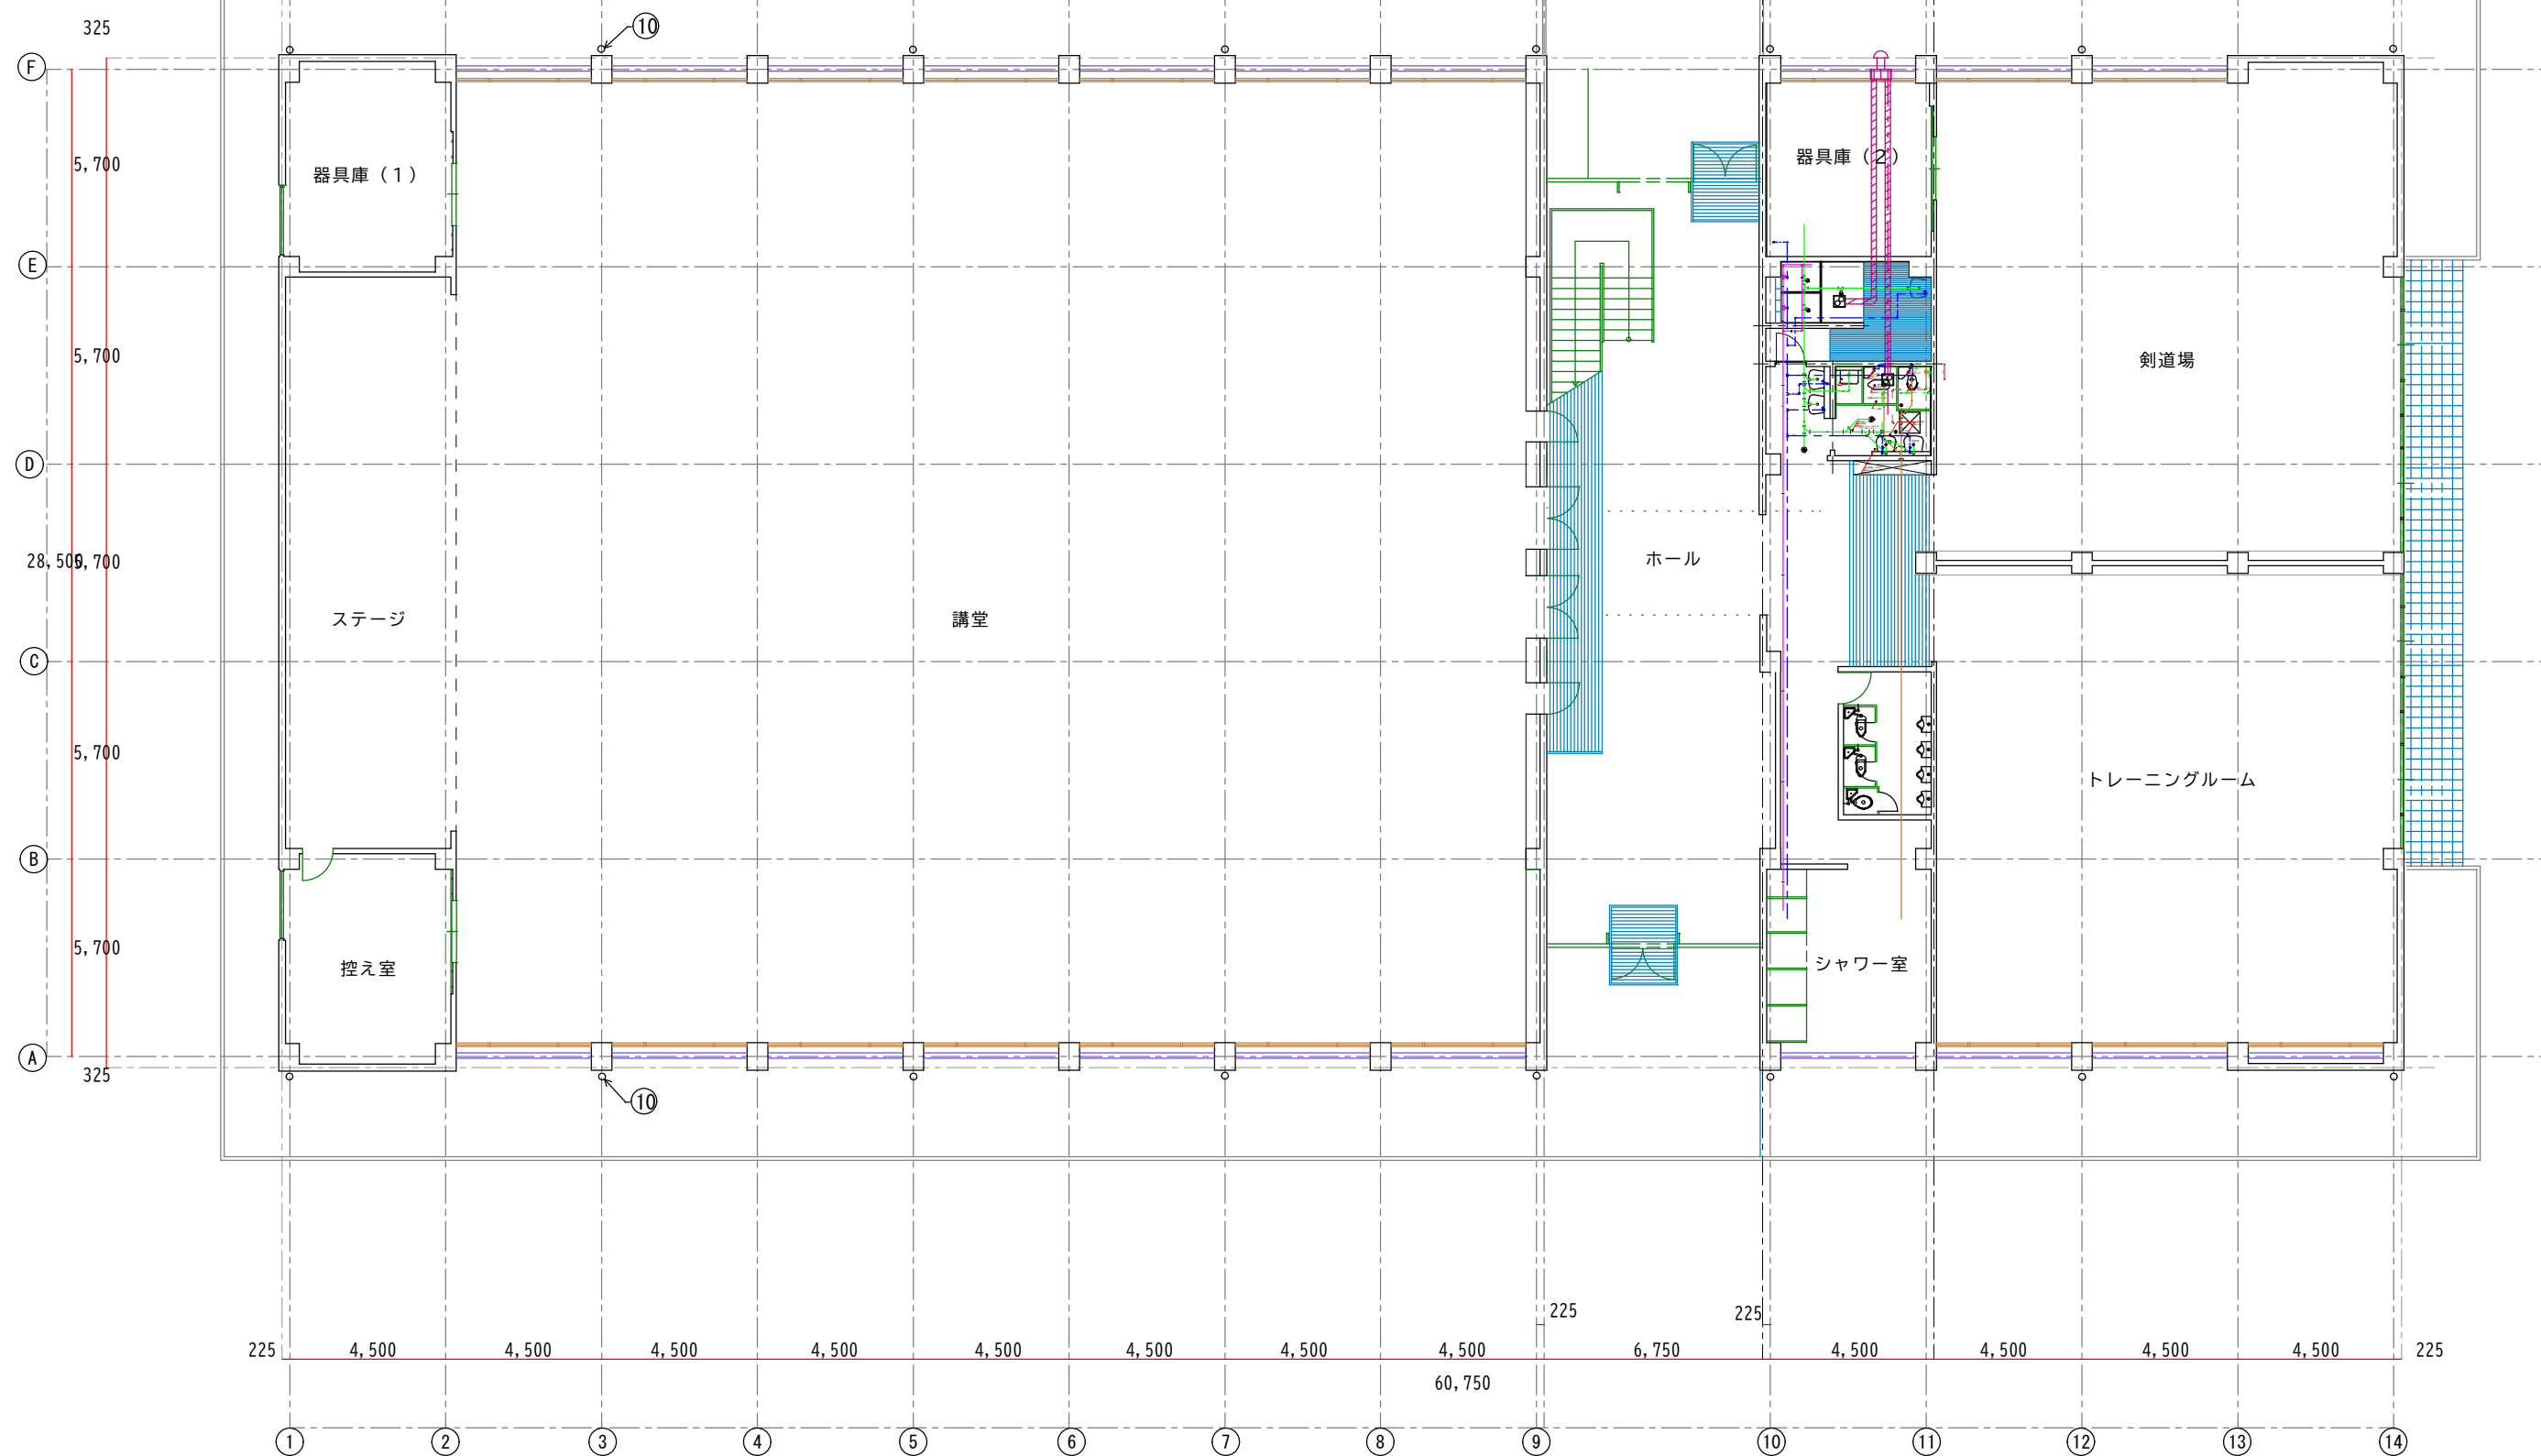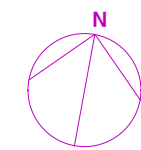訂正事項	年月日	担 当	訂正事項	年月日	担 当					工事名称 海上保安学校（講堂）女子衛生設備等改修工事	工事年度 令和7年度（2025年度）
	● ●			● ●						図面名称 照明設備図（講堂） 在来/改修	縮 尺 図示（原図A1, A2:71%, A3:50%）
	● ●			● ●						作成者 海上保安学校事務部会計課	図面番号 E - 0 0 2
	● ●			● ●					作成日 令和7年11月28日		
	● ●			● ●							




在来
1階平面図 S=1/100

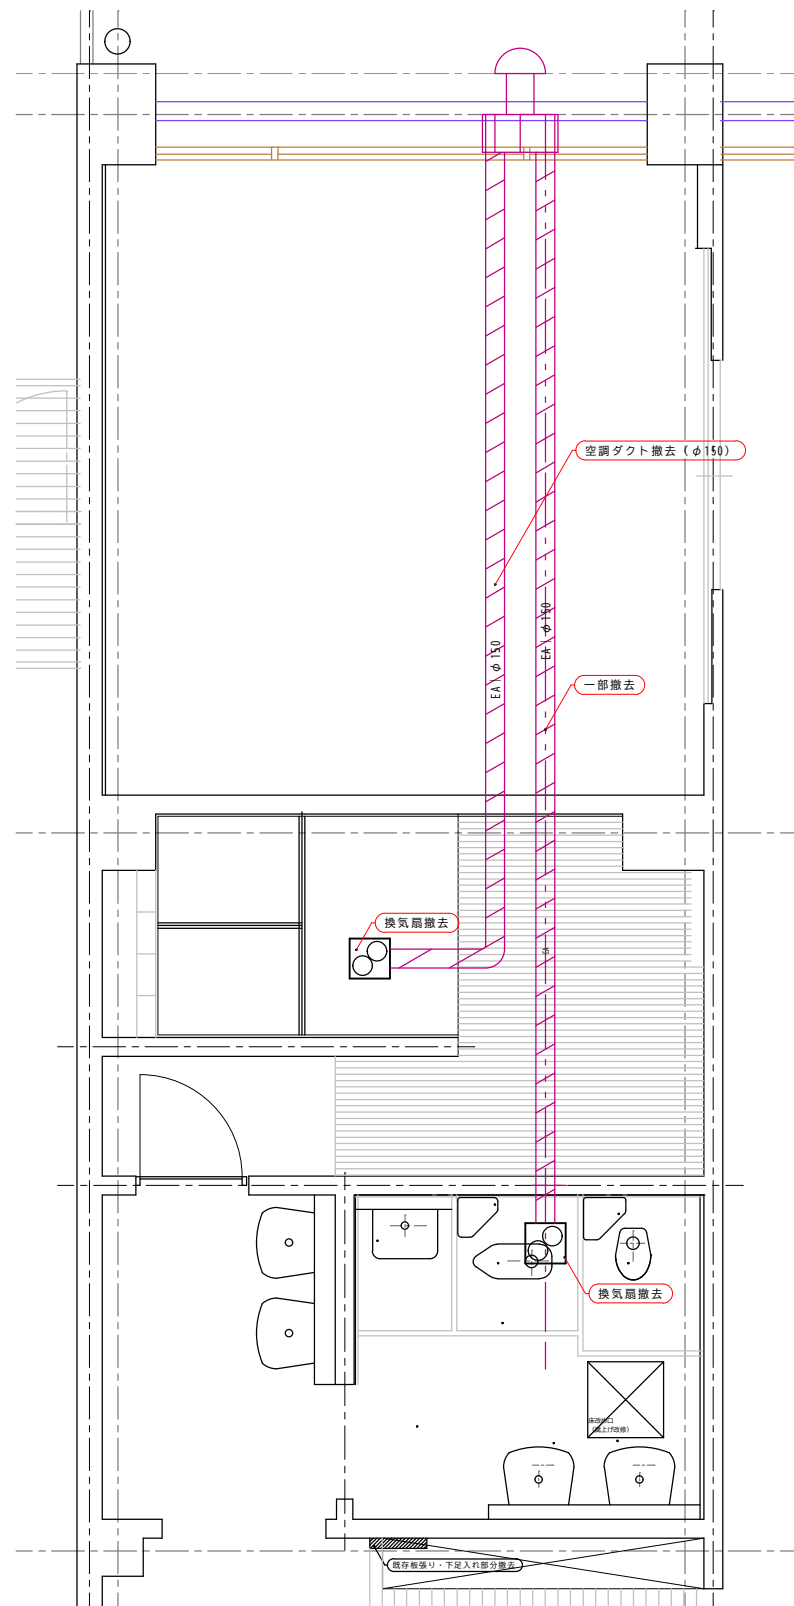訂正事項	年月日	担 当	訂正事項	年月日	担 当	工事名称	海上保安学校（講堂）女子衛生設備等改修工事	工事年度	令和7年度（2025年度）
	・ ・			・ ・		図面名称	平 面 図（1FL）	縮 尺	図示（原図A1、A2:71%, A3:50%）
	・ ・			・ ・		作成日	令和6年9月17日	作成者	海上保安学校事務部会計課
	・ ・			・ ・		図面番号			1 / 1

 $S=1/20$


衛生陶器		女子便所		洗面所		更衣室（シャワー区画含む）	
名称	公共型番	数量	改修時取扱	数量	改修時取扱	数量	改修時取扱
和風大便器	VC-317R	1	撤去	-	-	-	-
和風大便器ロタンク	VB1508	1	撤去	-	-	-	-
洋風大便器	VC-910	1	撤去	-	-	-	-
洋風大便器ロタンク	VTU-320R	1	撤去	-	-	-	-
洗面器	VL-630	2	撤去	1	撤去	1	撤去
掃除用流し	VNS-210	1	撤去	-	-	-	-
鏡	KF-3545A	2	撤去	2	撤去	1	撤去
シャワーセット	BF-145TN	-	-	-	-	1	撤去
備考							

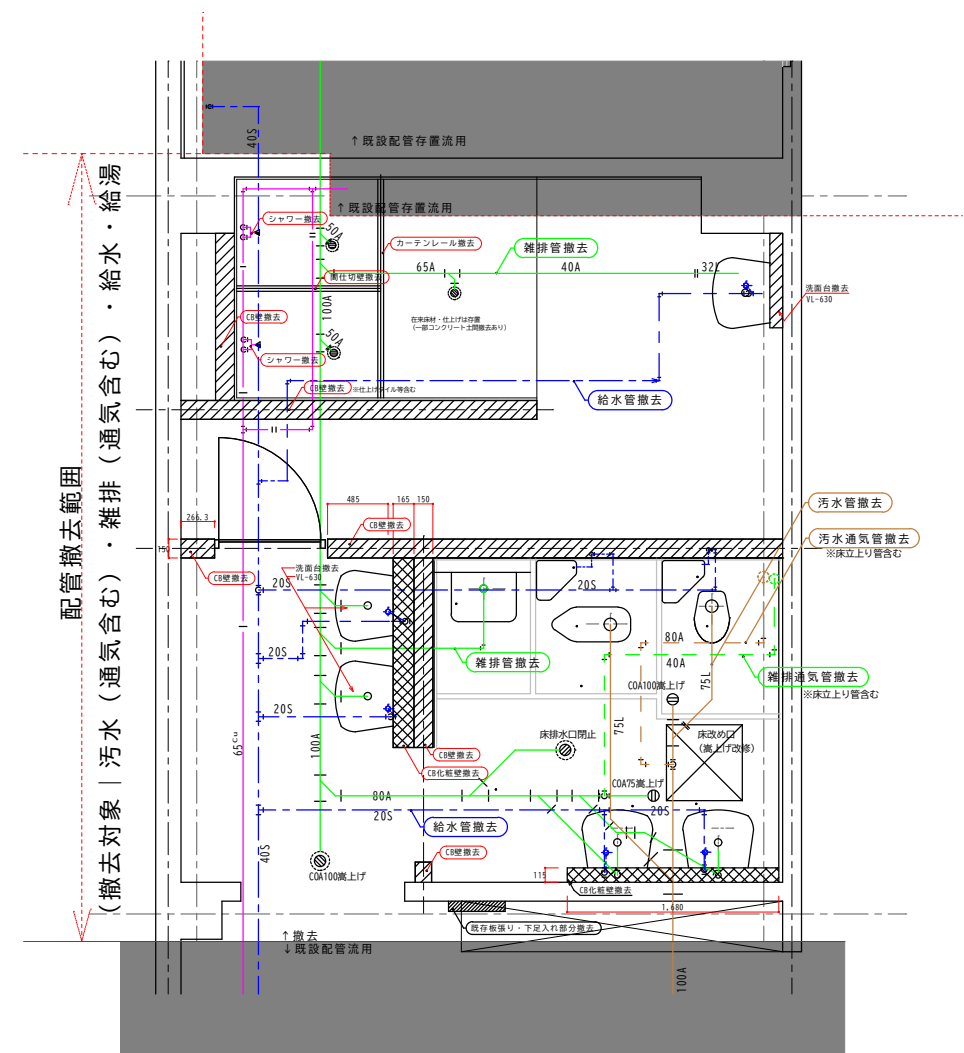
$$S=1/30$$

訂正事項	年月日	担 当	訂正事項	年月日	担 当					工事名称 海上保安学校（講堂ほか1棟）女子衛生設備等改修工事	工事年度 令和7年度（2025年度）
	●			●						図面名称 機械設備撤去図（空調・衛生）	縮 尺 図示（原図A1, A2:71%, A3:50%）
	●			●						作成者 令和7年11月3日 海上保安学校事務部会計課	図面番号 M - 0 0 2



訂正事項	年月日	担 当	訂正事項	年月日	担 当					工事名称 海上保安学校（講堂）女子衛生設備等改修工事	工事年度 令和7年度（2025年度）
	・ ・			・ ・						図面名称 配管図（改設）	縮 尺：1/20 （原図A1，A2:71%，A3:50%）
	・ ・			・ ・						作成日 令和7年11月30日	作成者 海上保安学校事務部会計課
	・ ・			・ ・						図面番号 M - 0 0 3	

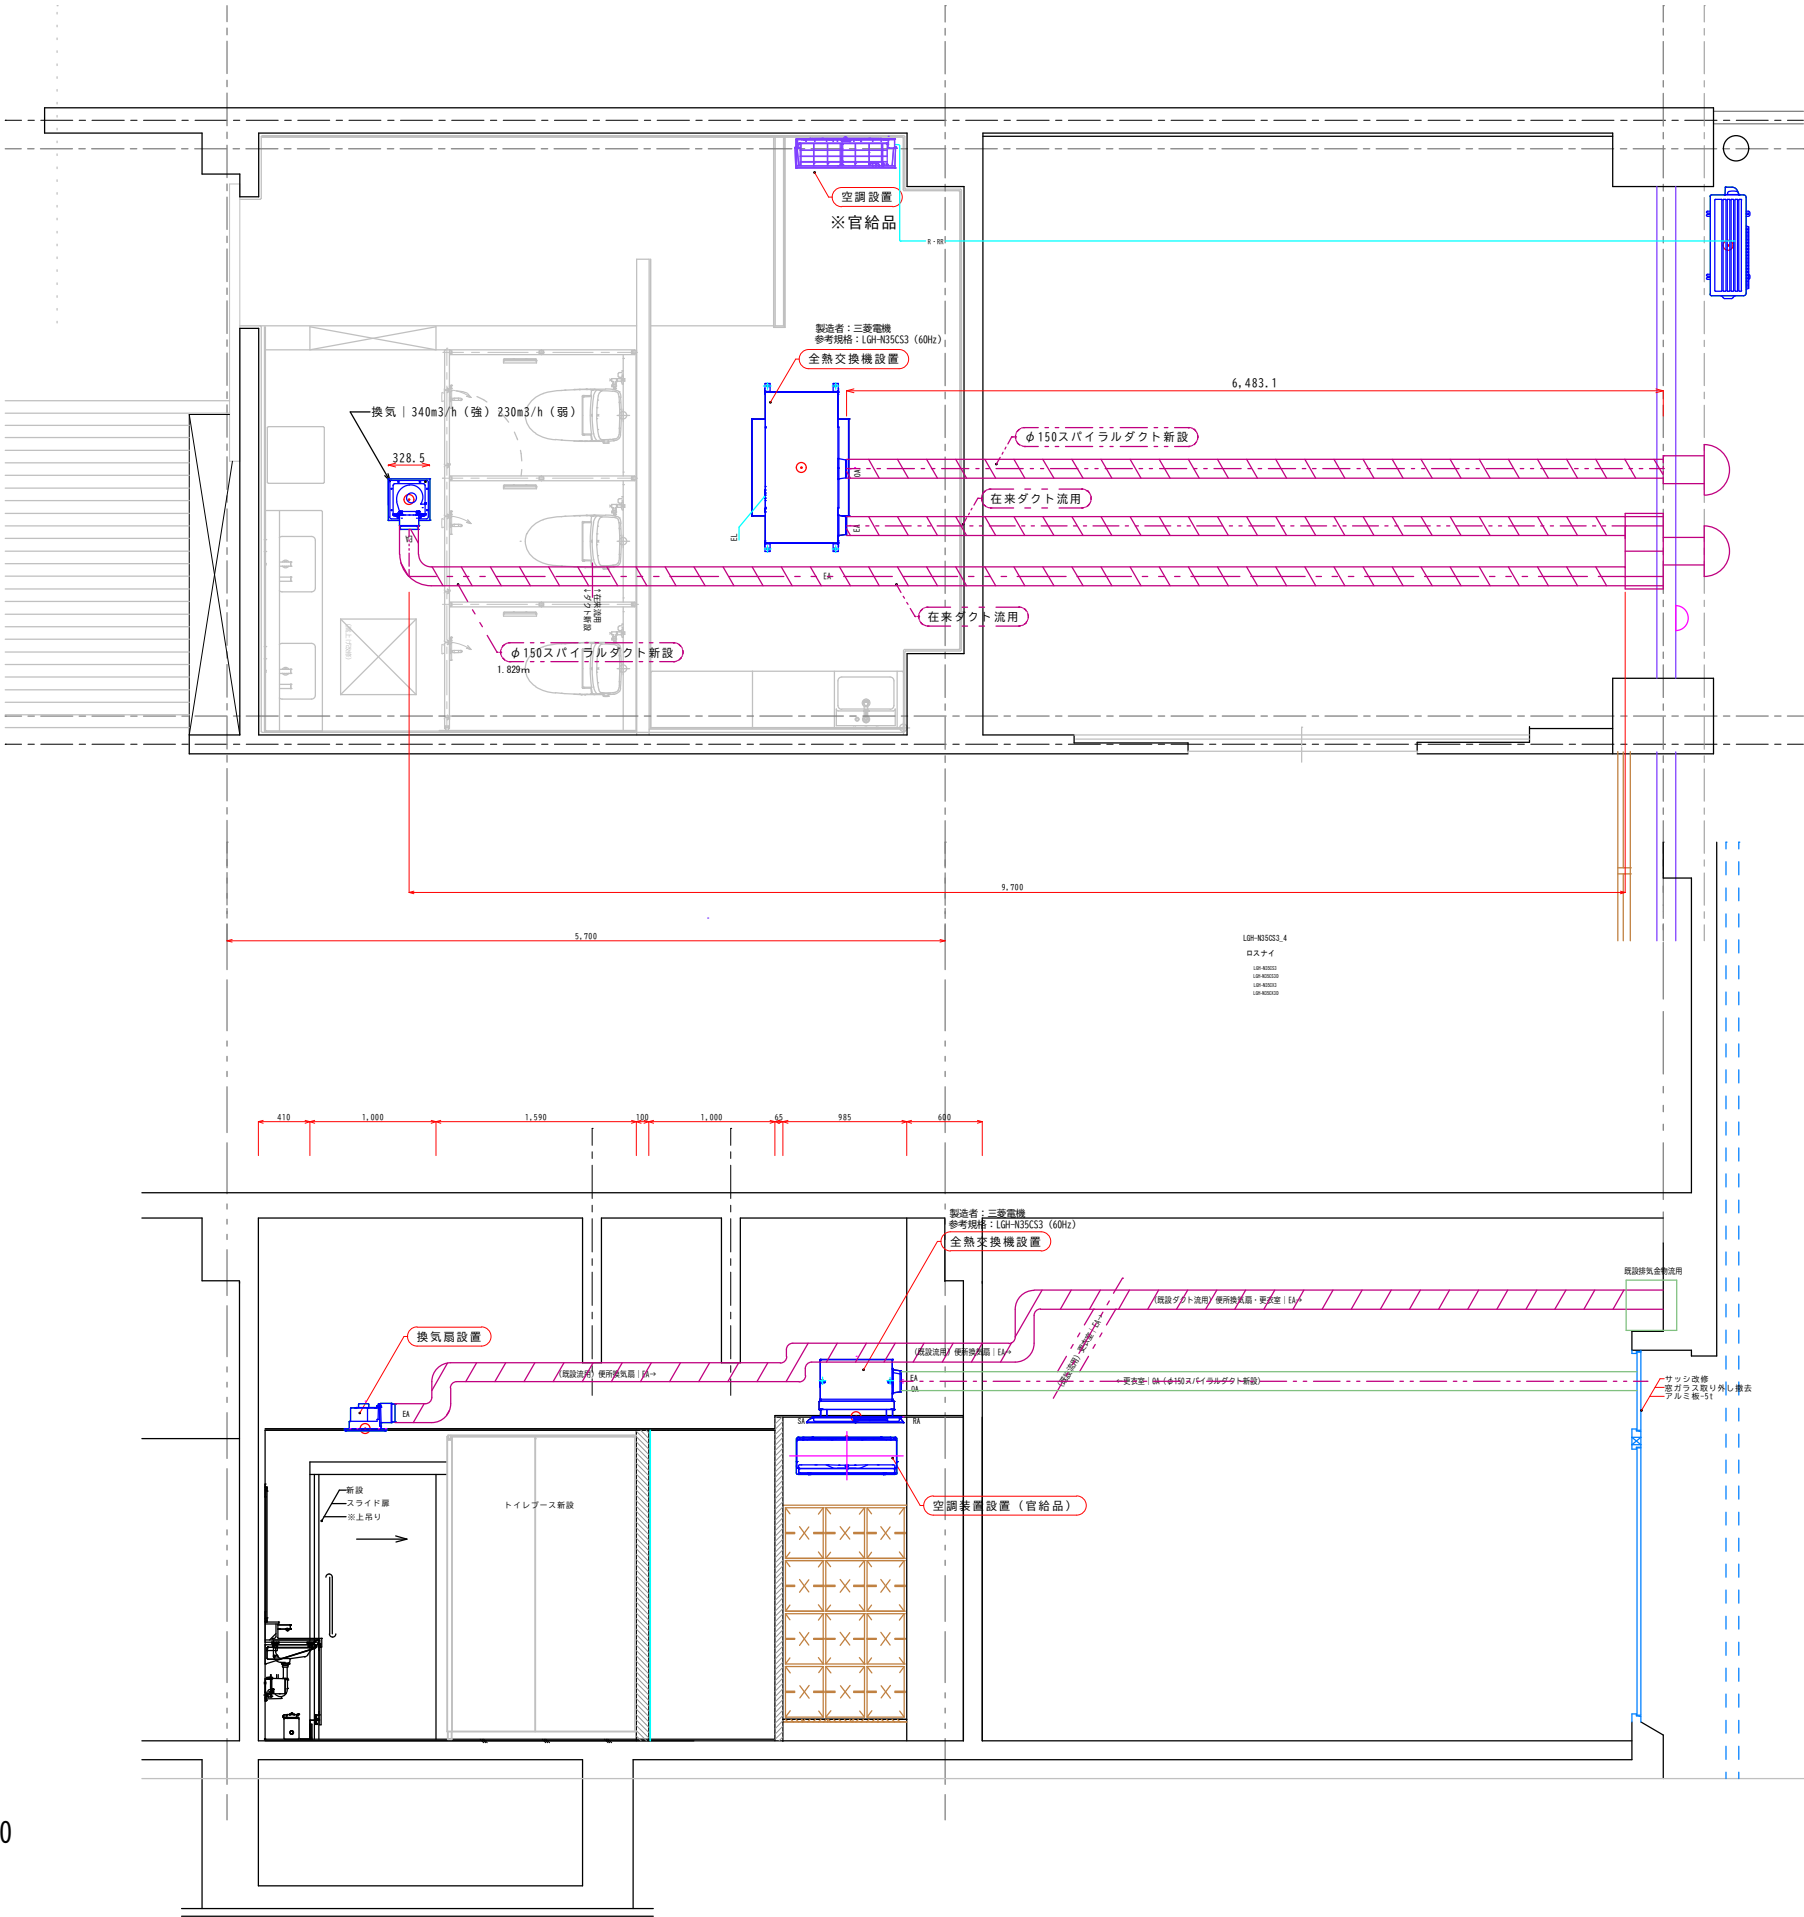

S=1/30

S=1/30

訂正事項	年月日	担 当	訂正事項	年月日	担 当				工事名称	海上保安学校（講堂）女子衛生設備等改修工事	工事年度	令和7年度（2025年度）
	・	・		・	・				図面名称	空調・ダクト図（改設）	縮 尺	図示（原図A1, A2:71%, A3:50%）
	・	・		・	・				作成日	令和7年11月3日	作成者	海上保安学校事務部会計課
	・	・		・	・						図面番号	M-004