
 
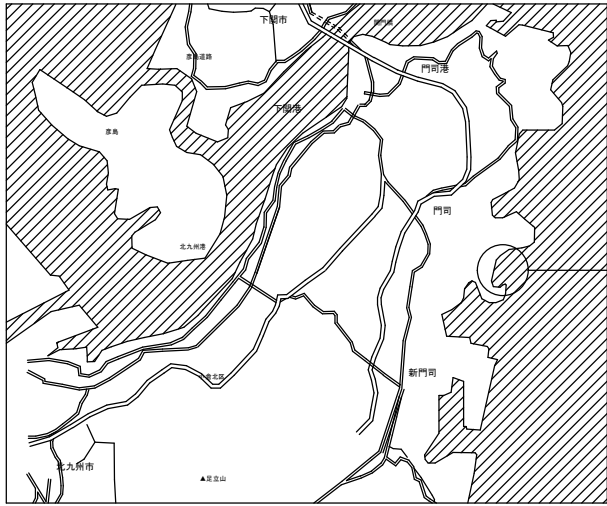





位置図

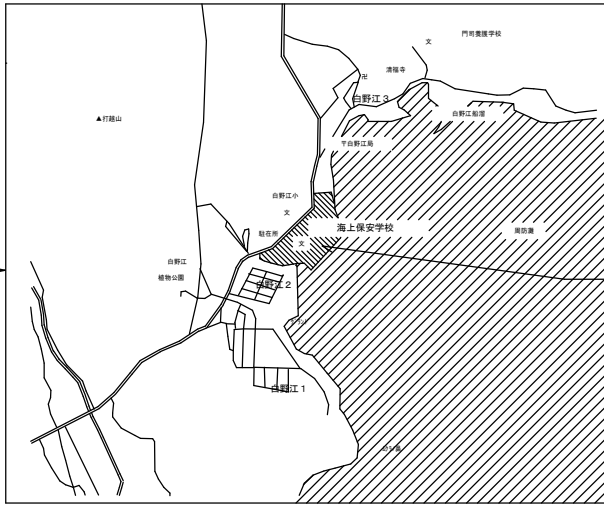


付近見取図

工事場所
北九州市門司区白野江3丁目2354番地7

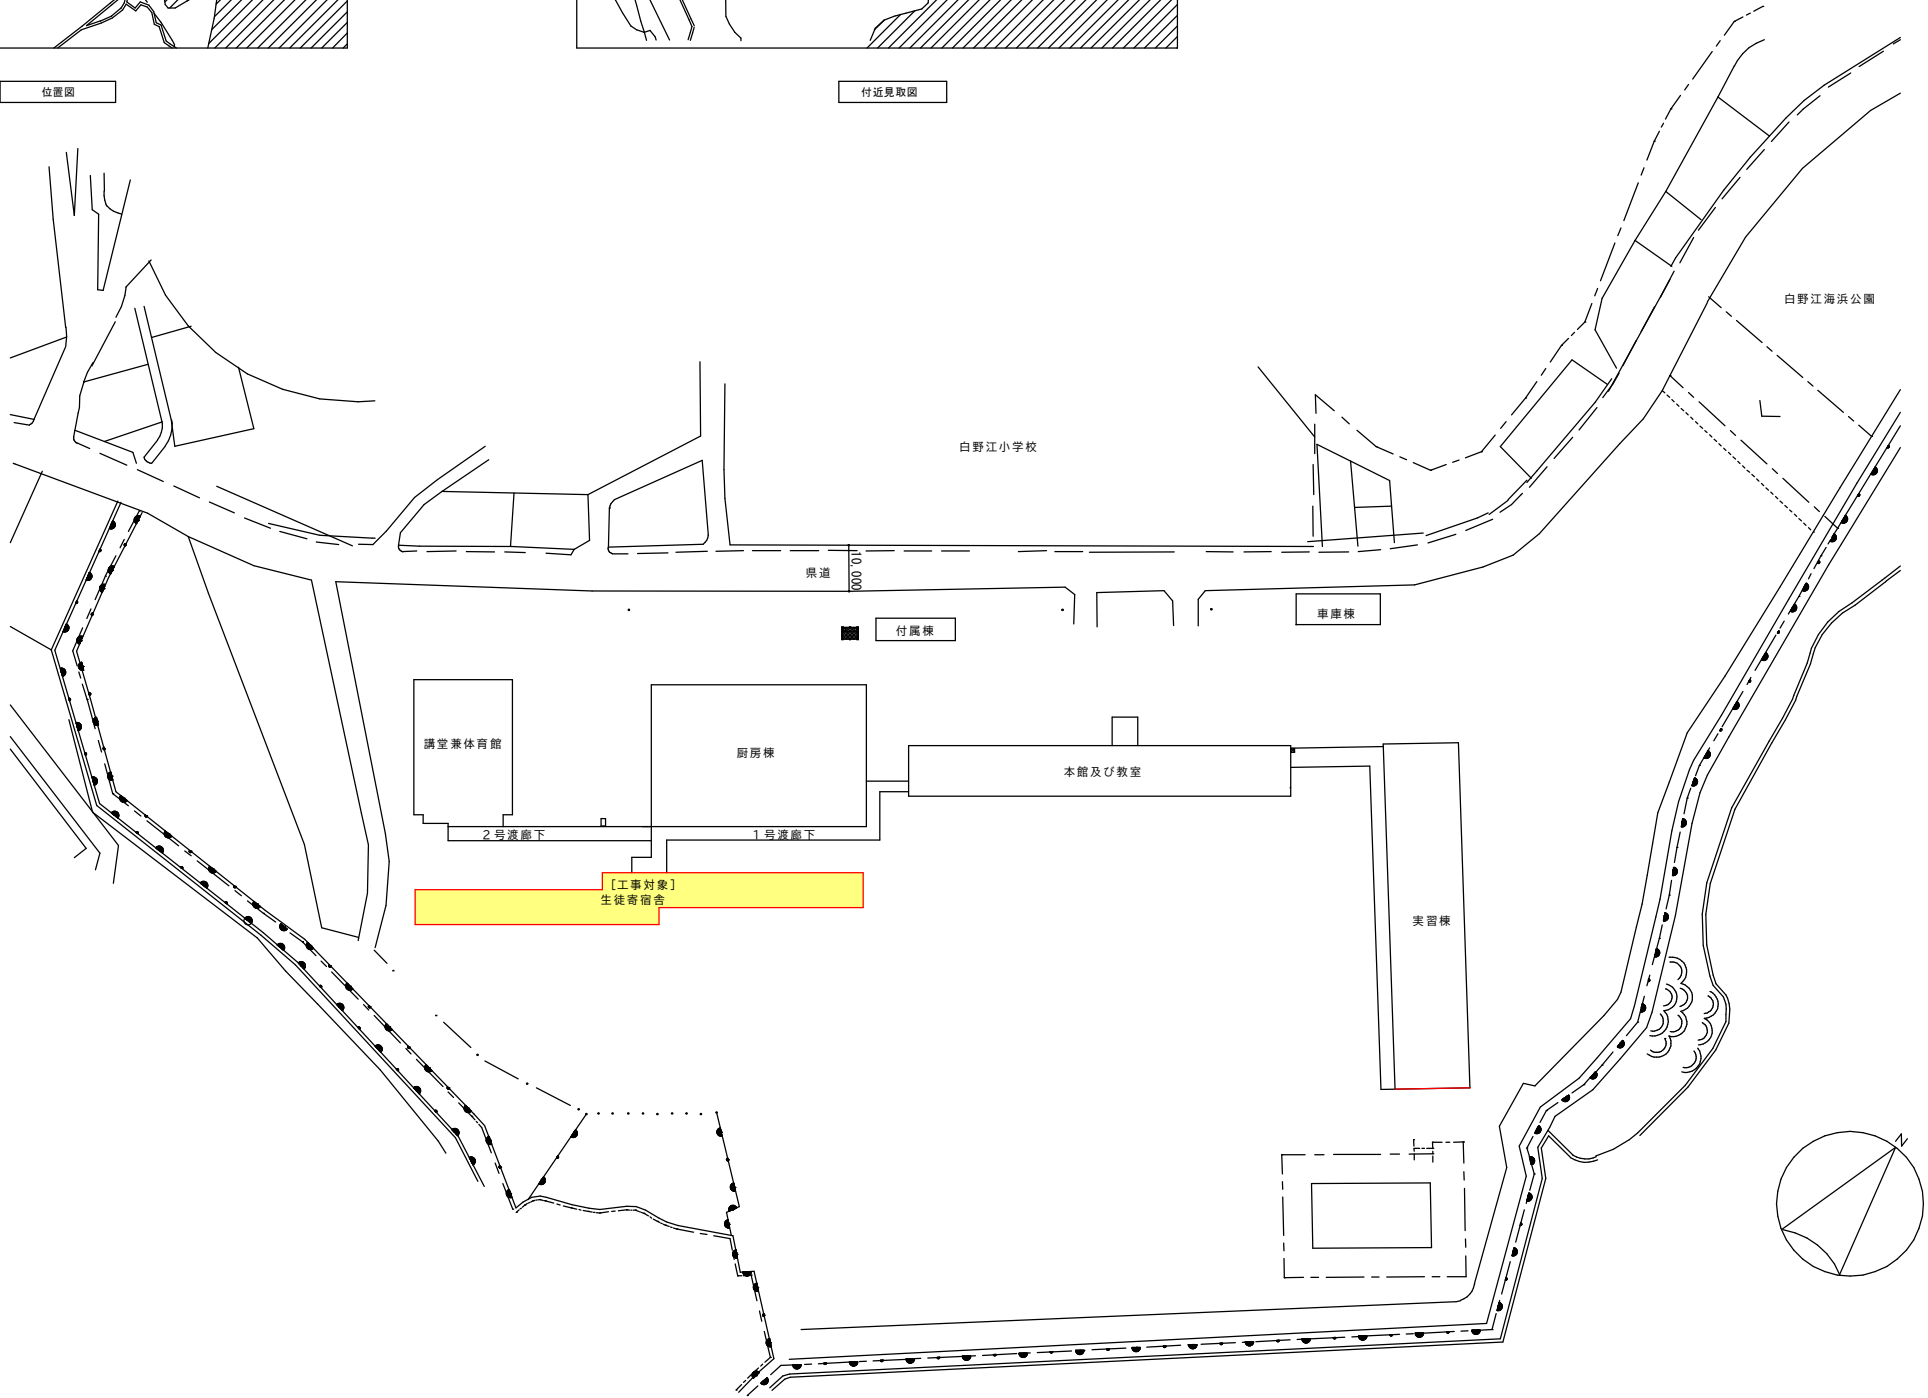


訂正事項	年月日	担 当	訂正事項	年月日	担 当					工事名称 海上保安学校門司分校（研修生寮）空調設備更新	工事年度 令和7年度（2025年度）
	・ ・			・ ・						図面名称 敷地平面図・案内図	縮 尺 図示（原図A1, A2:71%, A3:50%）
	・ ・			・ ・						作成日 令和7年8月17日	作成者 海上保安学校事務部会計課
	・ ・			・ ・						図面番号 1 / 8	

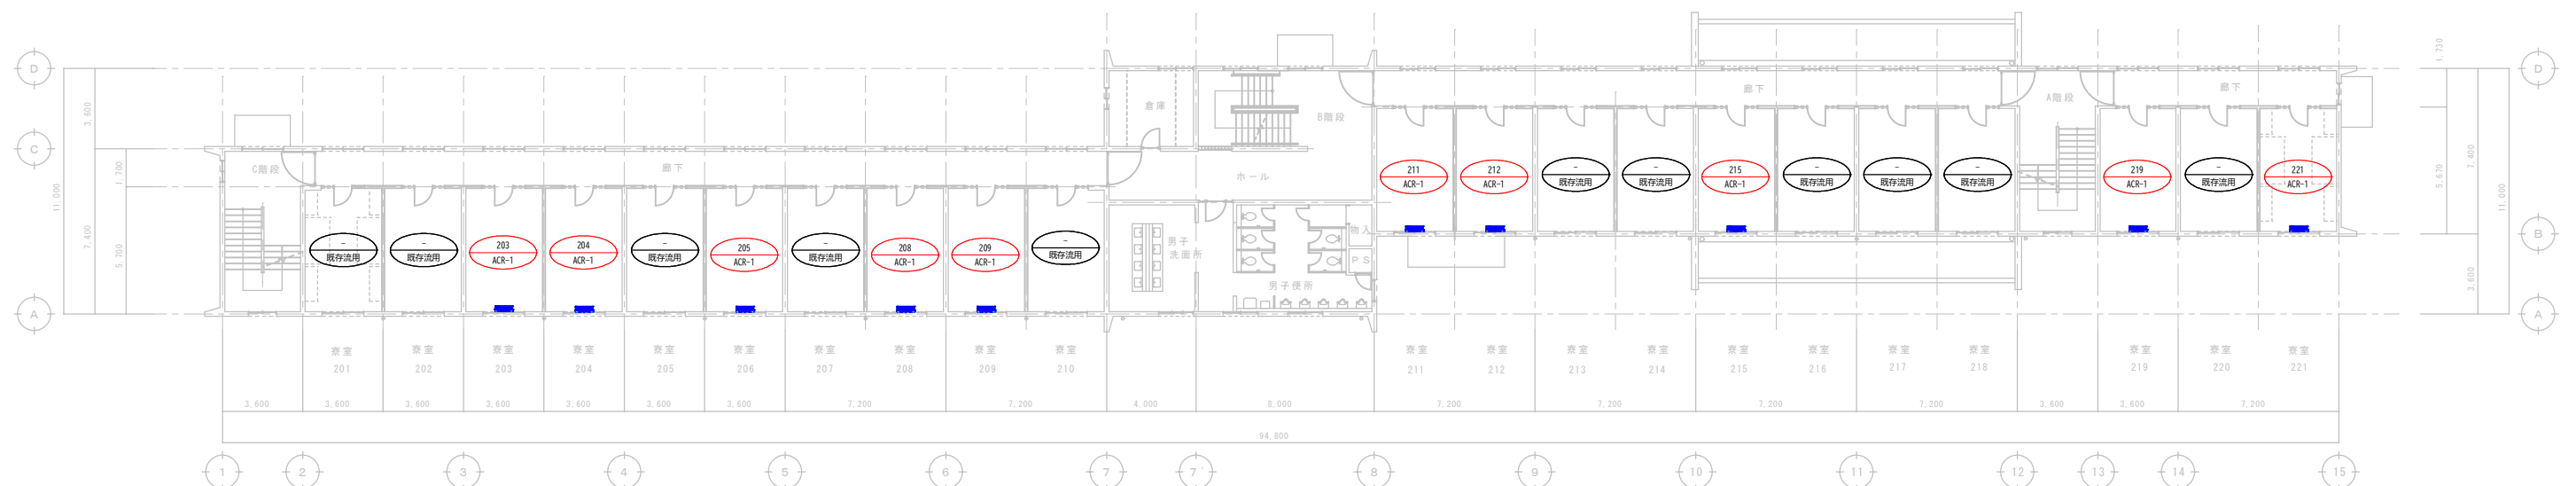


		改 修 对 象	改 修 機 器
寮 室	201	×	—
寮 室	202	×	—
寮 室	203	○	ACR-1
寮 室	204	○	ACR-1
寮 室	205	×	—
寮 室	206	○	ACR-1
寮 室	207	×	—
寮 室	208	○	ACR-1
寮 室	209	○	ACR-1
寮 室	210	×	—
寮 室	211	○	ACR-1
寮 室	212	○	ACR-1
寮 室	213	×	—
寮 室	214	×	—
寮 室	215	○	ACR-1
寮 室	216	×	—
寮 室	217	×	—
寮 室	218	×	—
寮 室	219	○	ACR-1
寮 室	220	×	—
寮 室	221	○	ACR-1


訂正事項	年月日	担 当	訂正事項	年月日	担 当					工事名称	工事年度	
	● ●			● ●						海上保安学校門司分校(研修生寮)空調設備更新工事	令和7年度(2025年度)	
	● ●			● ●						図面名称	縮 尺	
	● ●			● ●						研修生寮平面図(1F 2F)	図示(原図A1, A2:71%, A3:50%)	
	● ●			● ●						作成日	作成者	図面番号
	● ●			● ●						令和7年8月4日	海上保安学校事務部会計課	3 / 8

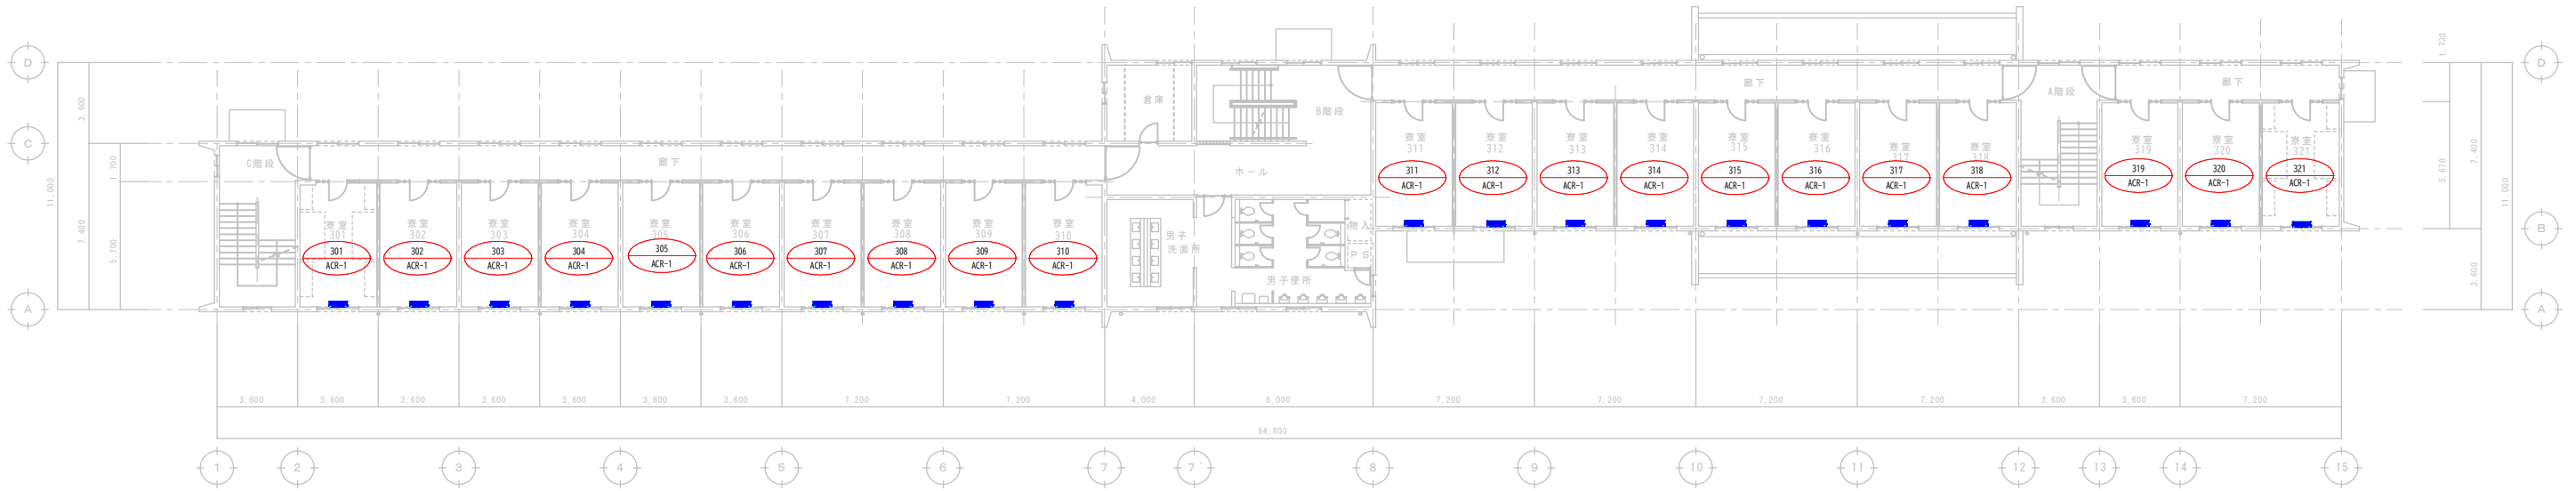

生徒寄宿舎3階 S=1/150

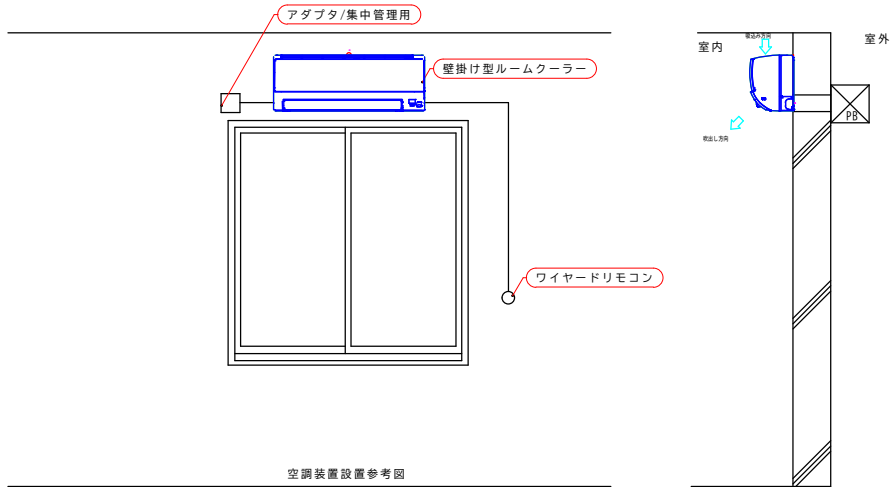




改修対象		改修機器	改修対象		改修機器
寮室 301	○	ACR-1	寮室 401	○	ACR-1
寮室 302	○	ACR-1	寮室 402	○	ACR-1
寮室 303	○	ACR-1	寮室 403	○	ACR-1
寮室 304	○	ACR-1	寮室 404	○	ACR-1
寮室 305	○	ACR-1	寮室 405	○	ACR-1
寮室 306	○	ACR-1	寮室 406	○	ACR-1
寮室 307	○	ACR-1	寮室 407	○	ACR-1
寮室 308	○	ACR-1	寮室 408	○	ACR-1
寮室 309	○	ACR-1	寮室 409	○	ACR-1
寮室 310	○	ACR-1	寮室 410	○	ACR-1
寮室 311	○	ACR-1	寮室 411	○	ACR-1
寮室 312	○	ACR-1	寮室 412	○	ACR-1
寮室 313	○	ACR-1	寮室 413	○	ACR-1
寮室 314	○	ACR-1	寮室 414	○	ACR-1
寮室 315	○	ACR-1	寮室 415	○	ACR-1
寮室 316	○	ACR-1	寮室 416	○	ACR-1
寮室 317	○	ACR-1	寮室 417	○	ACR-1
寮室 318	○	ACR-1	寮室 418	○	ACR-1
寮室 319	○	ACR-1	寮室 419	○	ACR-1
寮室 320	○	ACR-1	寮室 420	○	ACR-1
寮室 321	○	ACR-1	寮室 421	○	ACR-1

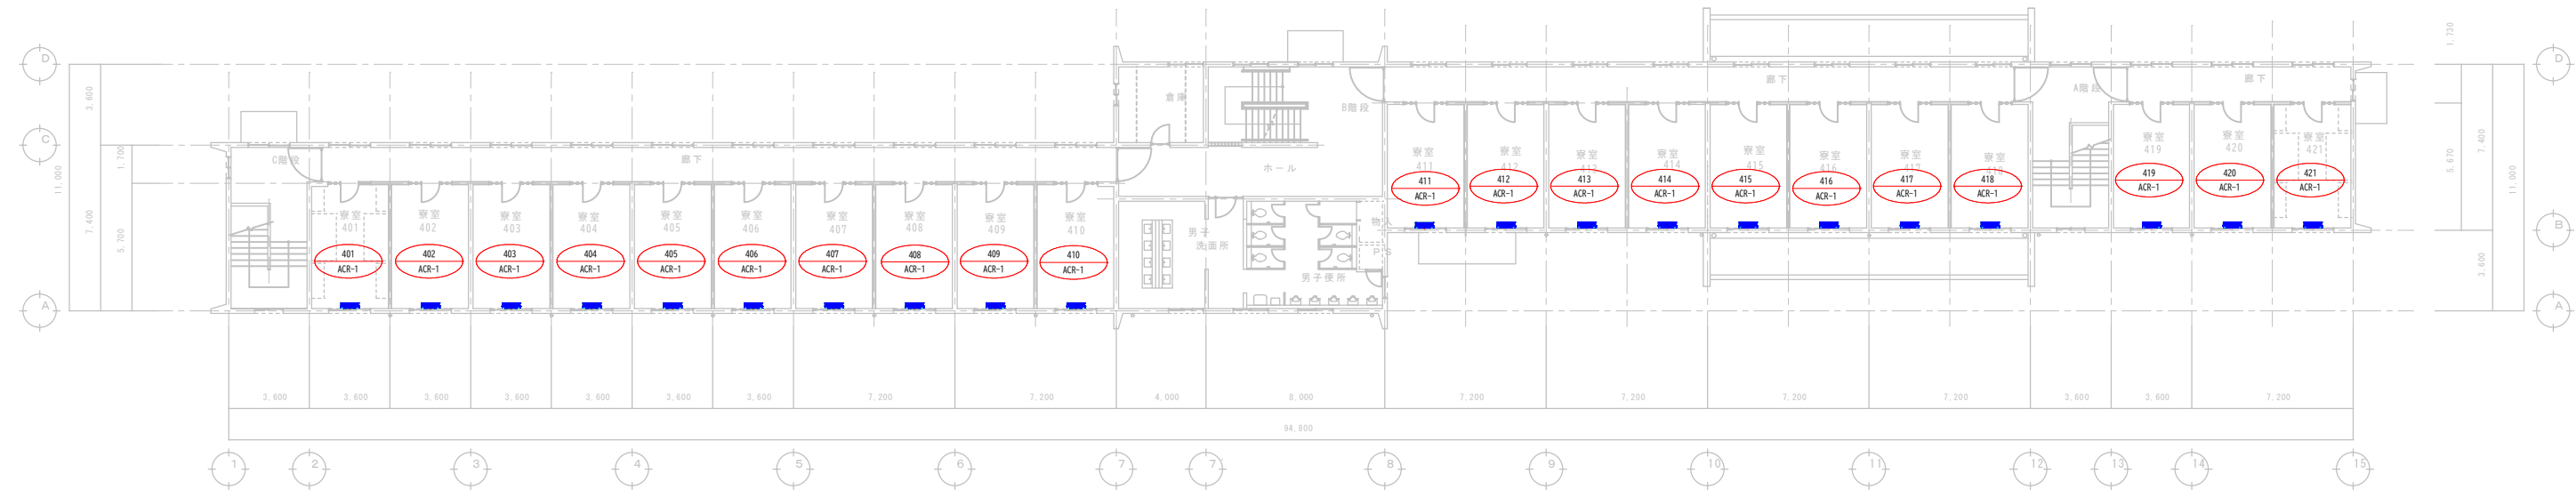

生徒寄宿舎4階 S=1/150

訂正事項	年月日	担 当	訂正事項	年月日	担 当	工事名称 海上保安学校門司分校（研修生寮）空調設備更新		工事年度 令和7年度（2025年度）
	・ ・			・ ・				
	・ ・			・ ・		図面名称 平面図（研修生寮3F/4F）		縮 尺 図示（原図A1, A2:71%, A3:50%）
	・ ・			・ ・				
	・ ・			・ ・		作成日 令和7年8月12日		図面番号 4 / 8
	・ ・			・ ・				
	・ ・			・ ・		作成者 海上保安学校事務部会計課		

   本図の規格は参考規格であり
同等以上（他社製品含む）の
製品の使用を妨げるものではない



訂正事項	年月日	担 当	訂正事項	年月日	担 当					工事名称 海上保安学校門司分校（研修生寮）空調装置更新	工事年度 令和7年度（2025年度）
	●			●						図面名称 立面図（研修生寮）	縮 尺 図示（原図A1, A2:71%, A3:50%）
	●			●						作成者 海上保安学校事務部会計課	図面番号 5 / 8
	●			●						作成日 令和7年8月14日	
	●			●							
	●			●							

配管は既設を流用する。
施工にあたり使用に耐えないものがある場合は監督職員に報告し、その指示を受けたのち作業当ること

(1) 冷媒管 既設流用

(2) ドレン管 既設流用

配線は既設の流用とする。
施工にあたり使用に耐えないものがある場合は監督職員に報告し、その指示を受けたのち作業当ること

(1) 電源線 既設流用

(2) 機器間結線（室内機～室外機） 既設流用

4F

訂正事項

年月日

担当

訂正事項

年月日

担当

工事名称

海上保安学校門司分校（研修生寮）空調装置更新

図面名称

配管系統図（研修生寮）

作成日

令和7年8月14日

作成者

海上保安学校事務部会計課

工事年度


令和7年度（2025年度）

縮尺

図示（原図A1, A2:71%, A3:50%）


図面番号

6 / 8

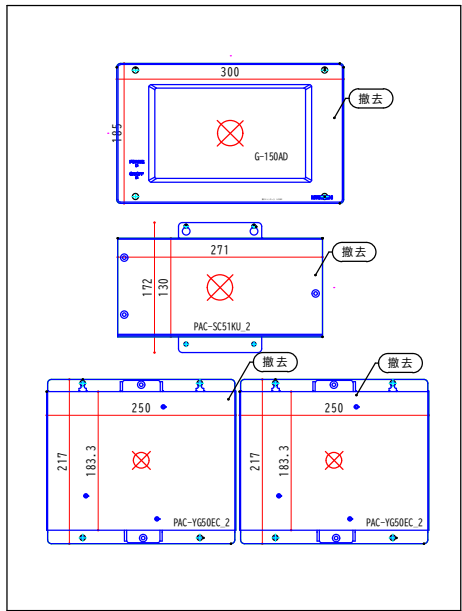


(在来)

参考型番
空調管理システム集中コントローラー
AE-CZJ | 三菱電機株式会社製
EW-CZJ | 三菱電機株式会社製
※同等以上製品の使用は可能とするが以下の条件を満たす製品とする
※流用する既存空調装置に設置されている集中管理装置遠隔制御用インターフェイス (MCA-33311F)
を制御し集中管理機能が発揮できる装置とする

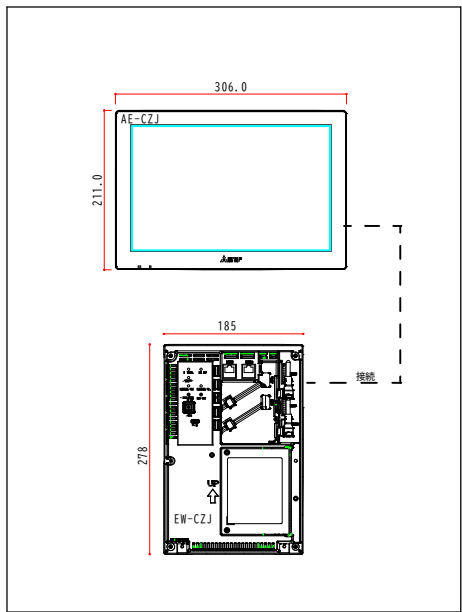


(改修)

集中リモコン盤改修 S=1/5

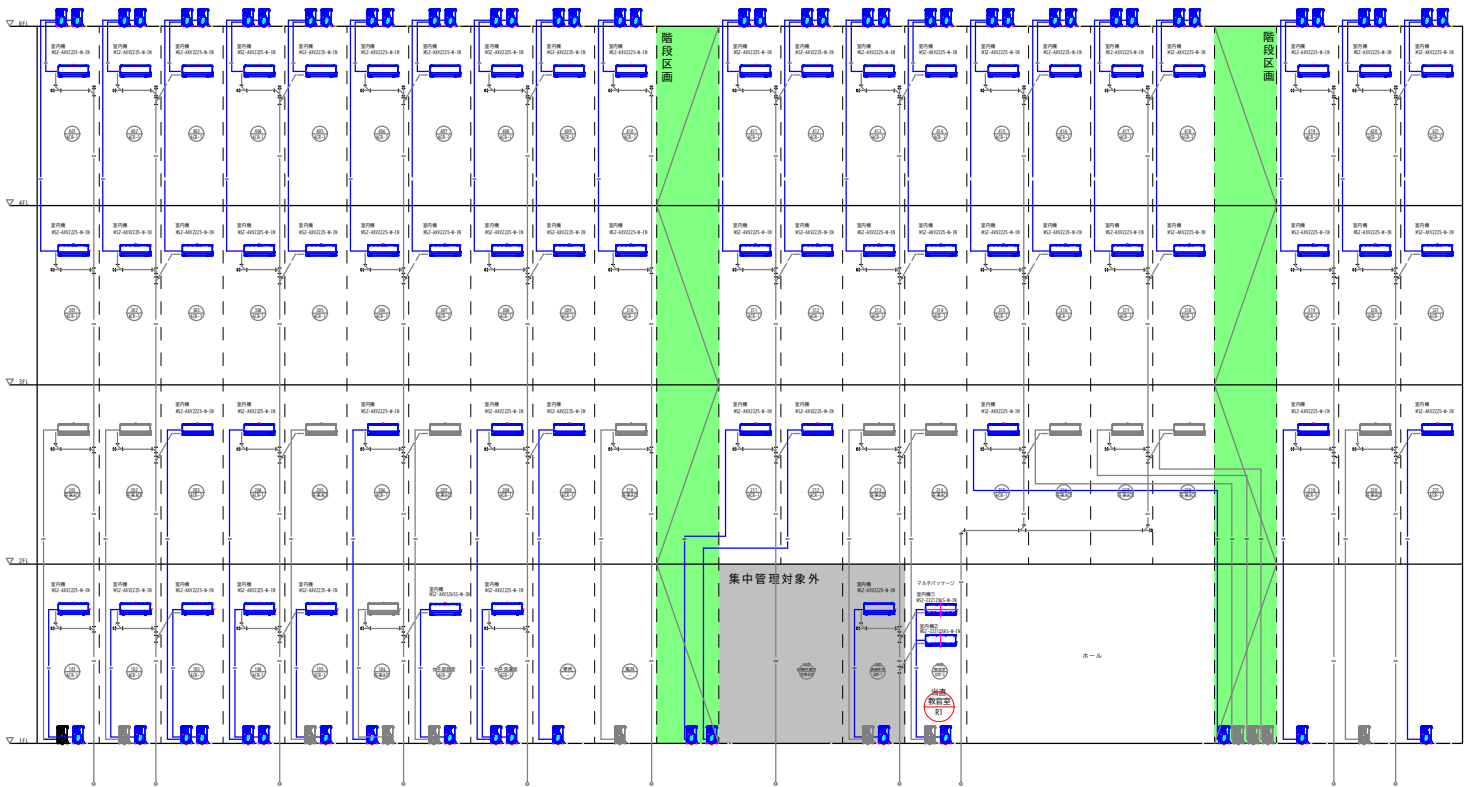

訂正事項	年月日	担 当	訂正事項	年月日	担 当	工事名称 海上保安学校門司分校（研修生寮）空調装置更新	工事年度 令和7年度（2025年度）
	・	・		・	・		
	・	・		・	・		
	・	・		・	・		
	・	・		・	・		
訂正事項	年月日	担 当	訂正事項	年月日	担 当	図面名称 集中管理装置更新図	縮 尺 図示（原図A1, A2:71%, A3:50%）
	・	・		・	・		
	・	・		・	・		
	・	・		・	・		
	・	・		・	・		
訂正事項	年月日	担 当	訂正事項	年月日	担 当	作成日 令和7年9月8日	図面番号 7 / 8
	・	・		・	・		
	・	・		・	・		
	・	・		・	・		
	・	・		・	・		
訂正事項	年月日	担 当	訂正事項	年月日	担 当	作成者 海上保安学校事務部会計課	図面番号 7 / 8
	・	・		・	・		
	・	・		・	・		
	・	・		・	・		
	・	・		・	・		

機器表（改設）（参考型番と同等以上（他社含む）の製品の使用は可能）					
ACR-1	ルームエアコン （重耐塩仕様）	仕様		参考型番	
		冷房能力	2.2kw	MSZ-AXV2225E-W	三菱電機株製
		暖房能力	2.2kw		
		室内機	壁掛け型	MSZ-AXV2225-W-IN	三菱電機株製
		送風機	（冷）545（暖）595		
		室外機	圧縮機	MUZ-AXV2225E	三菱電機株製
		送風機	（冷）1350（暖）1265		
		圧縮機	全密閉/600W		
		フィルタ	メーカー標準		
	集中管理IF ワイヤードリモコン			MCA-33311F	
ACR-2	ルームエアコン （重耐塩仕様）	仕様		参考型番	
		冷房能力	5.6kw	MSZ-AXV5625SE-W	三菱電機株製
		暖房能力	6.8kw		
		室内機	壁掛け型	MSZ-AXV5625S-W-IN	三菱電機株製
		送風機	（冷）775（暖）715		
		室外機	圧縮機	MUZ-AXV5625S	三菱電機株製
		送風機	（冷）2040（暖）2135		
		圧縮機	全密閉/1500W		
		フィルタ	メーカー標準		
	集中管理IF ワイヤードリモコン			MCA-33311F	
ACR-3	マルチパッケージ エアコン （重耐塩仕様）	仕様		参考型番	
		冷房能力	5.6kw	MSZ-2221ZXAS-W-IN	三菱電機株製
		暖房能力	6.8kw		
		室内機	壁掛け型		
		送風機	（冷）775（暖）715	MXZ-462AS	三菱電機株製
		室外機	圧縮機		
		送風機	（冷）2040（暖）2135		
		圧縮機	全密閉/1500W		
		フィルタ	メーカー標準		
	集中管理IF ワイヤードリモコン			MCA-33311F	

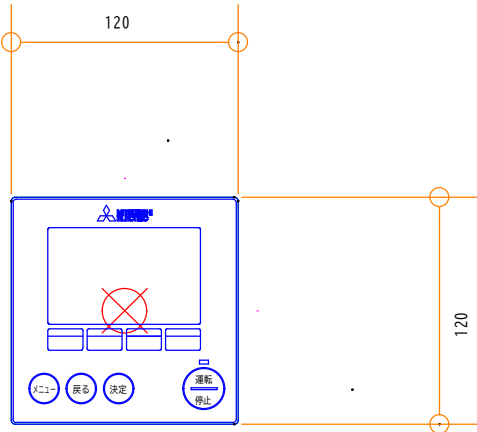

PAR-38MA_2

（参考型番と同等以上（他社含む）の製品の使用は可能）




ACR-1

参考図

（参考型番と同等以上（他社含む）の製品の使用は可能）

室内機

MSZ-AXV2225-W-IN

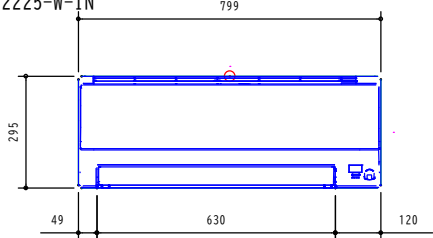


ACR-2

参考図

（参考型番と同等以上（他社含む）の製品の使用は可能）

室内機

MSZ-AXV5625S-W-IN

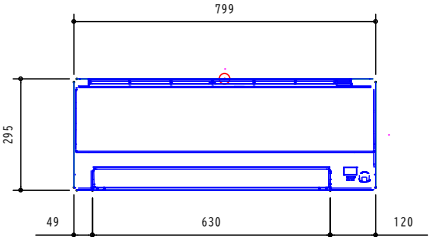



ACR-3

参考図

（参考型番と同等以上（他社含む）の製品の使用は可能）


室内機

MSZ-2221ZXAS-W-IN

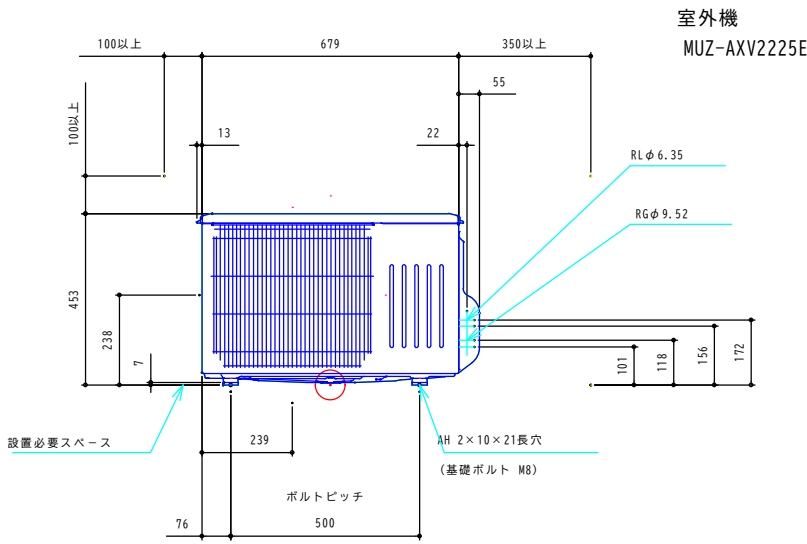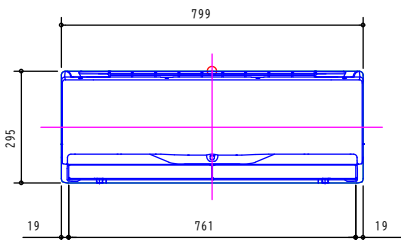


室外機

MUZ-AXV2225E

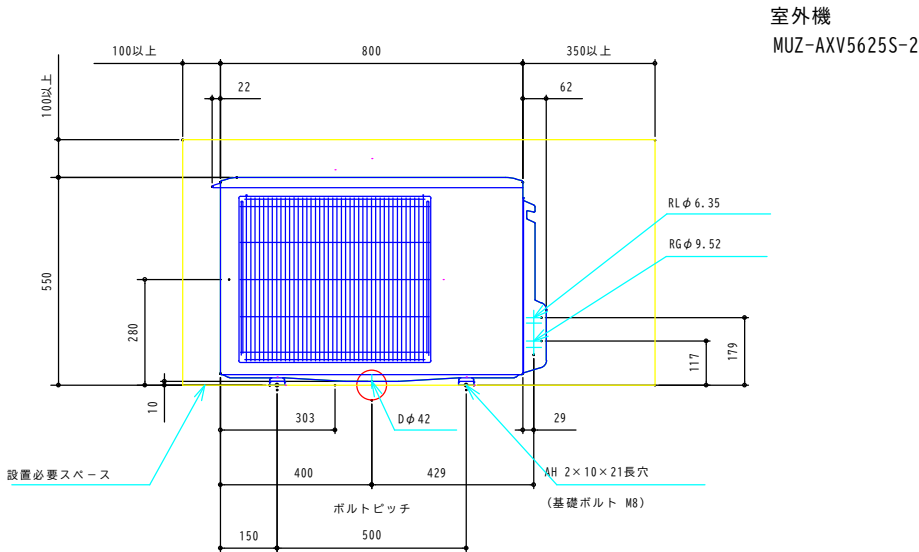

室外機

MUZ-AXV5625S-2

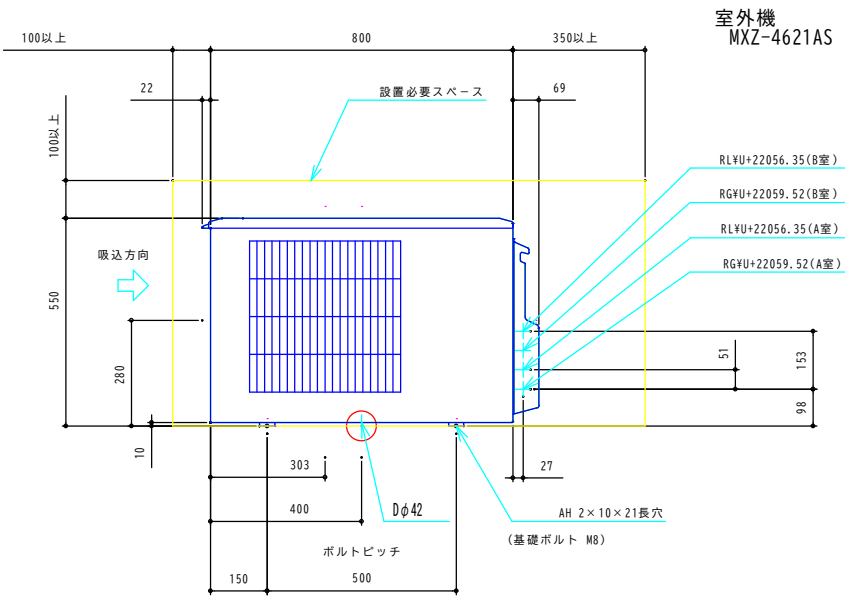

室外機

MXZ-4621AS

訂正事項	年月日	担 当	訂正事項	年月日	担 当					工事名称	海上保安学校門司分校（研修生寮）空調装置更新	工事年度	令和7年度（2025年度）
	・ ・			・ ・						図面名称	機 器 参 考 図	縮 尺	図示（原図A1, A2:71%, A3:50%）
	・ ・			・ ・						作成日	令和7年9月9日	作成者	海上保安学校事務部会計課
	・ ・			・ ・						図面番号			8 / 8